



POHLED 1 – TYPOVÝ VODEJEM PRO

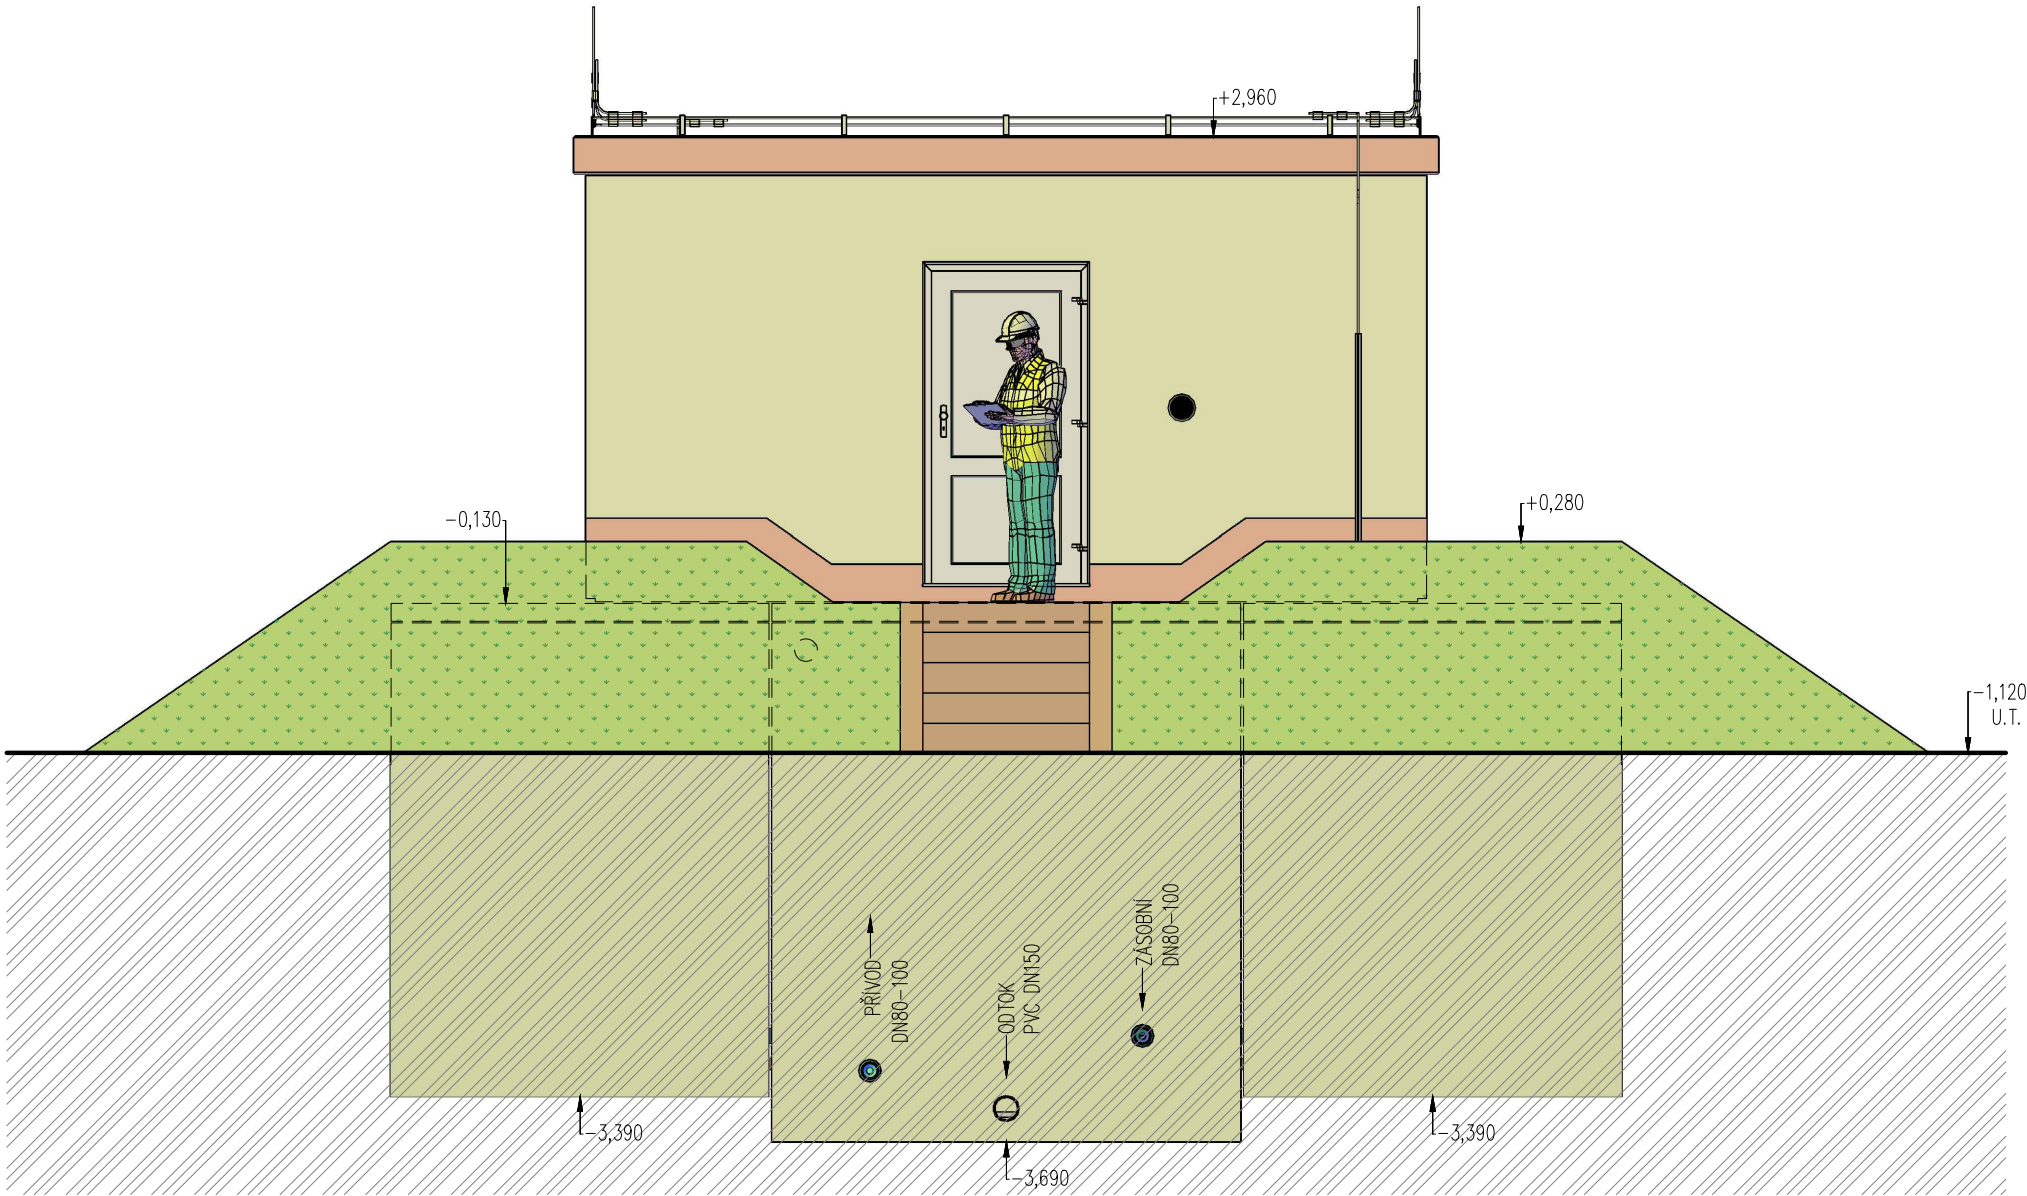

BETON SCC 45/55–XC4
DLE ČSN EN 206, VODONEPROPUSTNÝ
VÝZTUŽ B500B
DLE ČSN EN 10080
KRYTÍ VÝZTUŽE
BĚŽNÉ PLOCHY 25mm
NÁVRH
NAVRŽENO DLE ČSN EN 1992–1–1
R30
POŽADOVANÁ ODOLNOST DLE ČSN EN 1992–1–2
TŘÍDA KONSTRUKCE S4

SESTAVA
ARMATURNÍ KOMORA – 1x VA 3030
AKUMULAČNÍ NÁDŽ – 2x VN 3024
TECHNOLOGICKÝ OBJEKT – 1x VD 3054

VÝŠKA HLADINY VODY =2,50 m

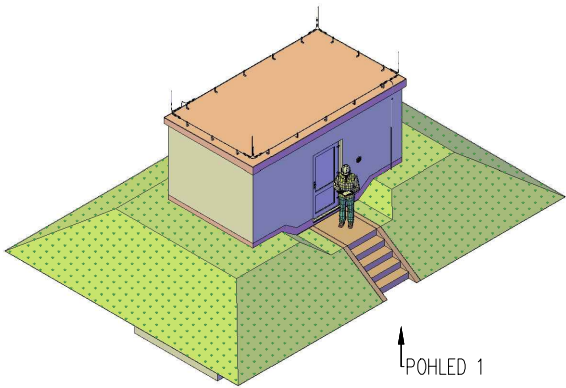

TYPOVÉ VODOJEMY - PRO

www.vodojemy.info / www.vodojemy-pro.cz

Projekt manager:

MILOSLAV MARTÍNEK
tel.: +420 602 324 713
+420 312 285 771

www.vodojemy.info
www.vodojemy-pro.cz

martinek@vodojemy.info
martinek@vodojemy-pro.cz

S K
STAVBY Kladno
STAVBY Kladno s.r.o.
Vrapická 685
Kladno 272 03

Odpovědný projektant:

Ing. DAVID KOHOUT
tel.: +420 602 346 152

kohout@vodojemy.info
kohout@vodojemy-pro.cz

VODOJEM-PRO:

2 x 15 m³

STŘECHA PULTOVÁ

Výkres:

POHLED 1

Datum 09/2019

Stupeň p.d. VTD

Číslo zakázky –


Měřítko 1:50

Formát A3

Číslo přílohy: 6

Tento projekt je duševním majetkem firmy Stavby Kladno s.r.o. (www.vodojemy.info / www.vodojemy-pro.cz) a podléhá ochraně dle příslušných zákonů. Bez písemného souhlasu firem není dovoleno tento plán rozmnožovat nebo předat další osobě. V případě zneužití bude postupováno dle občanského zákoníku.


POHLED 3 – TYPOVÝ VODEJEM PRO

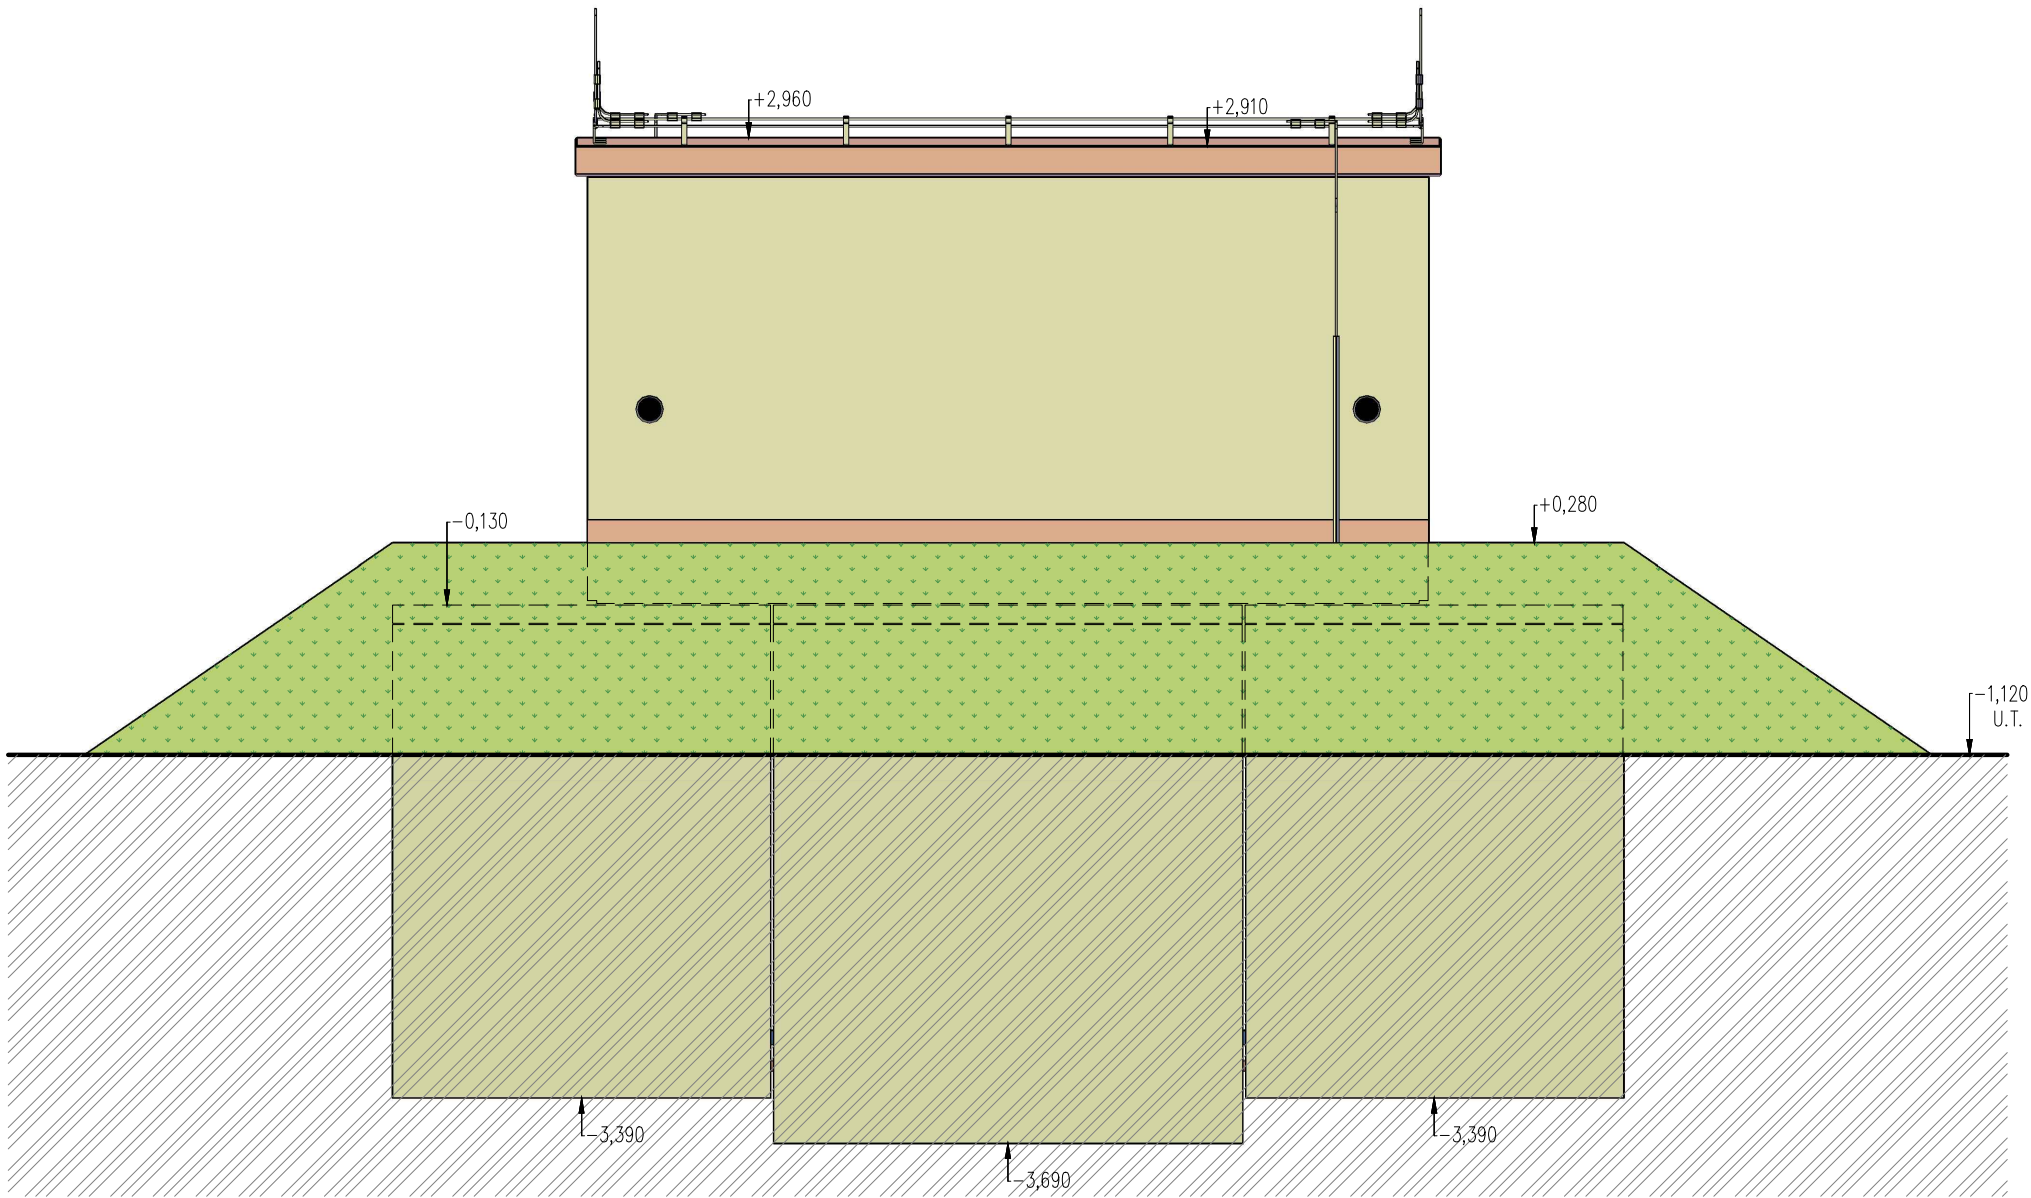

BETON SCC 45/55–XC4
DLE ČSN EN 206, VODONEPROUSTNÝ
VÝZTUŽ B500B
DLE ČSN EN 10080
KRYTÍ VÝZTUŽE
BĚŽNÉ PLOCHY 25mm
NÁVRH
NAVRŽENO DLE ČSN EN 1992–1–1
R30
POŽADOVANÁ ODOLNOST DLE ČSN EN 1992–1–2
TRÍDA KONSTRUKCE S4

SESTAVA
ARMATURNÍ KOMORA – 1x VA 3030
AKUMULAČNÍ NÁDŽ – 2x VN 3024
TECHNOLOGICKÝ OBJEKT – 1x VD 3054

VÝŠKA HLADINY VODY =2,50 m

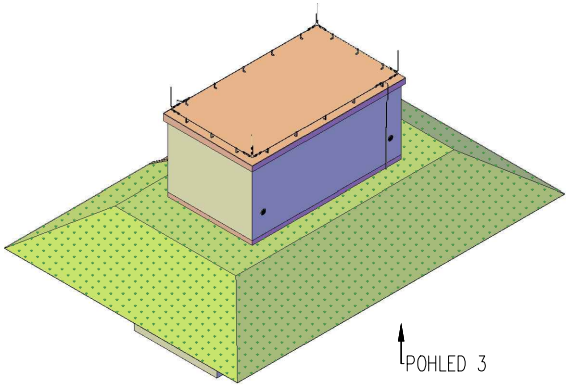

POHLED 3

TYPOVÉ VODOJEMY - PRO

www.vodojemy.info / www.vodojemy-pro.cz

Projekt manager:

MILOSLAV MARTÍNEK
tel.: +420 602 324 713
+420 312 285 771

www.vodojemy.info
www.vodojemy-pro.cz

martinek@vodojemy.info
martinek@vodojemy-pro.cz

S K
STAVBY Kladno
STAVBY Kladno s.r.o.
Vrapická 685
Kladno 272 03

Odpovědný projektant:

Ing. DAVID KOHOUT
tel.: +420 602 346 152

kohout@vodojemy.info
kohout@vodojemy-pro.cz

VODOJEM-PRO:

2 x 15 m³

STŘECHA PULTOVÁ

Výkres:

POHLED 3

Datum 09/2019

Stupeň p.d. VTD

Číslo zakázky –


Měřítko 1:50

Formát A3

Číslo přílohy: 8

Tento projekt je duševním majetkem firmy Stavby Kladno s.r.o. (www.vodojemy.info / www.vodojemy-pro.cz) a podléhá ochraně dle příslušných zákonů. Bez písemného souhlasu firem není dovoleno tento plán rozmnožovat nebo předat další osobě. V případě zneužití bude postupováno dle občanského zákoníku.


POHLED 4 – TYPOVÝ VODEJEM PRO

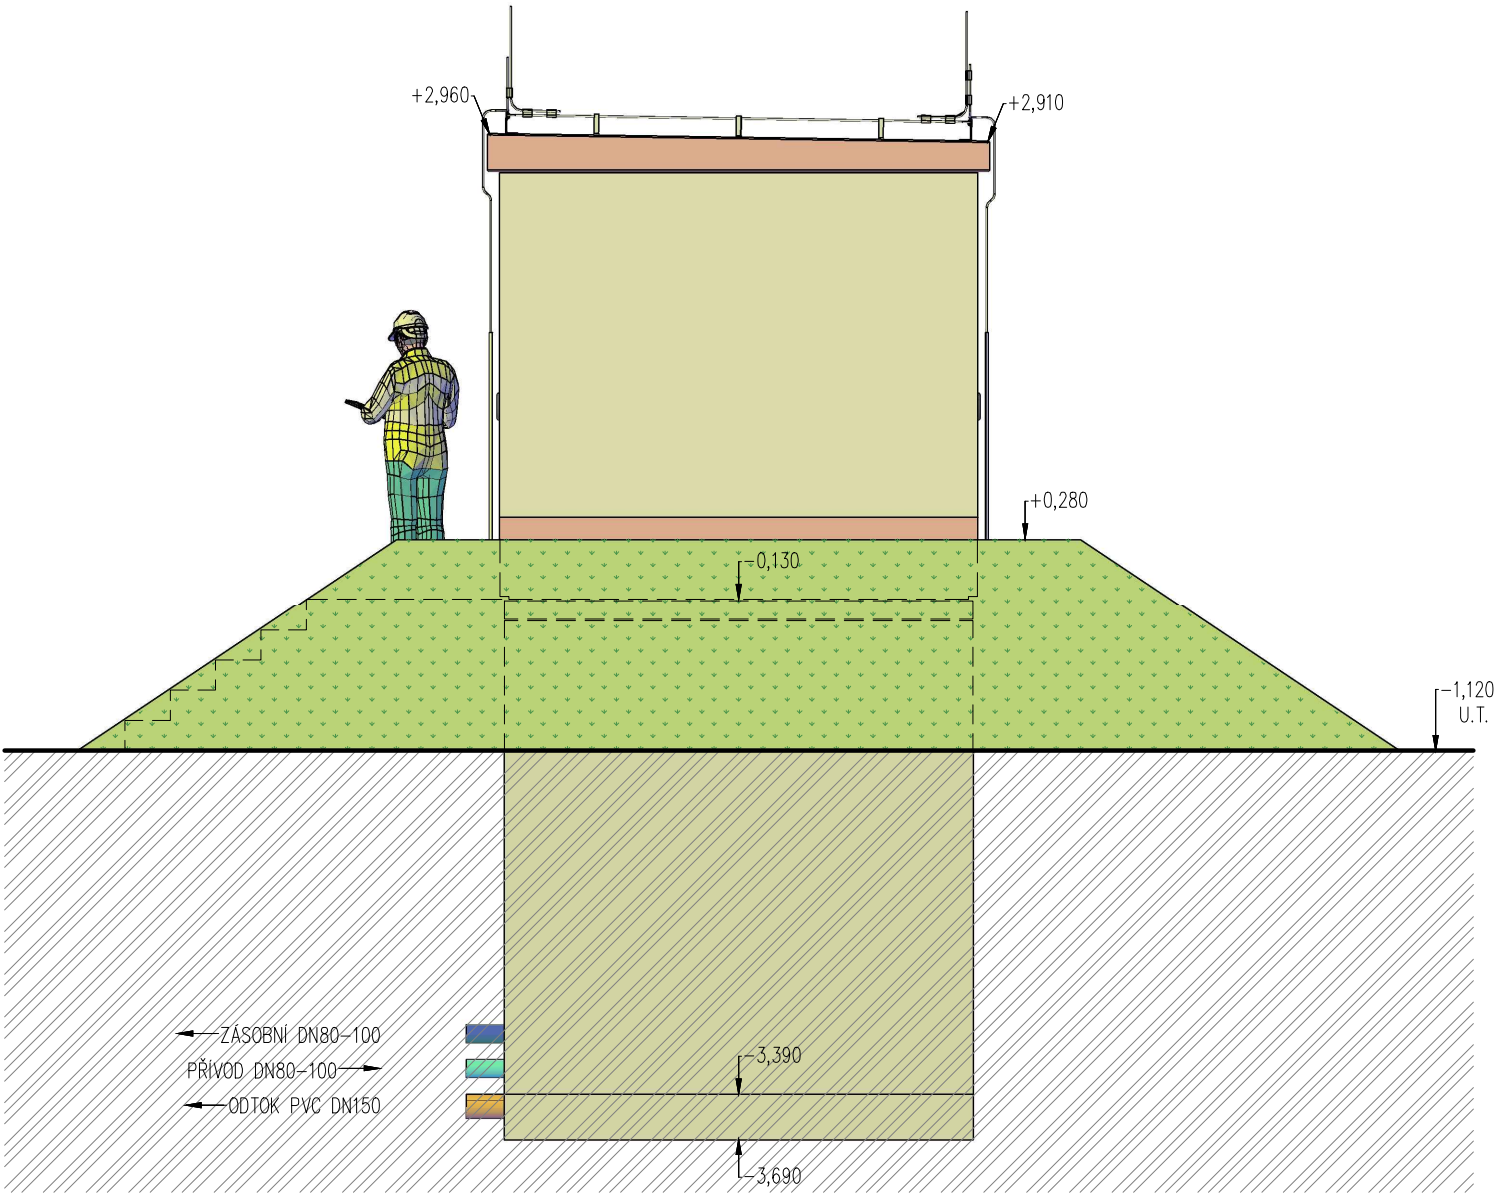

BETON SCC 45/55-XC4
DLE ČSN EN 206, VODONEPROUSTNÝ
VÝZTUŽ B500B
DLE ČSN EN 10080
KRYTÍ VÝZTUŽE
BĚŽNÉ PLOCHY 25mm
NÁVRH
NAVRŽENO DLE ČSN EN 1992-1-1
R30
POŽADOVANÁ ODOLNOST DLE ČSN EN 1992-1-2
TŘÍDA KONSTRUKCE S4

SESTAVA
ARMATURNÍ KOMORA – 1x VA 3030
AKUMULAČNÍ NÁDŽ – 2x VN 3024
TECHNOLOGICKÝ OBJEKT – 1x VD 3054

VÝŠKA HLADINY VODY =2,50 m

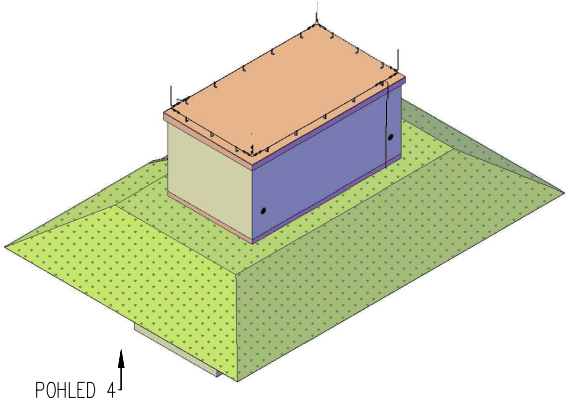

POHLED 4

TYPOVÉ VODOJEMY - PRO

www.vodojemy.info / www.vodojemy-pro.cz

Projekt manager:

MILOSLAV MARTÍNEK
tel.: +420 602 324 713
+420 312 285 771

www.vodojemy.info
www.vodojemy-pro.cz

martinek@vodojemy.info
martinek@vodojemy-pro.cz

S K
STAVBY Kladno
STAVBY Kladno s.r.o.
Vrapická 685
Kladno 272 03

Odpovědný projektant:

Ing. DAVID KOHOUT
tel.: +420 602 346 152

kohout@vodojemy.info
kohout@vodojemy-pro.cz

VODOJEM-PRO:

2 x 15 m³

STŘECHA PULTOVÁ


Výkres:

POHLED 4

Datum	09/2019
Stupeň p.d.	VTD
Číslo zakázky	–
Měřítko	1:50
Formát	A3
Číslo přílohy	9


Tento projekt je duševním majetkem firmy Stavby Kladno s.r.o. (www.vodojemy.info / www.vodojemy-pro.cz) a podléhá ochraně dle příslušných zákonů. Bez písemného souhlasu firem není dovoleno tento plán rozmnožovat nebo předat další osobě. V případě zneužití bude postupováno dle občanského zákoníku.

POHLED 2 – TYPOVÝ VODEJEM PRO

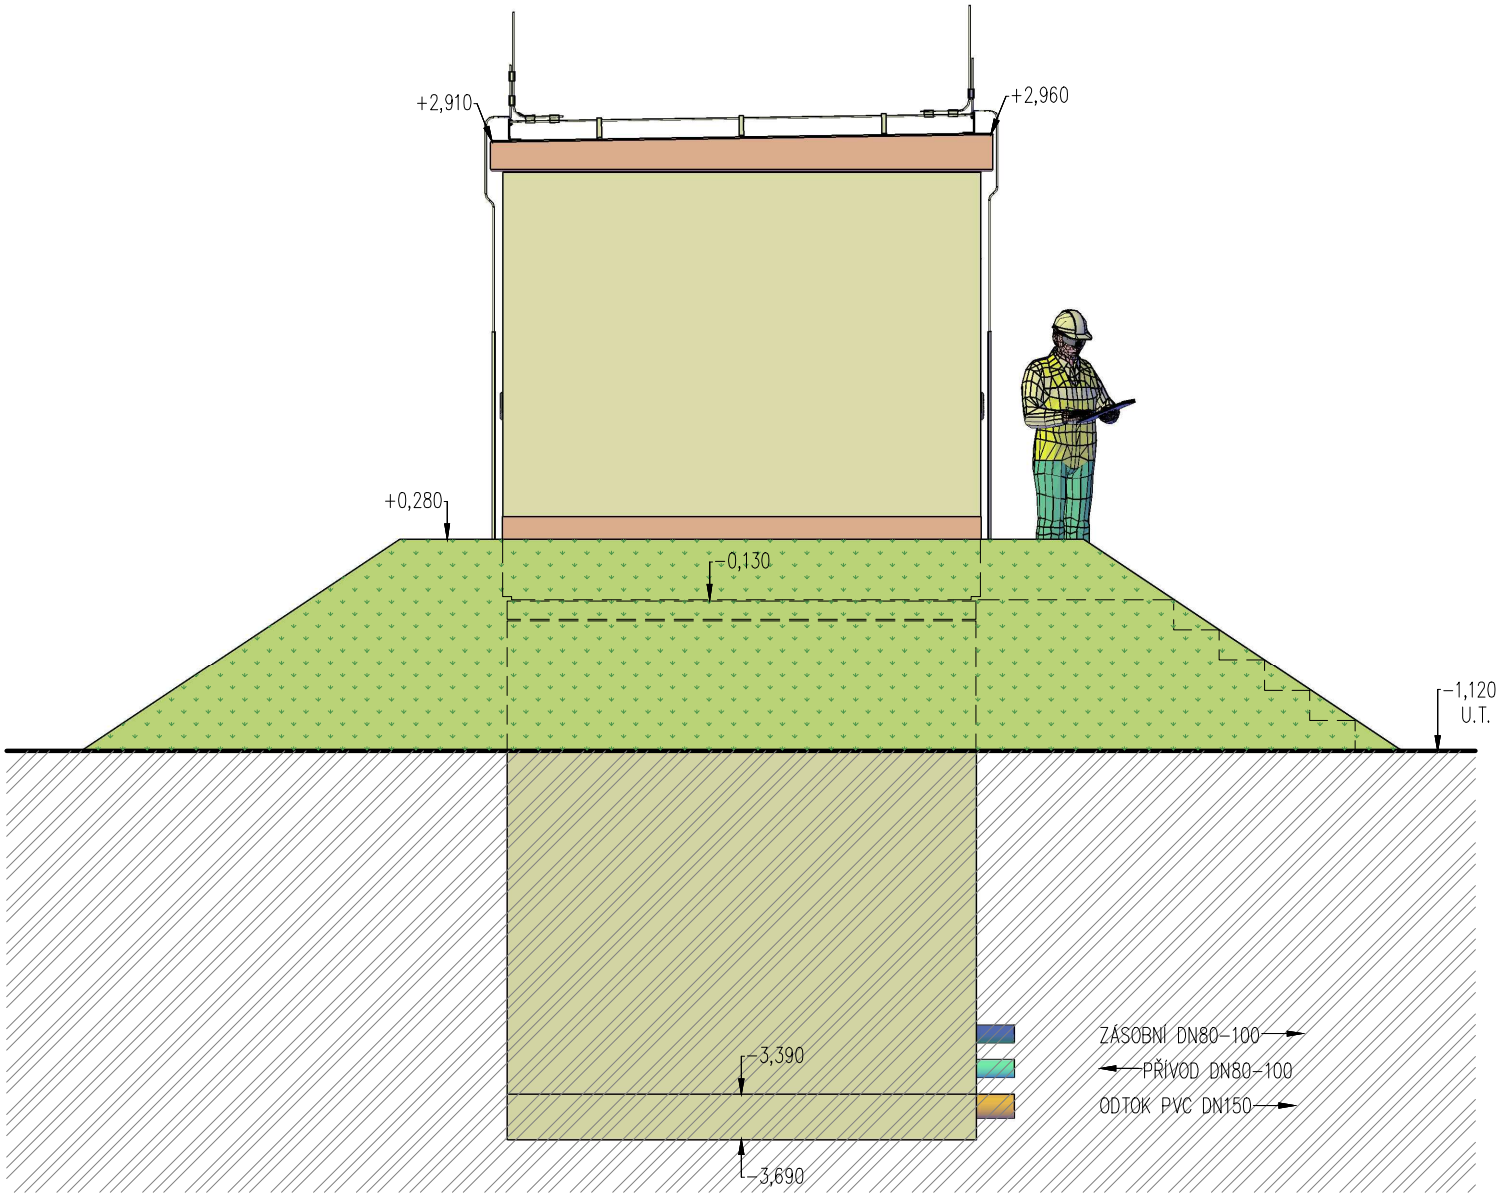

BETON SCC 45/55-XC4
DLE ČSN EN 206, VODONEPROUSTNÝ
VÝZTUŽ B500B
DLE ČSN EN 10080
KRYTÍ VÝZTUŽE
BĚŽNÉ PLOCHY 25mm
NÁVRH
NAVRŽENO DLE ČSN EN 1992-1-1
R30
POŽADOVANÁ ODOLNOST DLE ČSN EN 1992-1-2
TŘÍDA KONSTRUKCE S4

SESTAVA
ARMATURNÍ KOMORA – 1x VA 3030
AKUMULAČNÍ NÁDŽ – 2x VN 3024
TECHNOLOGICKÝ OBJEKT – 1x VD 3054
VÝŠKA HLADINY VODY =2,50 m

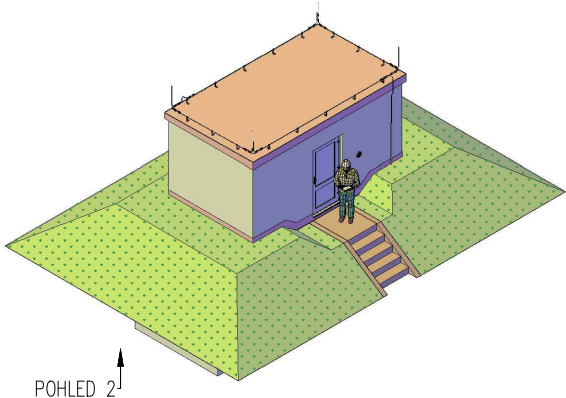

TYPOVÉ VODOJEMY - PRO

www.vodojemy.info / www.vodojemy-pro.cz

Projekt manager:

MILOSLAV MARTÍNEK
tel.: +420 602 324 713
+420 312 285 771

www.vodojemy.info
www.vodojemy-pro.cz

martinek@vodojemy.info
martinek@vodojemy-pro.cz

S K
STAVBY Kladno
STAVBY Kladno s.r.o.
Vrapická 685
Kladno 272 03

Odpovědný projektant:

Ing. DAVID KOHOUT
tel.: +420 602 346 152

kohout@vodojemy.info
kohout@vodojemy-pro.cz

VODOJEM-PRO:

2 x 15 m³

STŘECHA PULTOVÁ


Výkres:

POHLED 2

Datum	09/2019
Stupeň p.d.	VTD
Číslo zakázky	–
Měřítko	1:50
Formát	A3
Číslo přílohy	7

Tento projekt je duševním majetkem firmy Stavby Kladno s.r.o. (www.vodojemy.info / www.vodojemy-pro.cz) a podléhá ochraně dle příslušných zákonů. Bez písemného souhlasu firem není dovoleno tento plán rozmnožovat nebo předat další osobě. V případě zneužití bude postupováno dle občanského zákoníku.


TECHNOLOGICKÝ OBJEKT – POHLED SHORA

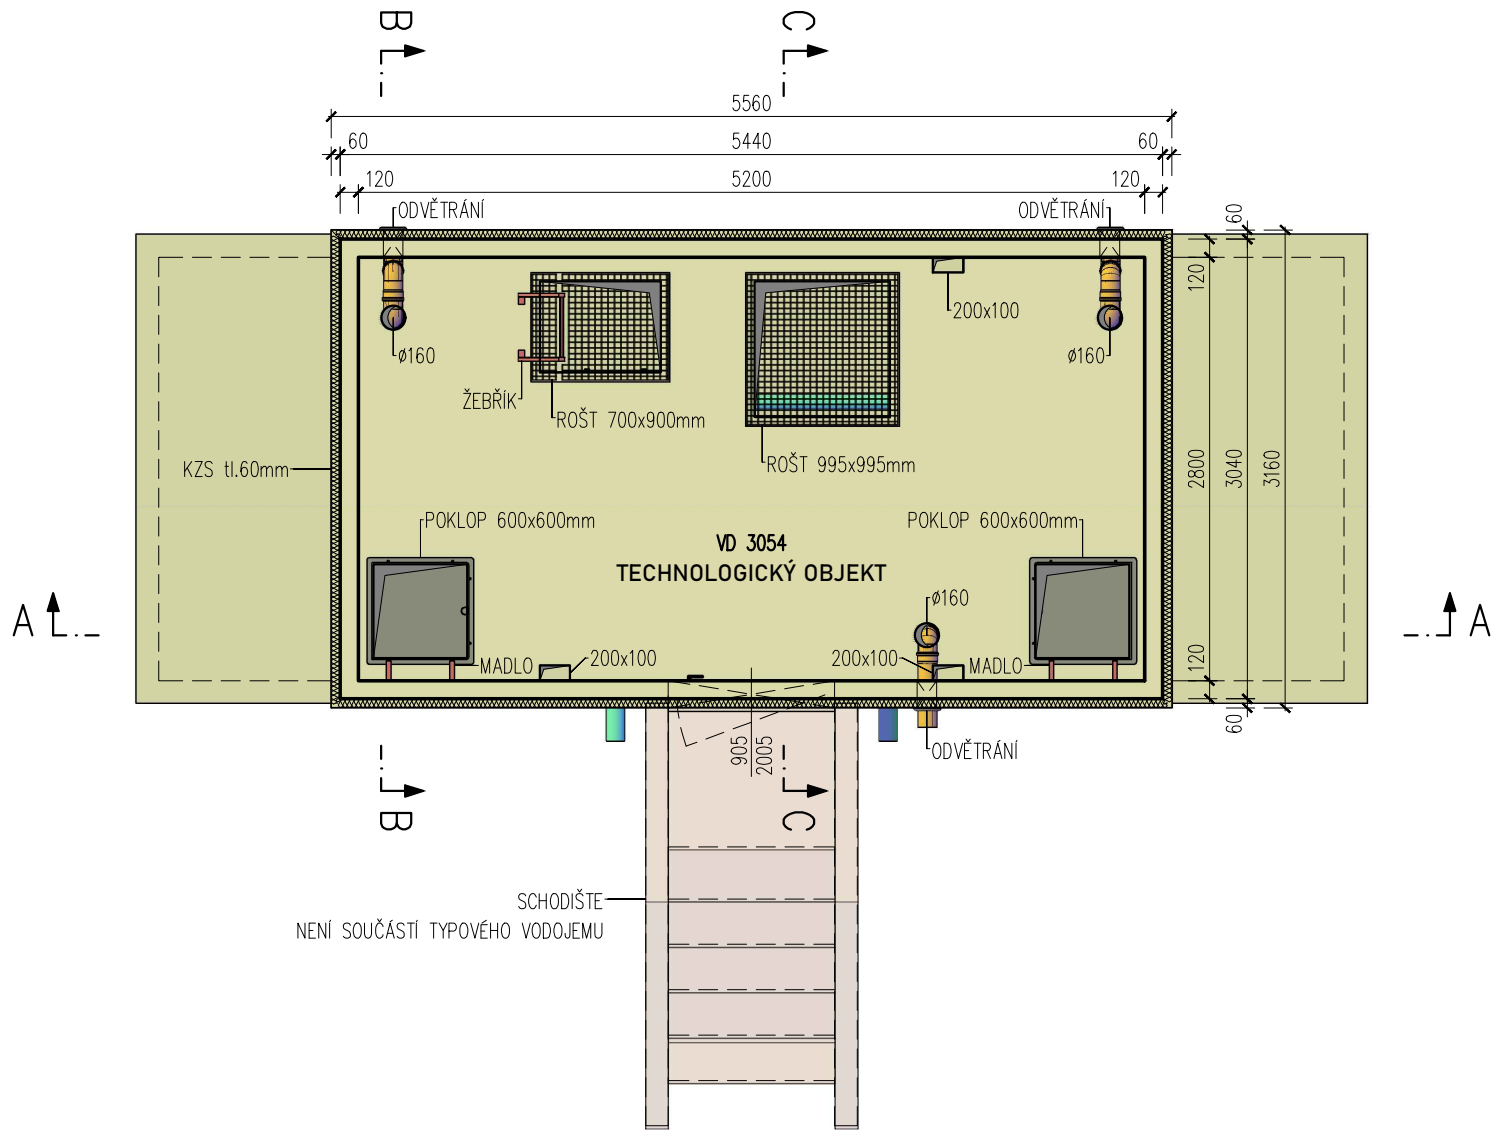

BETON SCC 45/55–XC4
DLE ČSN EN 206, VODONEPROPUSTNÝ
VÝZTUŽ B500B
DLE ČSN EN 10080
KRYTÍ VÝZTUŽE
BĚŽNÉ PLOCHY 25mm
NÁVRH
NAVRŽENO DLE ČSN EN 1992–1–1
R30
POŽADOVANÁ ODOLNOST DLE ČSN EN 1992–1–2
TŘÍDA KONSTRUKCE S4

SESTAVA
ARMATURNÍ KOMORA – 1x VA 3030
AKUMULAČNÍ NÁDŽ – 2x VN 3024
TECHNOLOGICKÝ OBJEKT – 1x VD 3054

VÝŠKA HLADINY VODY =2,50 m

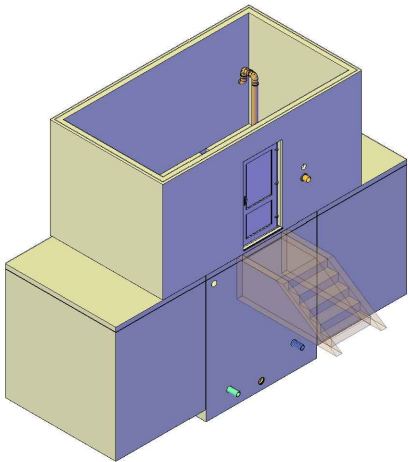

TYPOVÉ VODOJEMY - PRO

www.vodojemy.info / www.vodojemy-pro.cz

Projekt manager:

MILOSLAV MARTÍNEK
tel.: +420 602 324 713
+420 312 285 771

www.vodojemy.info
www.vodojemy-pro.cz

martinek@vodojemy.info
martinek@vodojemy-pro.cz

S K
STAVBY Kladno
STAVBY Kladno s.r.o.
Vrapická 685
Kladno 272 03

Odpovědný projektant:

Ing. DAVID KOHOUT
tel.: +420 602 346 152

kohout@vodojemy.info
kohout@vodojemy-pro.cz

VODOJEM-PRO:

2 x 15 m³

STŘECHA PULTOVÁ

Výkres:

TECHNOLOGICKÝ OBJEKT

Datum 09/2019

Stupeň p.d. VTD

Číslo zakázky –


Měřítko 1:50

Formát A3

Číslo přílohy: 1

Tento projekt je duševním majetkem firmy Stavby Kladno s.r.o. (www.vodojemy.info / www.vodojemy-pro.cz) a podléhá ochraně dle příslušných zákonů. Bez písemného souhlasu firem není dovoleno tento plán rozmnožovat nebo předat další osobě. V případě zneužití bude postupováno dle občanského zákoníku.


ŘEZ A-A – TYPOVÝ VODOJEM PRO

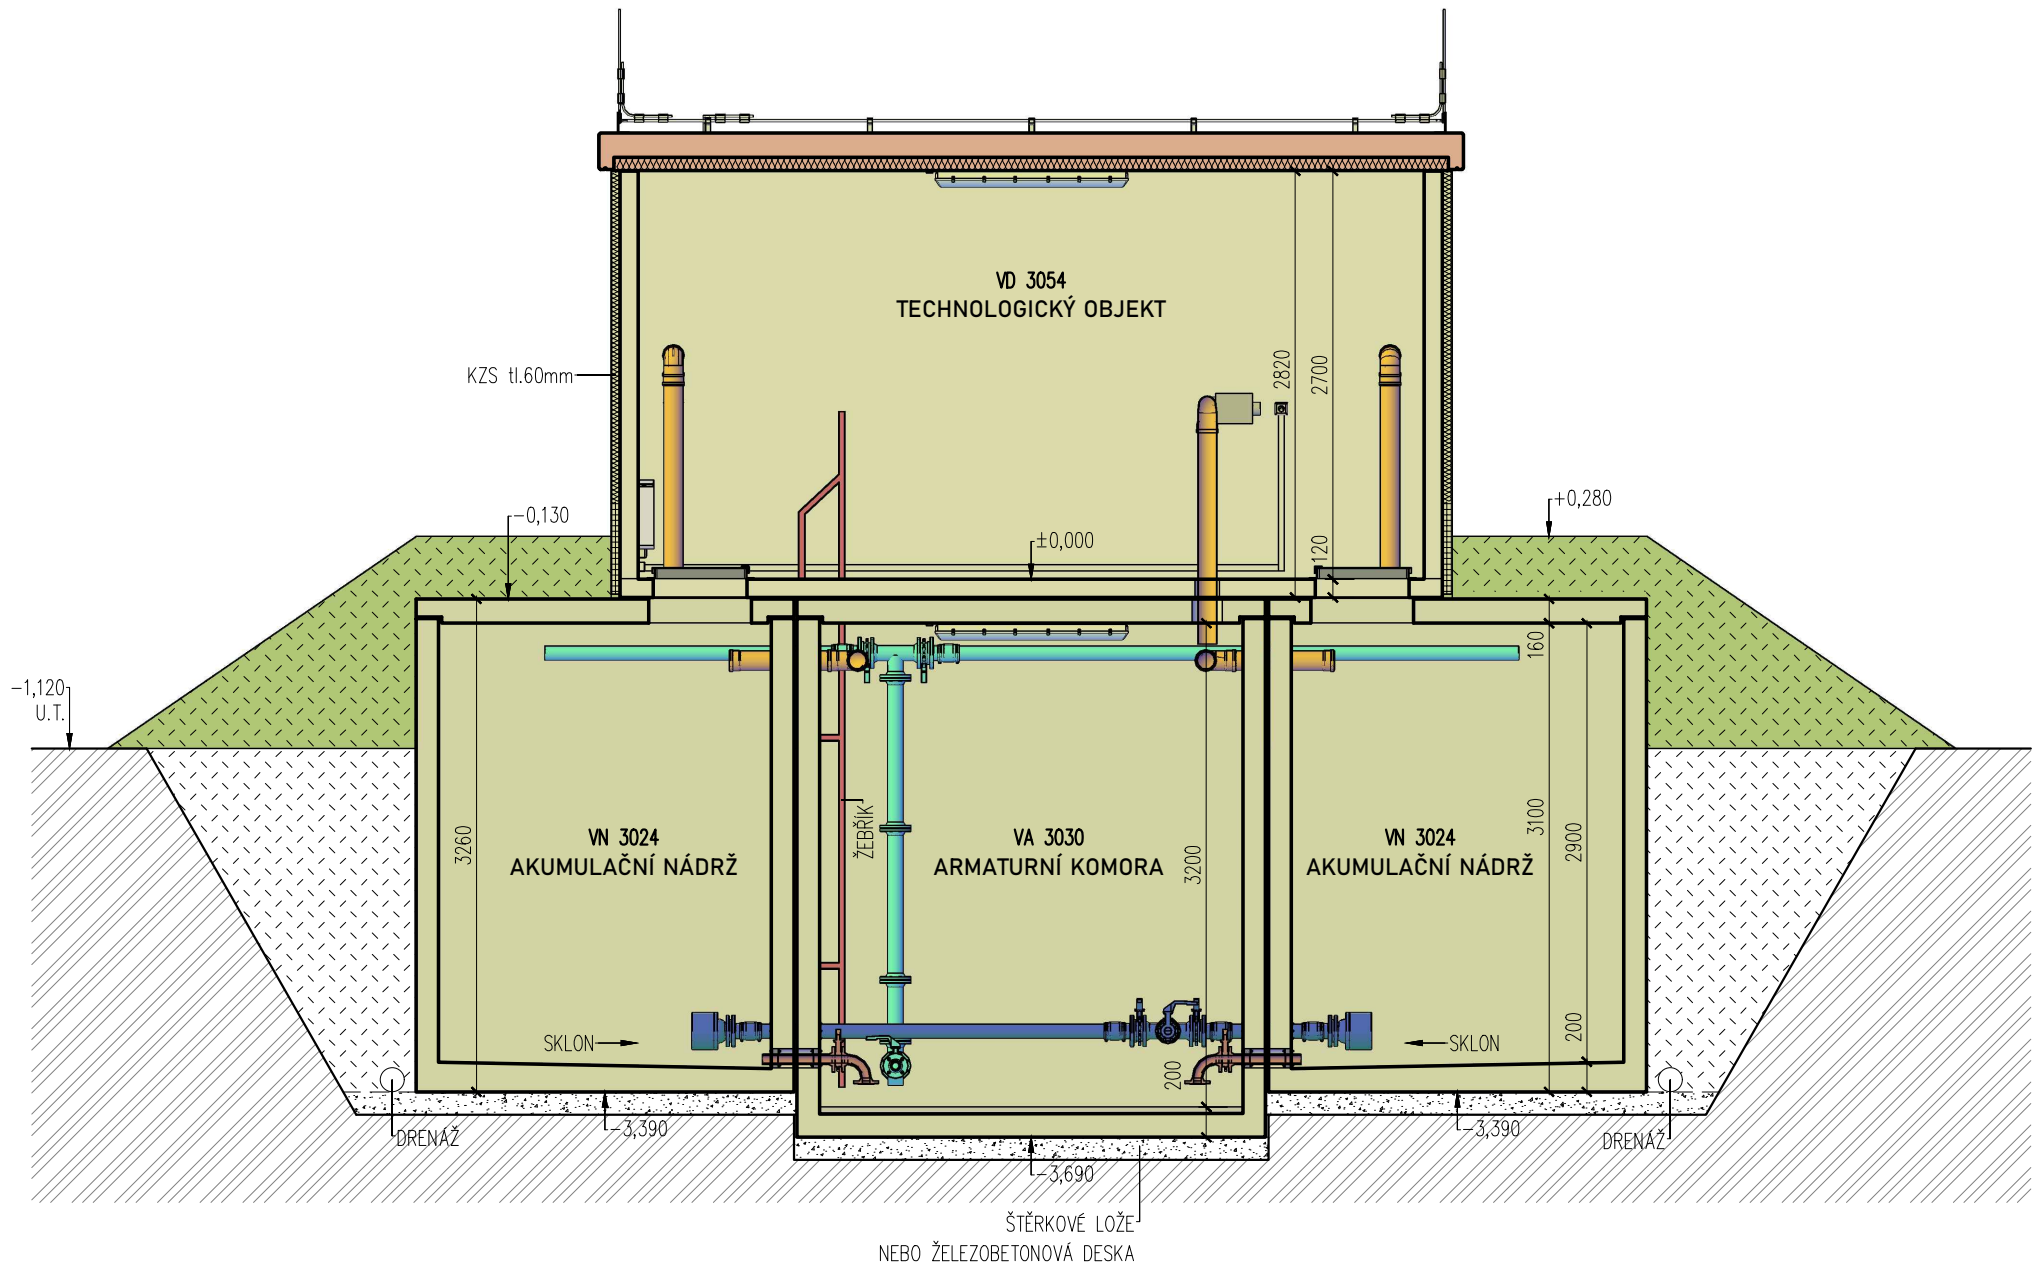

BETON SCC 45/55–XC4
DLE ČSN EN 206, VODONEPROPUSTNÝ
VÝZTUŽ B500B
DLE ČSN EN 10080
KRYTÍ VÝZTUŽE
BĚŽNÉ PLOCHY 25mm
NÁVRH
NAVRŽENO DLE ČSN EN 1992–1–1
R30
POŽADOVANÁ ODOLNOST DLE ČSN EN 1992–1–2
TŘÍDA KONSTRUKCE S4

SESTAVA
ARMATURNÍ KOMORA – 1x VA 3030
AKUMULAČNÍ NÁDRŽ – 2x VN 3024
TECHNOLOGICKÝ OBJEKT – 1x VD 3054

VÝŠKA HLADINY VODY =2,50 m

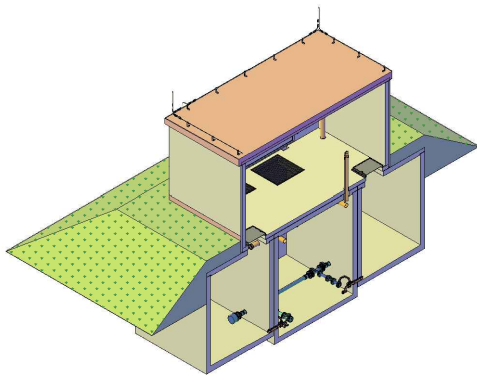

TYPOVÉ VODOJEMY - PRO

www.vodojemy.info / www.vodojemy-pro.cz

Projekt manager:

MILOSLAV MARTÍNEK
tel.: +420 602 324 713
+420 312 285 771

www.vodojemy.info
www.vodojemy-pro.cz

martinek@vodojemy.info
martinek@vodojemy-pro.cz

S K
STAVBY Kladno
STAVBY Kladno s.r.o.
Vrapická 685
Kladno 272 03

Odpovědný projektant:

Ing. DAVID KOHOUT
tel.: +420 602 346 152

kohout@vodojemy.info
kohout@vodojemy-pro.cz

VODOJEM-PRO:

2 x 15 m³

STŘECHA PULTOVÁ

Výkres:

ŘEZ A-A

Datum 09/2019

Stupeň p.d. VTD

Číslo zakázky –


Měřítko 1:50

Formát A3

Číslo přílohy: 3

Tento projekt je duševním majetkem firmy Stavby Kladno s.r.o. (www.vodojemy.info / www.vodojemy-pro.cz) a podléhá ochraně dle příslušných zákonů. Bez písemného souhlasu firem není dovoleno tento plán rozmnožovat nebo předat další osobě. V případě zneužití bude postupováno dle občanského zákoníku.


ŘEZ B-B – TYPOVÝ VODOJEM PRO

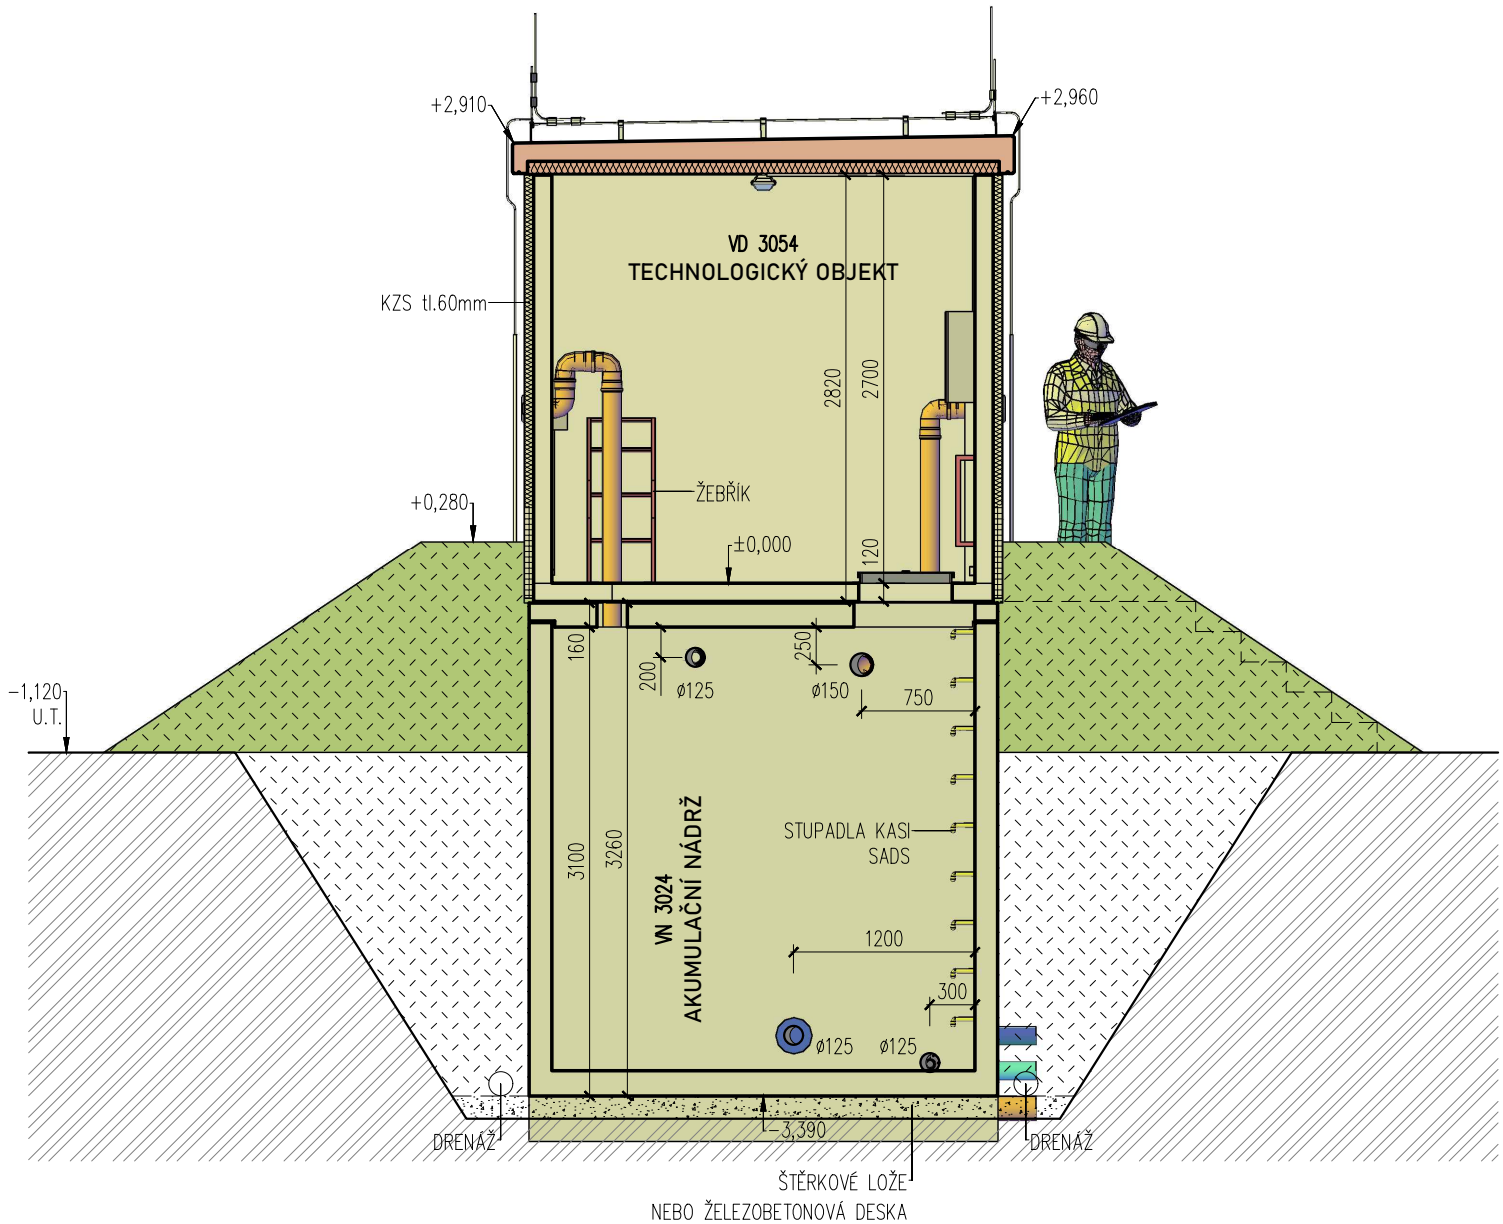

BETON SCC 45/55–XC4
DLE ČSN EN 206, VODONEPROPUSTNÝ
VÝZTUŽ B500B
DLE ČSN EN 10080
KRYTÍ VÝZTUŽE
BĚŽNÉ PLOCHY 25mm
NÁVRH
NAVRŽENO DLE ČSN EN 1992–1–1
R30
POŽADOVANÁ ODOLNOST DLE ČSN EN 1992–1–2
TŘÍDA KONSTRUKCE S4

SESTAVA
ARMATURNÍ KOMORA – 1x VA 3030
AKUMULAČNÍ NÁDRŽ – 2x VN 3024
TECHNOLOGICKÝ OBJEKT – 1x VD 3054

VÝŠKA HLADINY VODY =2,50 m

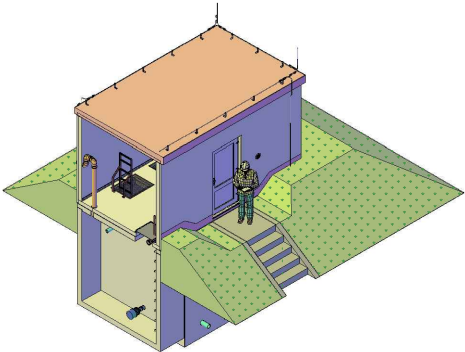

TYPOVÉ VODOJEMY - PRO

www.vodojemy.info / www.vodojemy-pro.cz

Projekt manager:

MILOSLAV MARTÍNEK
tel.: +420 602 324 713
+420 312 285 771

www.vodojemy.info
www.vodojemy-pro.cz

martinek@vodojemy.info
martinek@vodojemy-pro.cz

S K
STAVBY Kladno
STAVBY Kladno s.r.o.
Vrapická 685
Kladno 272 03

Odpovědný projektant:

Ing. DAVID KOHOUT
tel.: +420 602 346 152

kohout@vodojemy.info
kohout@vodojemy-pro.cz

VODOJEM-PRO:

2 x 15 m³

STŘECHA PULTOVÁ

Výkres:

ŘEZ B-B

Datum 09/2019

Stupeň p.d. VTD

Číslo zakázky –


Měřítko 1:50

Formát A3

Číslo přílohy: 4

Tento projekt je duševním majetkem firmy Stavby Kladno s.r.o. (www.vodojemy.info / www.vodojemy-pro.cz) a podléhá ochraně dle příslušných zákonů. Bez písemného souhlasu firem není dovoleno tento plán rozmnožovat nebo předat další osobě. V případě zneužití bude postupováno dle občanského zákoníku.


ŘEZ C-C – TYPOVÝ VODOJEM PRO

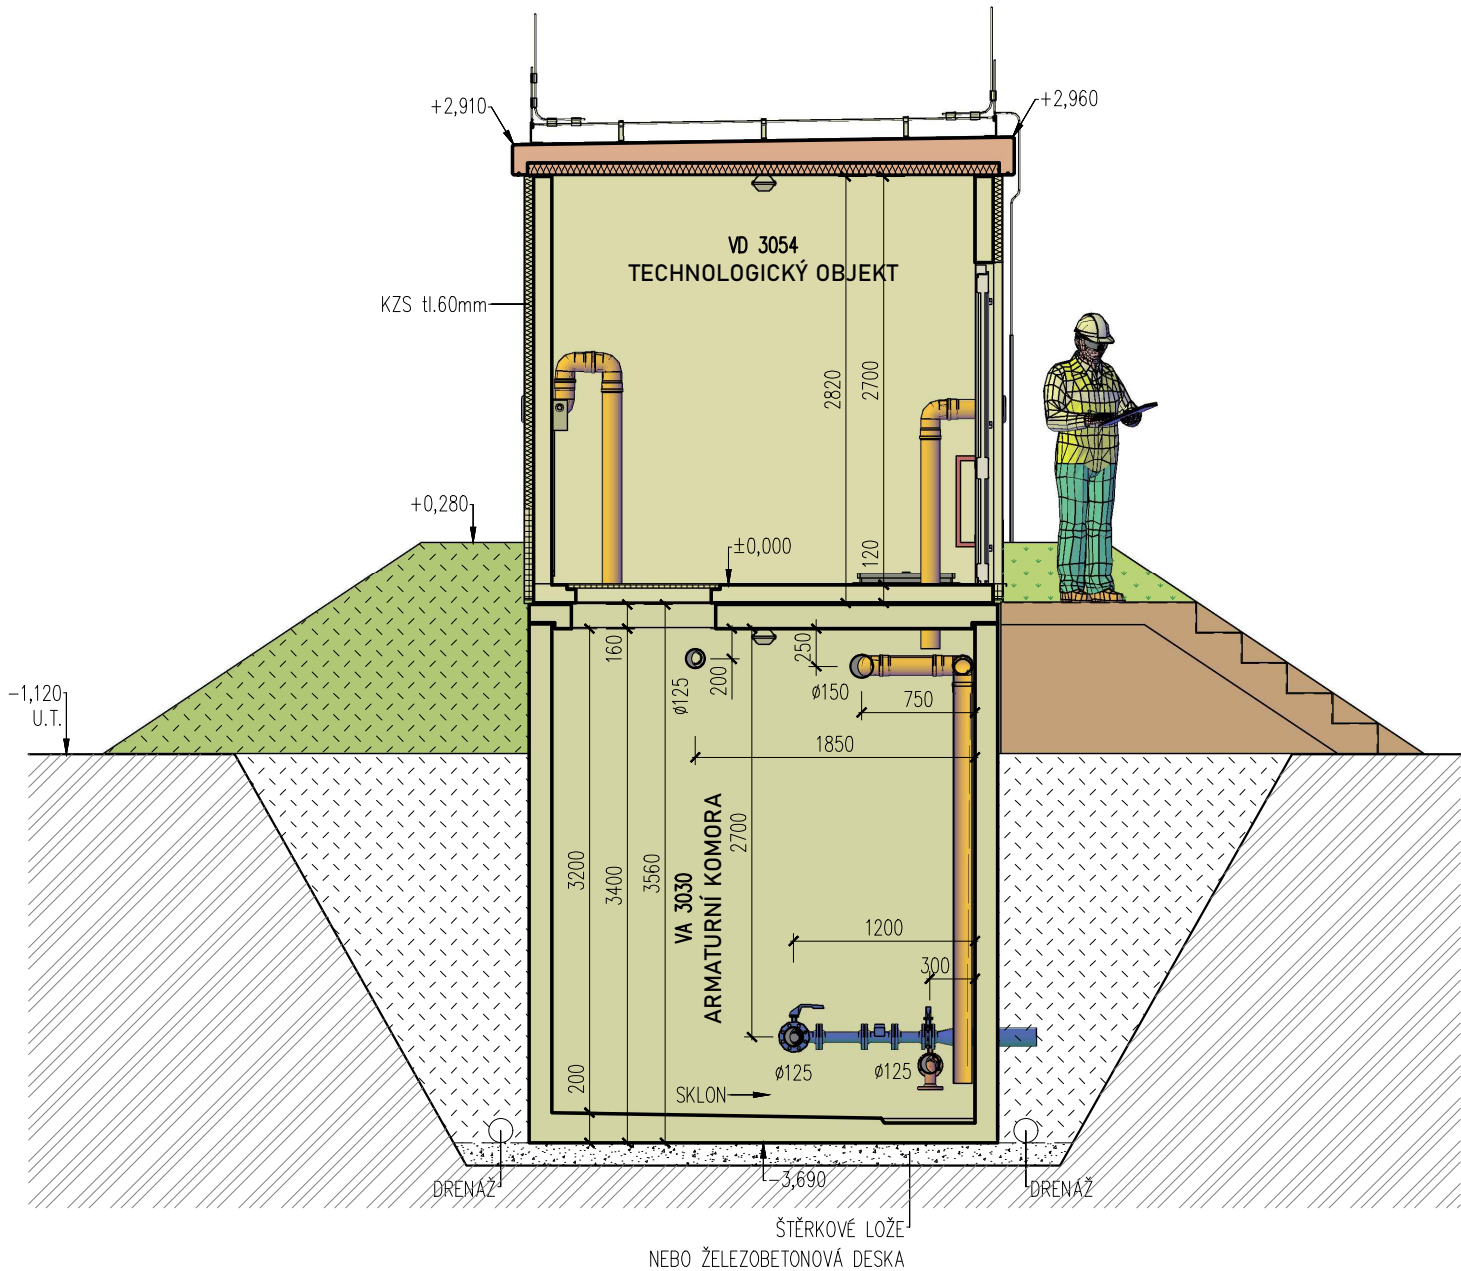

BETON SCC 45/55-XC4
DLE ČSN EN 206, VODONEPROUSTNÝ
VÝZTUŽ B500B
DLE ČSN EN 10080
KRYTÍ VÝZTUŽE
BĚŽNÉ PLOCHY 25mm
NÁVRH
NAVRŽENO DLE ČSN EN 1992-1-1
R30
POŽADOVANÁ ODOLNOST DLE ČSN EN 1992-1-2
TŘÍDA KONSTRUKCE S4

SESTAVA
ARMATURNÍ KOMORA – 1x VA 3030
AKUMULAČNÍ NÁDŽ – 2x VN 3024
TECHNOLOGICKÝ OBJEKT – 1x VD 3054

VÝŠKA HLADINY VODY =2,50 m

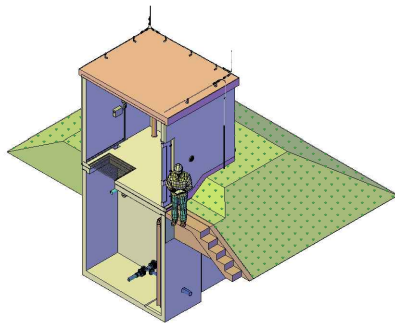

TYPOVÉ VODOJEMY - PRO

www.vodojemy.info / www.vodojemy-pro.cz

Projekt manager:

MILOSLAV MARTÍNEK
tel.: +420 602 324 713
+420 312 285 771

www.vodojemy.info
www.vodojemy-pro.cz

martinek@vodojemy.info
martinek@vodojemy-pro.cz

S K
STAVBY Kladno
STAVBY Kladno s.r.o.
Vrapická 685
Kladno 272 03

Odpovědný projektant:

Ing. DAVID KOHOUT
tel.: +420 602 346 152

kohout@vodojemy.info
kohout@vodojemy-pro.cz

VODOJEM-PRO:

2 x 15 m³

STŘECHA PULTOVÁ

Výkres:

ŘEZ C-C

Datum 09/2019

Stupeň p.d. VTD

Číslo zakázky –


Měřítko 1:50

Formát A3

Číslo přílohy: 5

Tento projekt je duševním majetkem firmy Stavby Kladno s.r.o. (www.vodojemy.info / www.vodojemy-pro.cz) a podléhá ochraně dle příslušných zákonů. Bez písemného souhlasu firem není dovoleno tento plán rozmnožovat nebo předat další osobě. V případě zneužití bude postupováno dle občanského zákoníku.


ARMATURNÍ KOMORA, AKUMULAČNÍ NÁDRŽ – POHLED SHORA

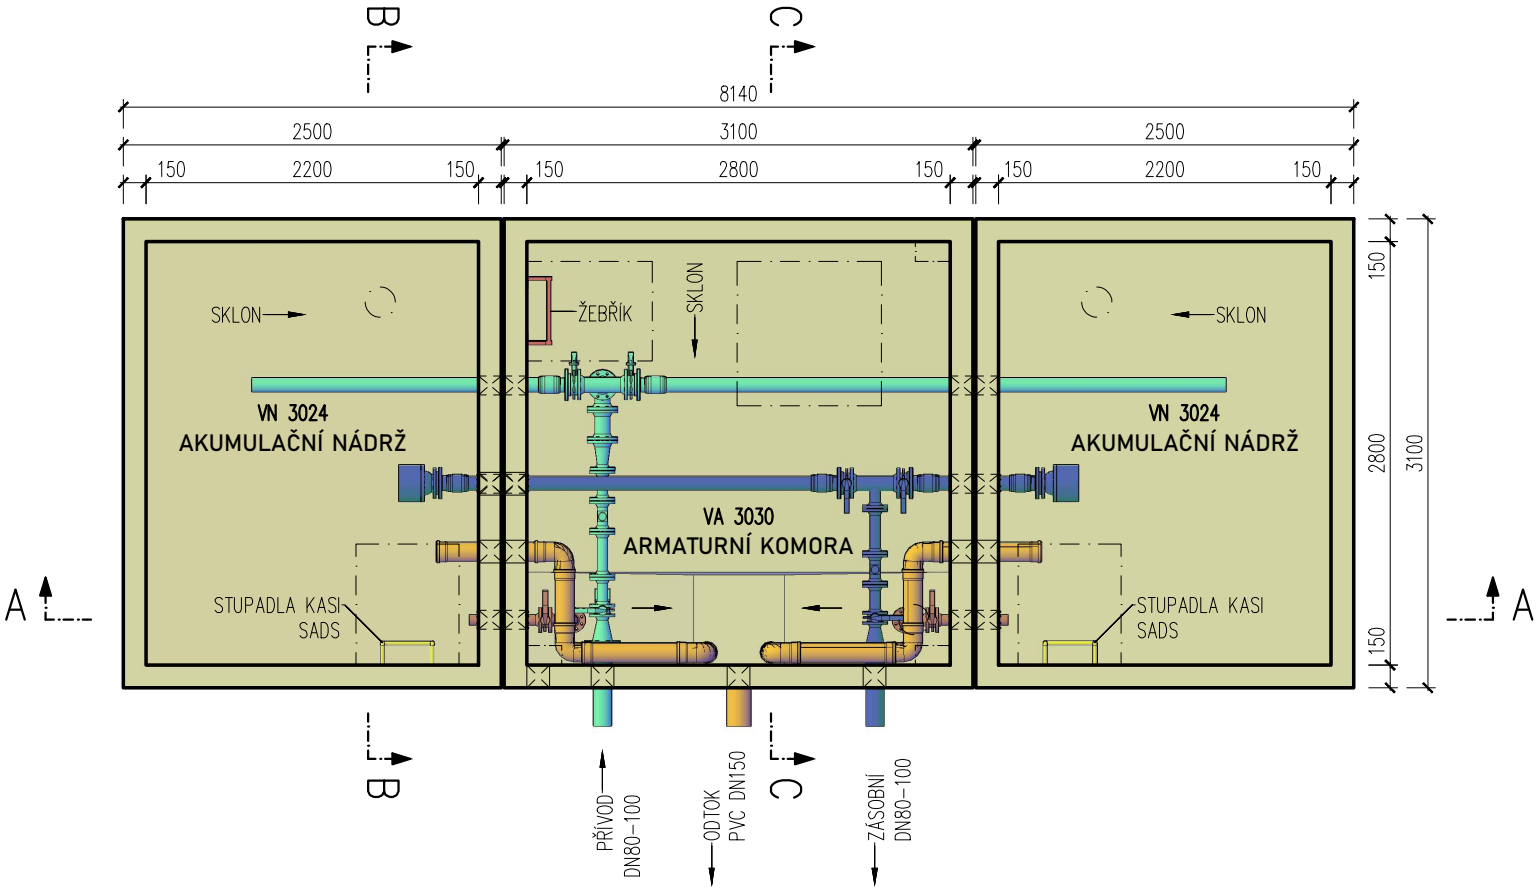

BETON SCC 45/55–XC4
DLE ČSN EN 206, VODONEPROUSTNÝ
VÝZTUŽ B500B
DLE ČSN EN 10080
KRYTÍ VÝZTUŽE
BĚŽNÉ PLOCHY 25mm
NÁVRH
NAVRŽENO DLE ČSN EN 1992–1–1
R30
POŽADOVANÁ ODOLNOST DLE ČSN EN 1992–1–2
TŘÍDA KONSTRUKCE S4

SESTAVA
ARMATURNÍ KOMORA – 1x VA 3030
AKUMULAČNÍ NÁDRŽ – 2x VN 3024
TECHNOLOGICKÝ OBJEKT – 1x VD 3054

VÝŠKA HLADINY VODY =2,50 m

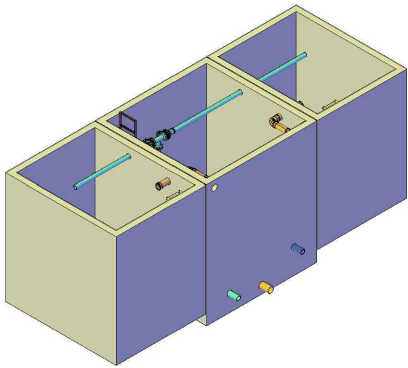


TYPOVÉ VODOJEMY - PRO

www.vodojemy.info / www.vodojemy-pro.cz

Projekt manager: MILOSLAV MARTÍNEK tel.: +420 602 324 713 +420 312 285 771 martinek@vodojemy.info martinek@vodojemy-pro.cz		 STAVBY Kladno STAVBY Kladno s.r.o. Vrapická 685 Kladno 272 03		Odpovědný projektant: Ing. DAVID KOHOUT tel.: +420 602 346 152 kohout@vodojemy.info kohout@vodojemy-pro.cz	
VODOJEM-PRO:		2 x 15 m³ STŘECHA PULTOVÁ		Datum	09/2019
				Stupeň p.d.	VTD
				Číslo zakázky	–
				Měřítko	1:50
				Formát	A3
Výkres: ARMATURNÍ KOMORA, AKUMULAČNÍ NÁDRŽ				Číslo přílohy: 2	

Tento projekt je duševním majetkem firmy Stavby Kladno s.r.o. (www.vodojemy.info / www.vodojemy-pro.cz) a podléhá ochraně dle příslušných zákonů. Bez písemného souhlasu firem není dovoleno tento plán rozmnožovat nebo předat další osobě. V případě zneužití bude postupováno dle občanského zákoníku.

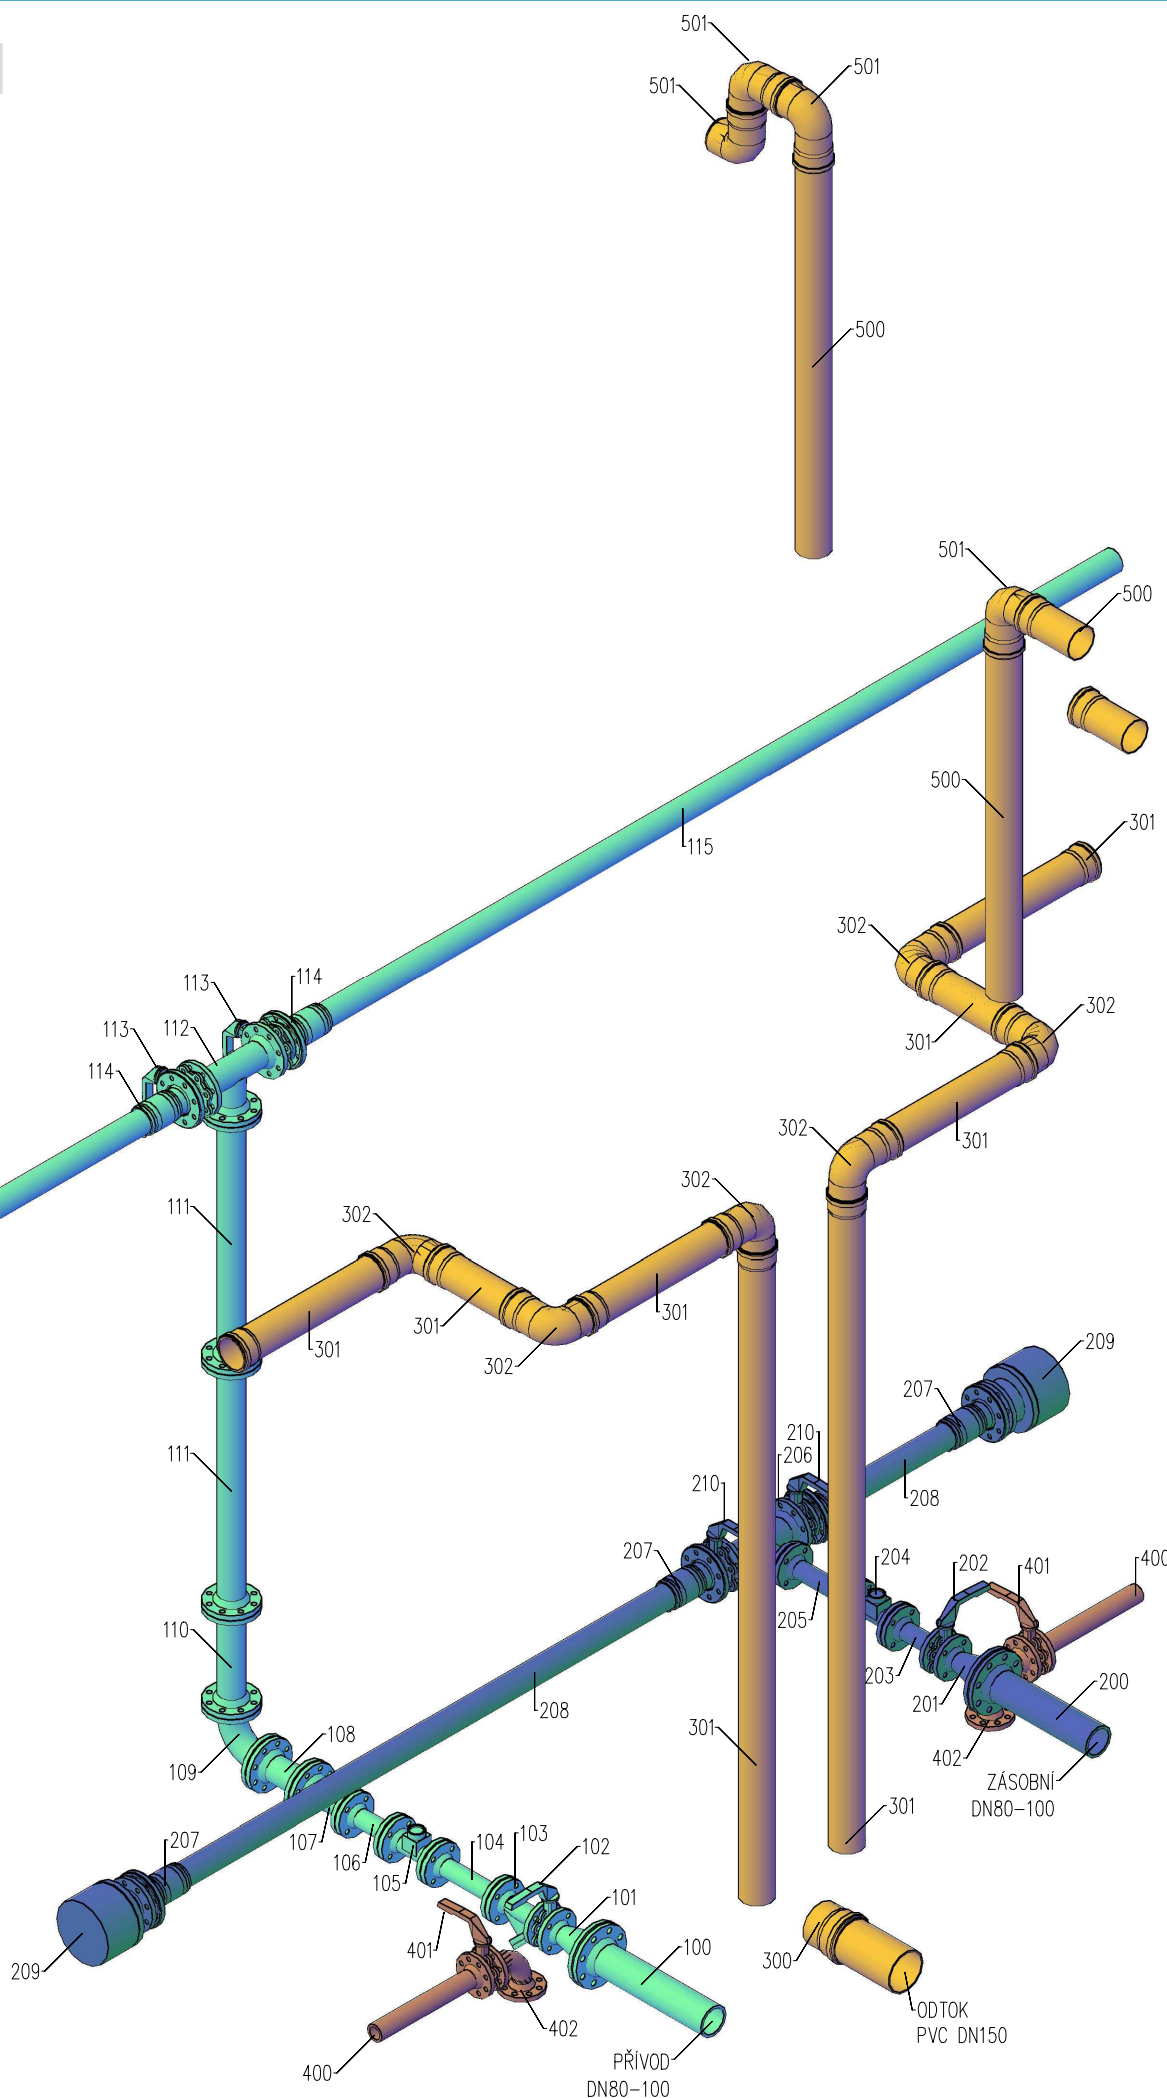


ODVĚTRÁNÍ				
POZICE	OZNAČENÍ	NÁZEV	DIMENZE	POČET
500	KG 125/2000	PVC KG hrdlová roura	125	3
501	KG 125/90st	PVC KG koleno 90 st	125	7

www.vodojemy.info / www.vodojemy-pro.cz


IZOMETRIE

Tento projekt je duševním majetkem firmy Stavby Kladno s.r.o. (www.vodojemy.info / www.vodojemy-pro.cz) a podléhá ochraně dle příslušných zákonů. Bez písemného souhlasu firm není dovoleno tento plán rozmnožovat nebo předat další osobě. V případě zneužití bude postupováno dle občanského zákoníku.

TECHNOLOGICKÝ OBJEKT – POHLED SHORA

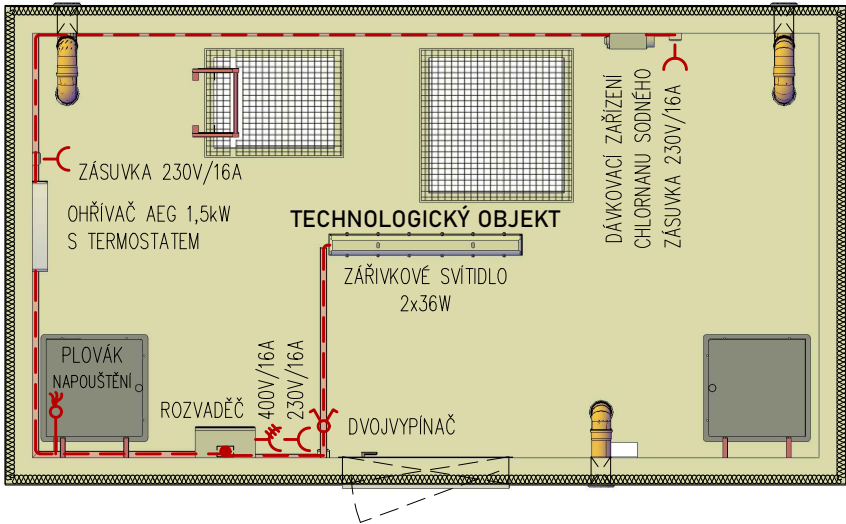

ARMATURNÍ KOMORA, AKUMULAČNÍ NÁDRŽ – POHLED SHORA

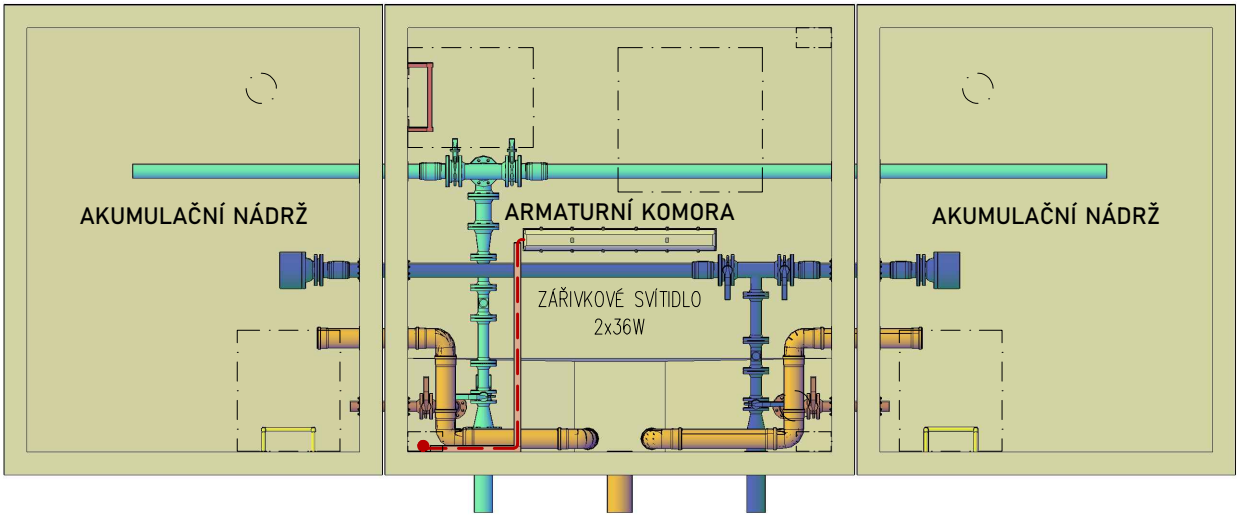

LEGENDA

- ZÁŘIVKOVÉ SVÍTIDLO 2x36W
- OHŘÍVAČ AEG 1,5kW S TERMOSTATEM
- DÁVKOVACÍ ZAŘÍZENÍ CHLORNANU SODNÉHO
- ROZVADĚČ
- DVOJVYPÍNAČ
- ZÁSUVKA 230V/16A
- ZÁSUVKA 400V/16A
- PLOVÁK, NAPOUŠTĚNÍ VODOJEMU
- UKLÁDACÍ LIŠTY 20x40, 40x60, 70x110
- CYKY 3Cx2,5, CYKY 3Cx1,5

TYPOVÉ VODOJEMY - PRO		
www.vodojemy.info / www.vodojemy-pro.cz		
Projekt manager: MILOSLAV MARTÍNEK tel.: +420 602 324 713 +420 312 285 771 martinek@vodojemy.info martinek@vodojemy-pro.cz	 STAVBY Kladno STAVBY Kladno s.r.o. Vrapická 685 Kladno 272 03	Odpovědný projektant: Ing. DAVID KOHOUT tel.: +420 602 346 152 kohout@vodojemy.info kohout@vodojemy-pro.cz
VODOJEM-PRO:	2 x 15 m³ STŘECHA PULTOVÁ	Datum 09/2019 Stupeň p.d. VTD Číslo zakázky – Měřítko 1:50 Formát A3
Výkres:	ELEKTROINSTALACE	Číslo přílohy: 11

Tento projekt je duševním majetkem firmy Stavby Kladno s.r.o. (www.vodojemy.info / www.vodojemy-pro.cz) a podléhá ochraně dle příslušných zákonů. Bez písemného souhlasu firem není dovoleno tento plán rozmnožovat nebo předat další osobě. V případě zneužití bude postupováno dle občanského zákoníku.