



POHLED 1 – TYPOVÝ VODEJEM PRO

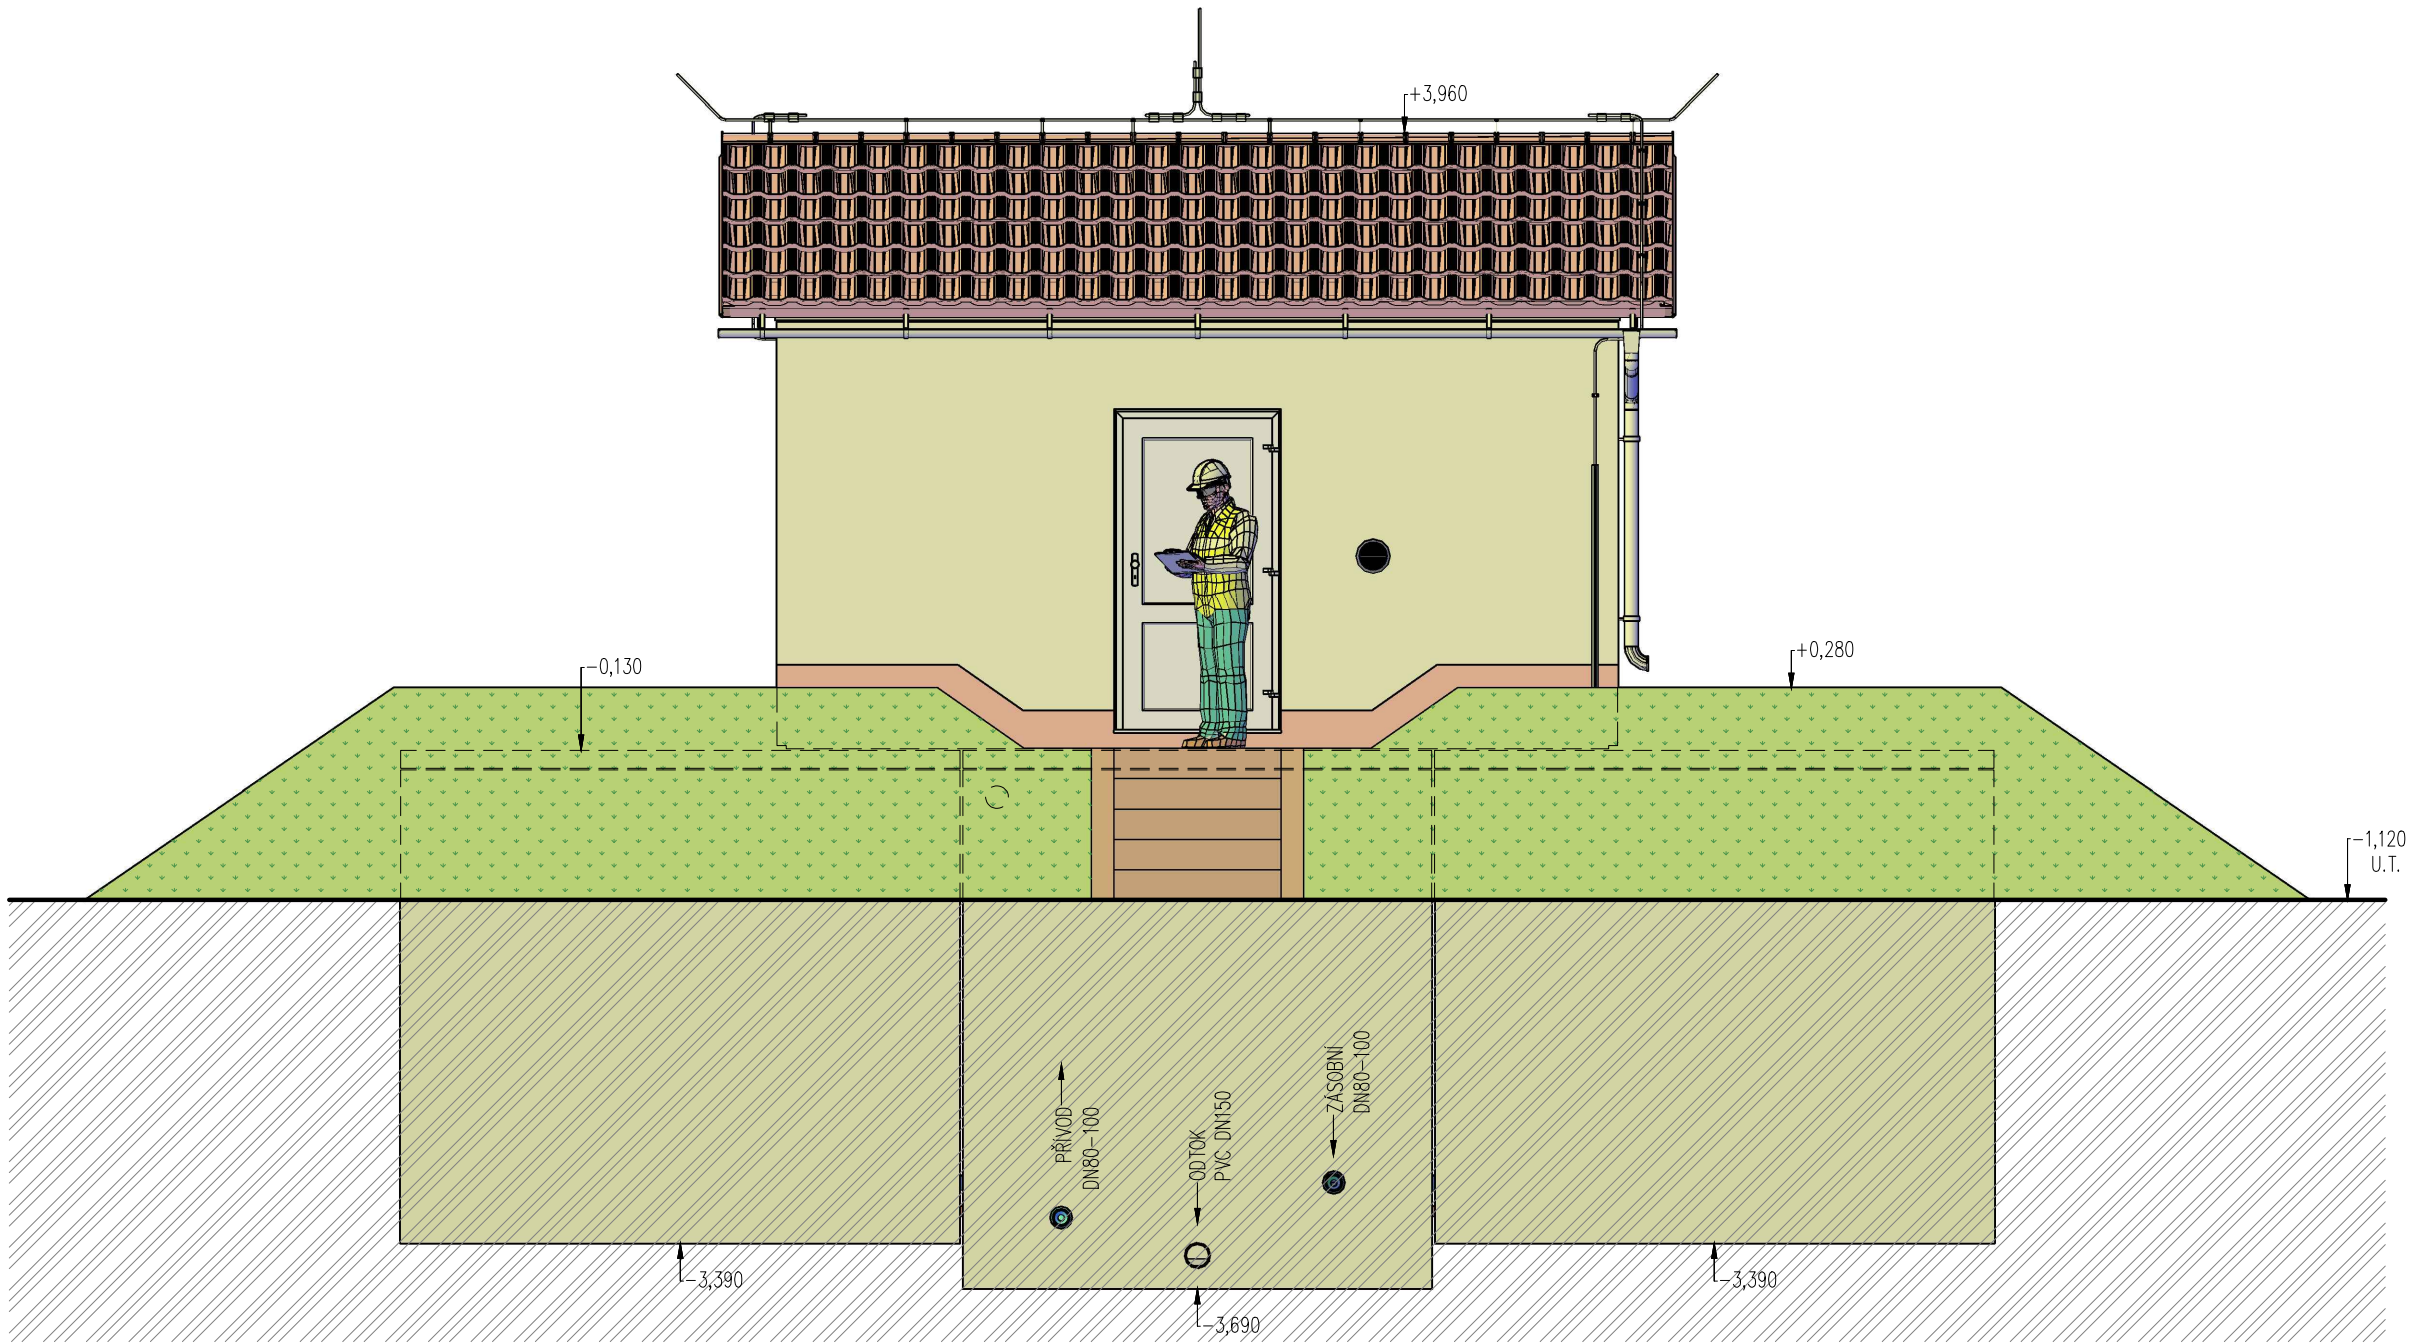

BETON SCC 45/55–XC4
DLE ČSN EN 206, VODONEPROPUSTNÝ
VÝZTUŽ B500B
DLE ČSN EN 10080
KRYTÍ VÝZTUŽE
BĚŽNÉ PLOCHY 25mm
NÁVRH
NAVRŽENO DLE ČSN EN 1992–1–1
R30
POŽADOVANÁ ODOLNOST DLE ČSN EN 1992–1–2
TŘÍDA KONSTRUKCE S4

SESTAVA
ARMATURNÍ KOMORA – 1x VA 3030
AKUMULAČNÍ NÁDŽ – 2x VN 3036
TECHNOLOGICKÝ OBJEKT – 1x VD 3054

VÝŠKA HLADINY VODY =2,50 m

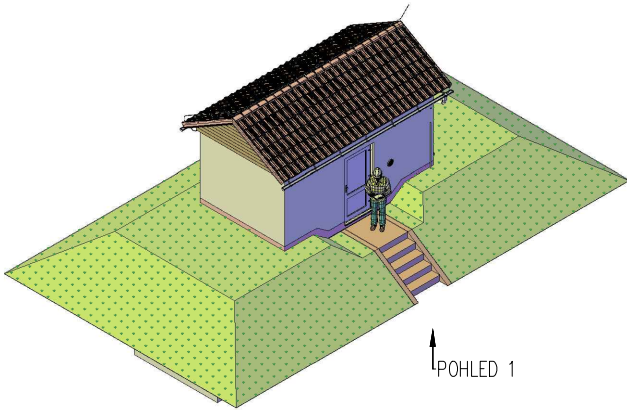

TYPOVÉ VODOJEMY - PRO

www.vodojemy.info / www.vodojemy-pro.cz

Projekt manager:

MILOSLAV MARTÍNEK
tel.: +420 602 324 713
+420 312 285 771

www.vodojemy.info
www.vodojemy-pro.cz

martinek@vodojemy.info
martinek@vodojemy-pro.cz

S K
STAVBY Kladno
STAVBY Kladno s.r.o.
Vrapická 685
Kladno 272 03

Odpovědný projektant:

Ing. DAVID KOHOUT
tel.: +420 602 346 152

kohout@vodojemy.info
kohout@vodojemy-pro.cz

VODOJEM-PRO:

2 x 20 m³

STŘECHA SEDLOVÁ

Výkres:

POHLED 1

Datum 09/2019

Stupeň p.d. VTD

Číslo zakázky –


Měřítko 1:50

Formát A3

Číslo přílohy: 6

Tento projekt je duševním majetkem firmy Stavby Kladno s.r.o. (www.vodojemy.info / www.vodojemy-pro.cz) a podléhá ochraně dle příslušných zákonů. Bez písemného souhlasu firem není dovoleno tento plán rozmnožovat nebo předat další osobě. V případě zneužití bude postupováno dle občanského zákoníku.


POHLED 3 – TYPOVÝ VODEJEM PRO

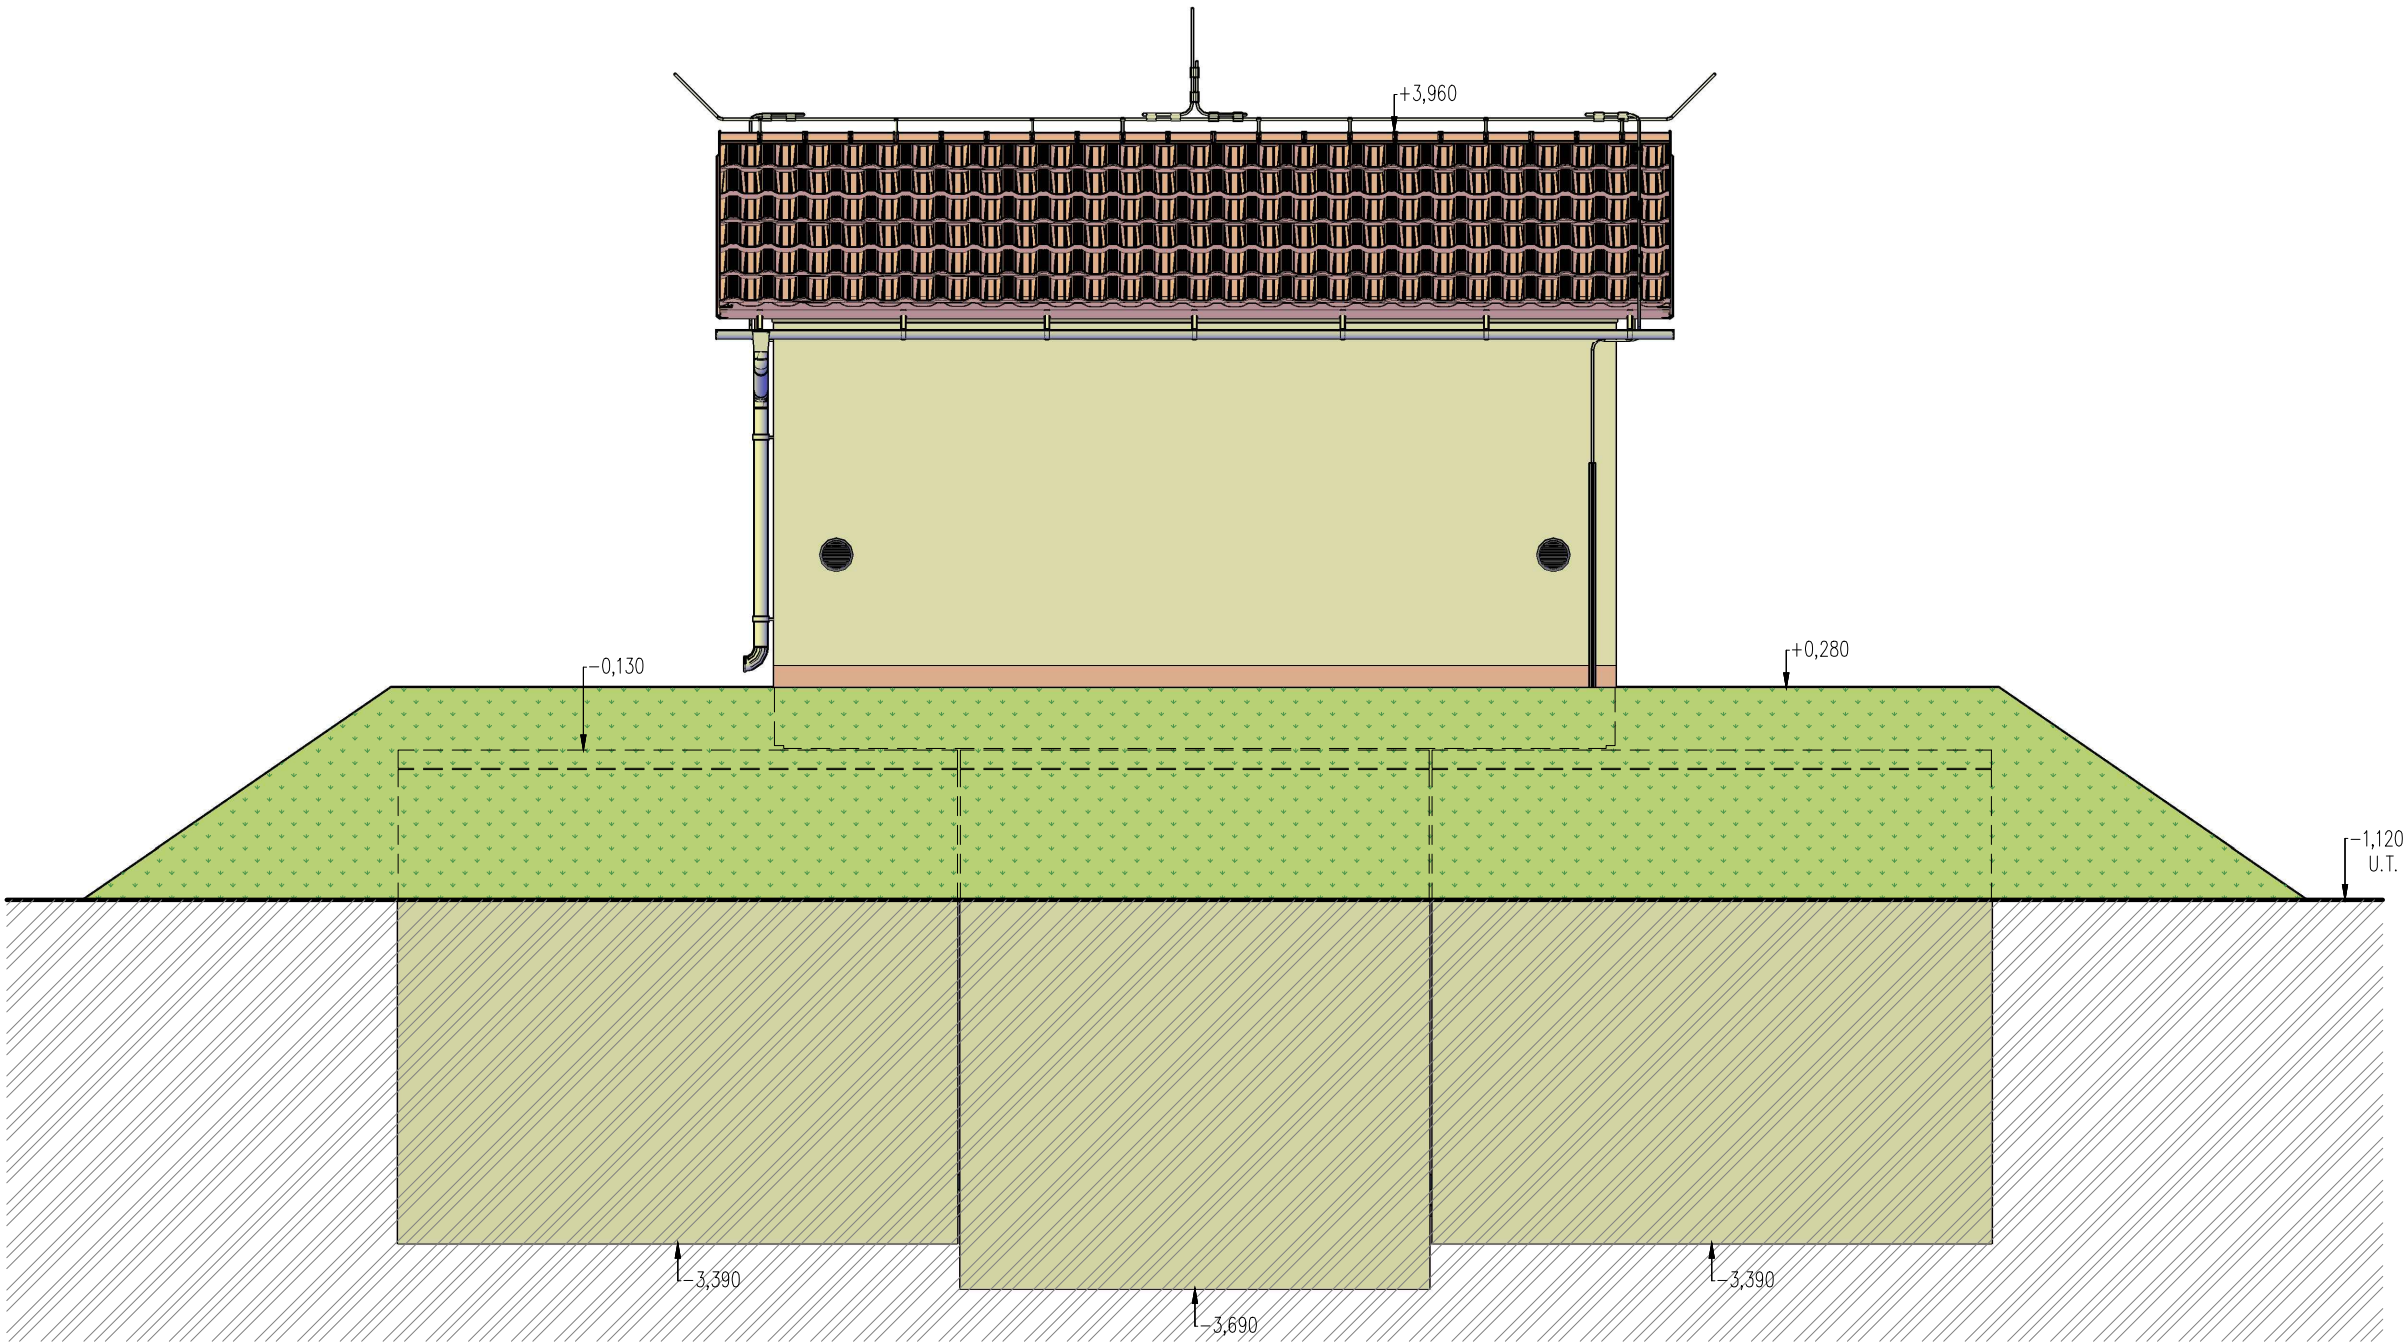

BETON SCC 45/55–XC4
DLE ČSN EN 206, VODONEPROUSTNÝ
VÝZTUŽ B500B
DLE ČSN EN 10080
KRYTÍ VÝZTUŽE
BĚŽNÉ PLOCHY 25mm
NÁVRH
NAVRŽENO DLE ČSN EN 1992–1–1
R30
POŽADOVANÁ ODOLNOST DLE ČSN EN 1992–1–2
TRÍDA KONSTRUKCE S4

SESTAVA
ARMATURNÍ KOMORA – 1x VA 3030
AKUMULAČNÍ NÁDŽ – 2x VN 3036
TECHNOLOGICKÝ OBJEKT – 1x VD 3054

VÝŠKA HLADINY VODY =2,50 m

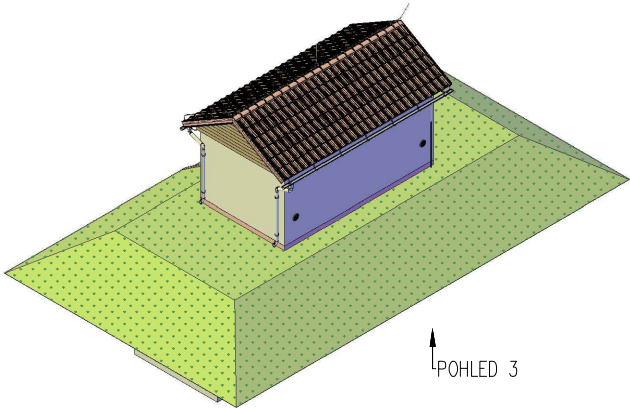

POHLED 3

TYPOVÉ VODOJEMY - PRO

www.vodojemy.info / www.vodojemy-pro.cz

Projekt manager:

MILOSLAV MARTÍNEK
tel.: +420 602 324 713
+420 312 285 771

www.vodojemy.info
www.vodojemy-pro.cz

martinek@vodojemy.info
martinek@vodojemy-pro.cz

S K
STAVBY Kladno
STAVBY Kladno s.r.o.
Vrapická 685
Kladno 272 03

Odpovědný projektant:

Ing. DAVID KOHOUT
tel.: +420 602 346 152

kohout@vodojemy.info
kohout@vodojemy-pro.cz

VODOJEM-PRO:

2 x 20 m³

STŘECHA SEDLOVÁ

Výkres:

POHLED 3

Datum 09/2019

Stupeň p.d. VTD

Číslo zakázky –


Měřítko 1:50

Formát A3

Číslo přílohy: 8


Tento projekt je duševním majetkem firmy Stavby Kladno s.r.o. (www.vodojemy.info / www.vodojemy-pro.cz) a podléhá ochraně dle příslušných zákonů. Bez písemného souhlasu firem není dovoleno tento plán rozmnožovat nebo předat další osobě. V případě zneužití bude postupováno dle občanského zákoníku.

POHLED 4 – TYPOVÝ VODEJEM PRO

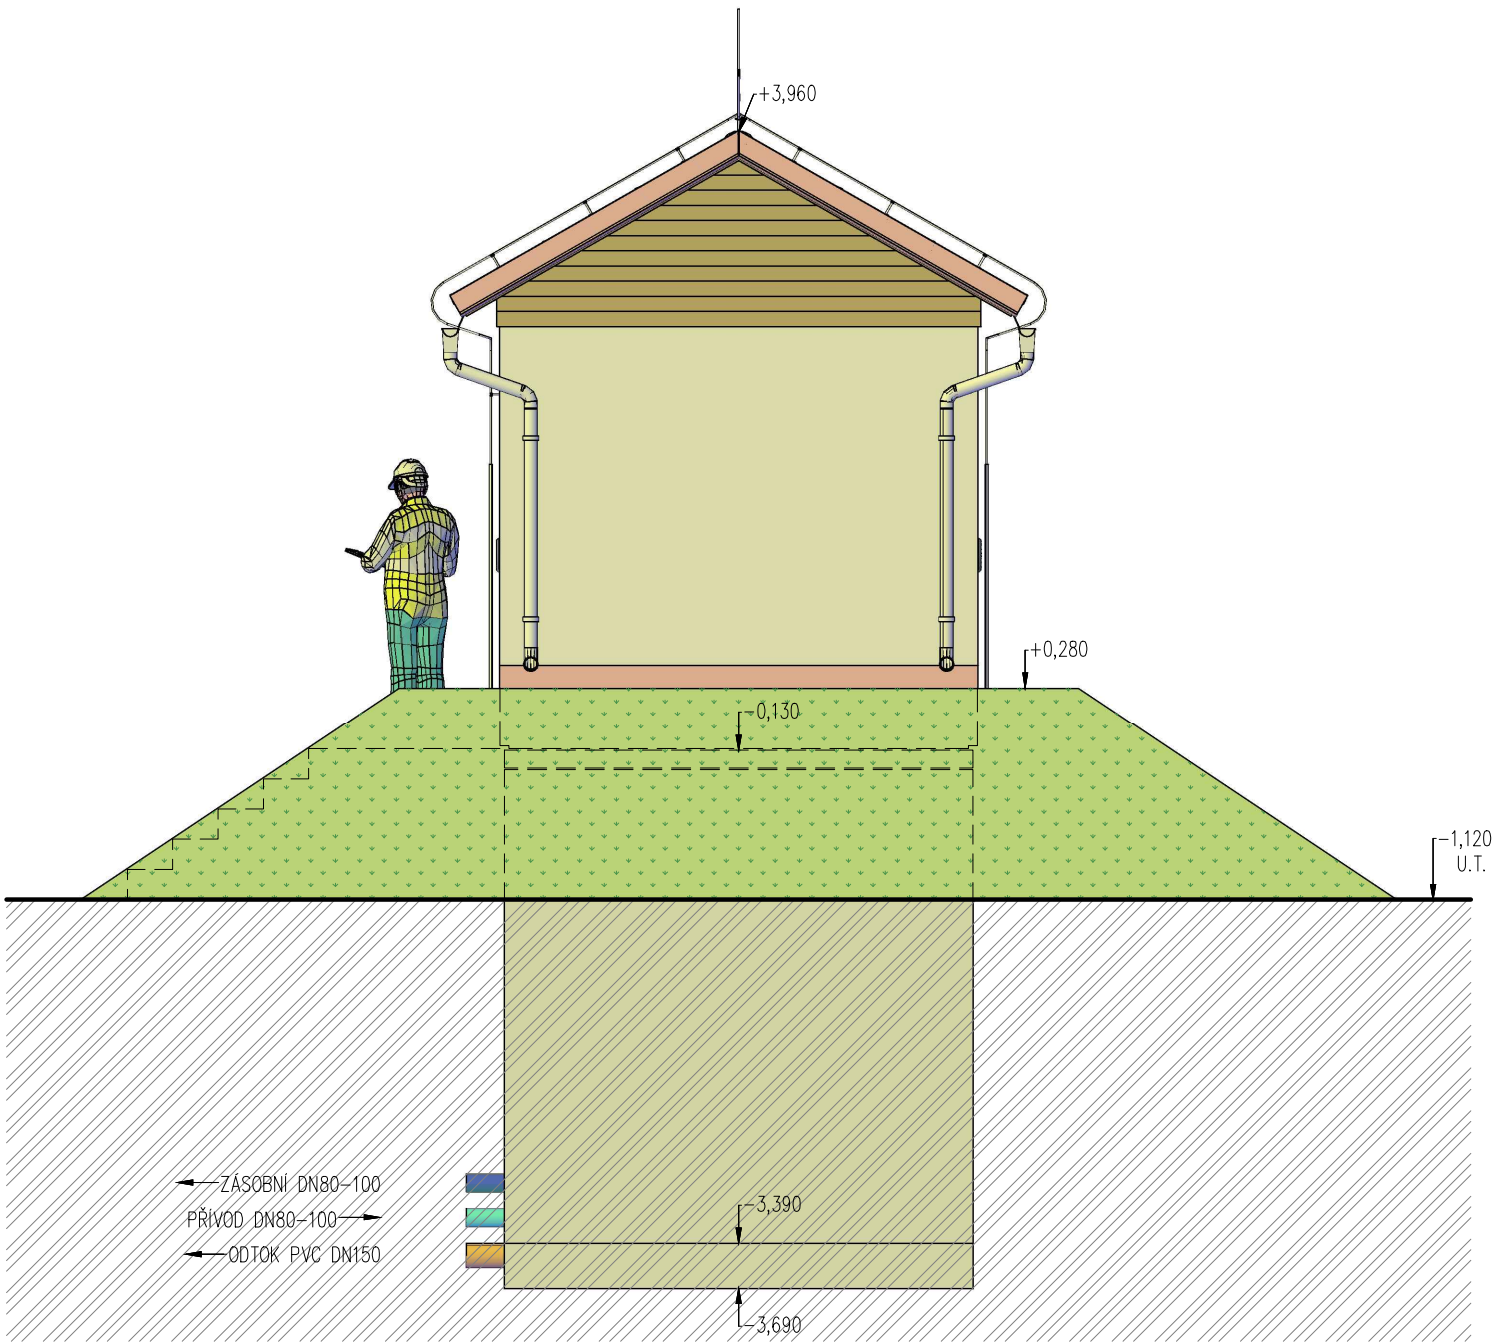

BETON SCC 45/55-XC4
DLE ČSN EN 206, VODONEPROUSTNÝ
VÝZTUŽ B500B
DLE ČSN EN 10080
KRYTÍ VÝZTUŽE
BĚŽNÉ PLOCHY 25mm
NÁVRH
NAVRŽENO DLE ČSN EN 1992-1-1
R30
POŽADOVANÁ ODOLNOST DLE ČSN EN 1992-1-2
TŘÍDA KONSTRUKCE S4

SESTAVA
ARMATURNÍ KOMORA – 1x VA 3030
AKUMULAČNÍ NÁDŽ – 2x VN 3036
TECHNOLOGICKÝ OBJEKT – 1x VD 3054
VÝŠKA HLADINY VODY =2,50 m

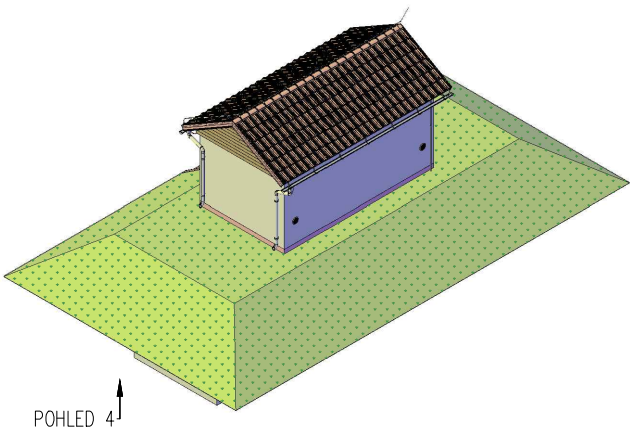


TYPOVÉ VODOJEMY - PRO

www.vodojemy.info / www.vodojemy-pro.cz

Projekt manager: MILOSLAV MARTÍNEK tel.: +420 602 324 713 +420 312 285 771 martinek@vodojemy.info martinek@vodojemy-pro.cz		www.vodojemy.info www.vodojemy-pro.cz stavbykladno@vodojemy.info stavbykladno@vodojemy-pro.cz		S K STAVBY Kladno STAVBY Kladno s.r.o. Vrapická 685 Kladno 272 03		Odpovědný projektant: Ing. DAVID KOHOUT tel.: +420 602 346 152 kohout@vodojemy.info kohout@vodojemy-pro.cz	
VODOJEM-PRO:		2 x 20 m ³ STŘECHA SEDLOVÁ		Datum		09/2019	
Výkres:		POHLED 4		Stupeň p.d.		VTD	
				Číslo zakázky		–	
				Měřítko		1:50	
				Formát		A3	
				Číslo přílohy:		9	

Tento projekt je duševním majetkem firmy Stavby Kladno s.r.o. (www.vodojemy.info / www.vodojemy-pro.cz) a podléhá ochraně dle příslušných zákonů. Bez písemného souhlasu firem není dovoleno tento plán rozmnožovat nebo předat další osobě. V případě zneužití bude postupováno dle občanského zákoníku.


POHLED 2 – TYPOVÝ VODEJEM PRO

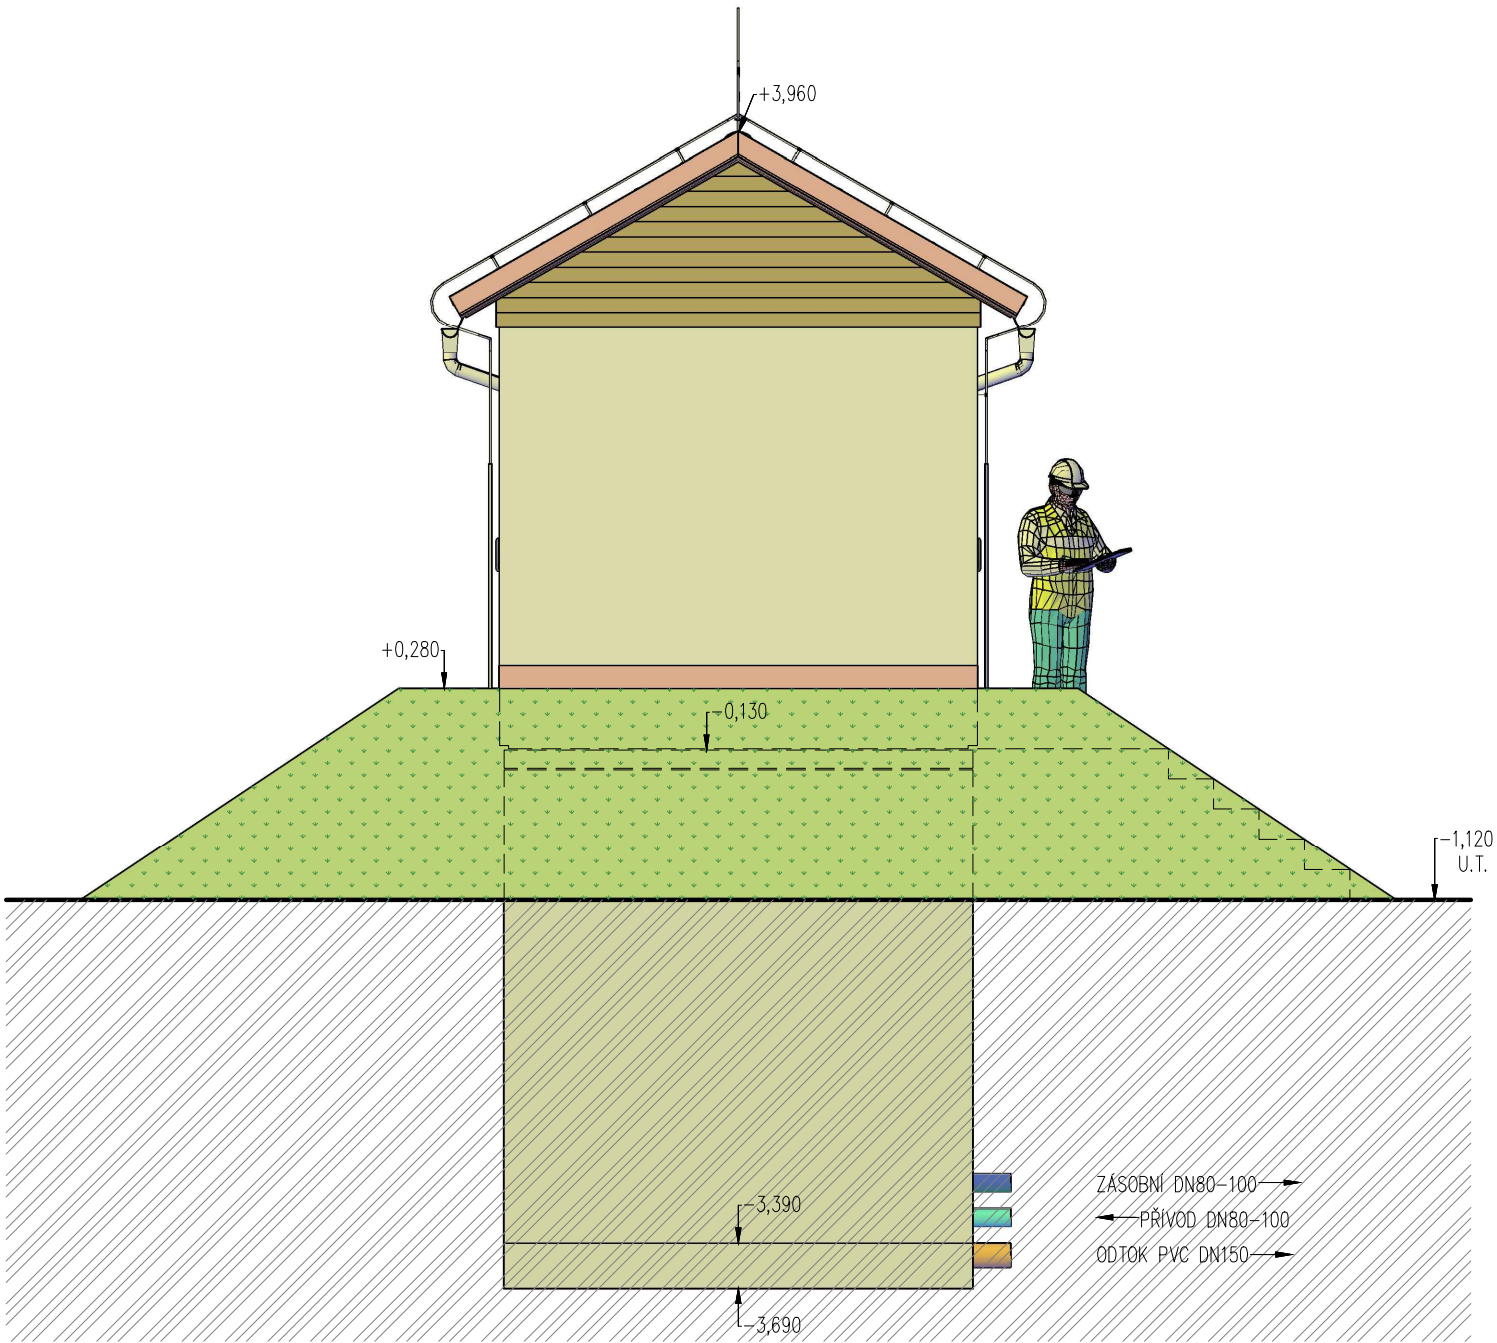

BETON SCC 45/55-XC4
DLE ČSN EN 206, VODONEPROUSTNÝ
VÝZTUŽ B500B
DLE ČSN EN 10080
KRYTÍ VÝZTUŽE
BĚŽNÉ PLOCHY 25mm
NÁVRH
NAVRŽENO DLE ČSN EN 1992-1-1
R30
POŽADOVANÁ ODOLNOST DLE ČSN EN 1992-1-2
TŘÍDA KONSTRUKCE S4

SESTAVA
ARMATURNÍ KOMORA – 1x VA 3030
AKUMULAČNÍ NÁDŽ – 2x VN 3036
TECHNOLOGICKÝ OBJEKT – 1x VD 3054

VÝŠKA HLADINY VODY =2,50 m

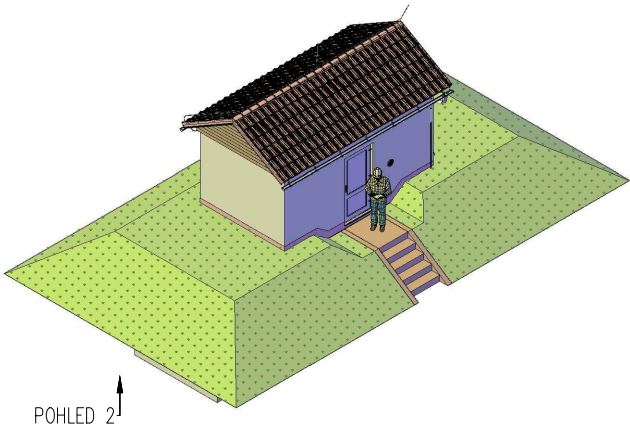


TYPOVÉ VODOJEMY - PRO

www.vodojemy.info / www.vodojemy-pro.cz

Projekt manager: MILOSLAV MARTÍNEK tel.: +420 602 324 713 +420 312 285 771 www.vodojemy.info www.vodojemy-pro.cz martinek@vodojemy.info martinek@vodojemy-pro.cz		Odpovědný projektant: Ing. DAVID KOHOUT tel.: +420 602 346 152 kohout@vodojemy.info kohout@vodojemy-pro.cz	
VODOJEM-PRO:		Datum 09/2019 Stupeň p.d. VTD Číslo zakázky – Měřítko 1:50 Formát A3	
Výkres:		Číslo přílohy: 7	

Tento projekt je duševním majetkem firmy Stavby Kladno s.r.o. (www.vodojemy.info / www.vodojemy-pro.cz) a podléhá ochraně dle příslušných zákonů. Bez písemného souhlasu firem není dovoleno tento plán rozmnožovat nebo předat další osobě. V případě zneužití bude postupováno dle občanského zákoníku.


TECHNOLOGICKÝ OBJEKT – POHLED SHORA

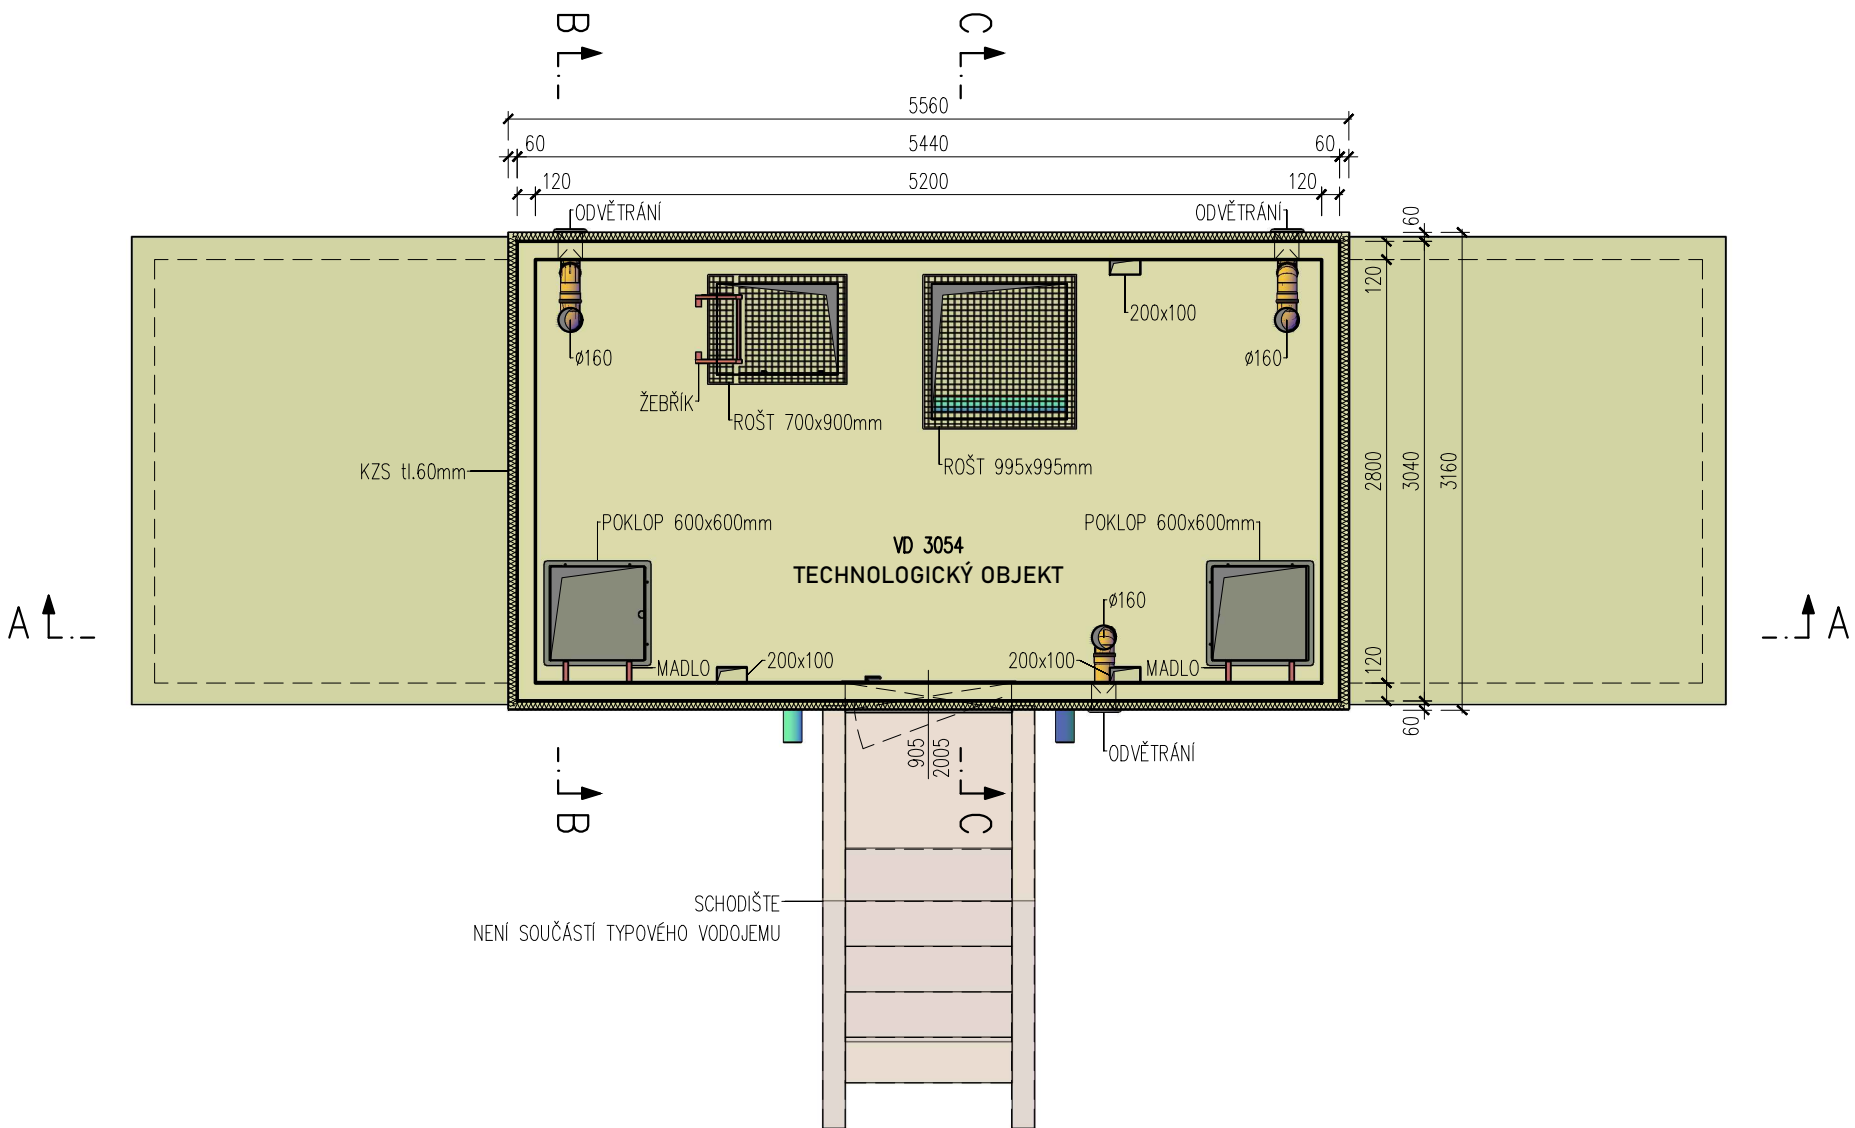

BETON SCC 45/55–XC4
DLE ČSN EN 206, VODONEPROPUSTNÝ
VÝZTUŽ B500B
DLE ČSN EN 10080
KRYTÍ VÝZTUŽE
BĚŽNÉ PLOCHY 25mm
NÁVRH
NAVRŽENO DLE ČSN EN 1992–1–1
R30
POŽADOVANÁ ODOLNOST DLE ČSN EN 1992–1–2
TŘÍDA KONSTRUKCE S4

SESTAVA
ARMATURNÍ KOMORA – 1x VA 3030
AKUMULAČNÍ NÁDŽ – 2x VN 3036
TECHNOLOGICKÝ OBJEKT – 1x VD 3054

VÝŠKA HLADINY VODY =2,50 m

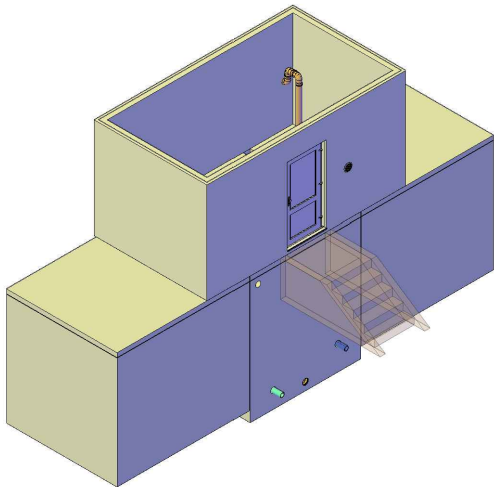

TYPOVÉ VODOJEMY - PRO

www.vodojemy.info / www.vodojemy-pro.cz

Projekt manager:

MILOSLAV MARTÍNEK
tel.: +420 602 324 713
+420 312 285 771

www.vodojemy.info
www.vodojemy-pro.cz

martinek@vodojemy.info
martinek@vodojemy-pro.cz

S K
STAVBY Kladno
STAVBY Kladno s.r.o.
Vrapická 685
Kladno 272 03

Odpovědný projektant:

Ing. DAVID KOHOUT
tel.: +420 602 346 152

kohout@vodojemy.info
kohout@vodojemy-pro.cz

VODOJEM-PRO:

2 x 20 m³

STŘECHA SEDLOVÁ

Výkres:

TECHNOLOGICKÝ OBJEKT

Datum 09/2019

Stupeň p.d. VTD

Číslo zakázky –


Měřítko 1:50

Formát A3

Číslo přílohy: 1

Tento projekt je duševním majetkem firmy Stavby Kladno s.r.o. (www.vodojemy.info / www.vodojemy-pro.cz) a podléhá ochraně dle příslušných zákonů. Bez písemného souhlasu firem není dovoleno tento plán rozmnožovat nebo předat další osobě. V případě zneužití bude postupováno dle občanského zákoníku.


ŘEZ A-A – TYPOVÝ VODOJEM PRO

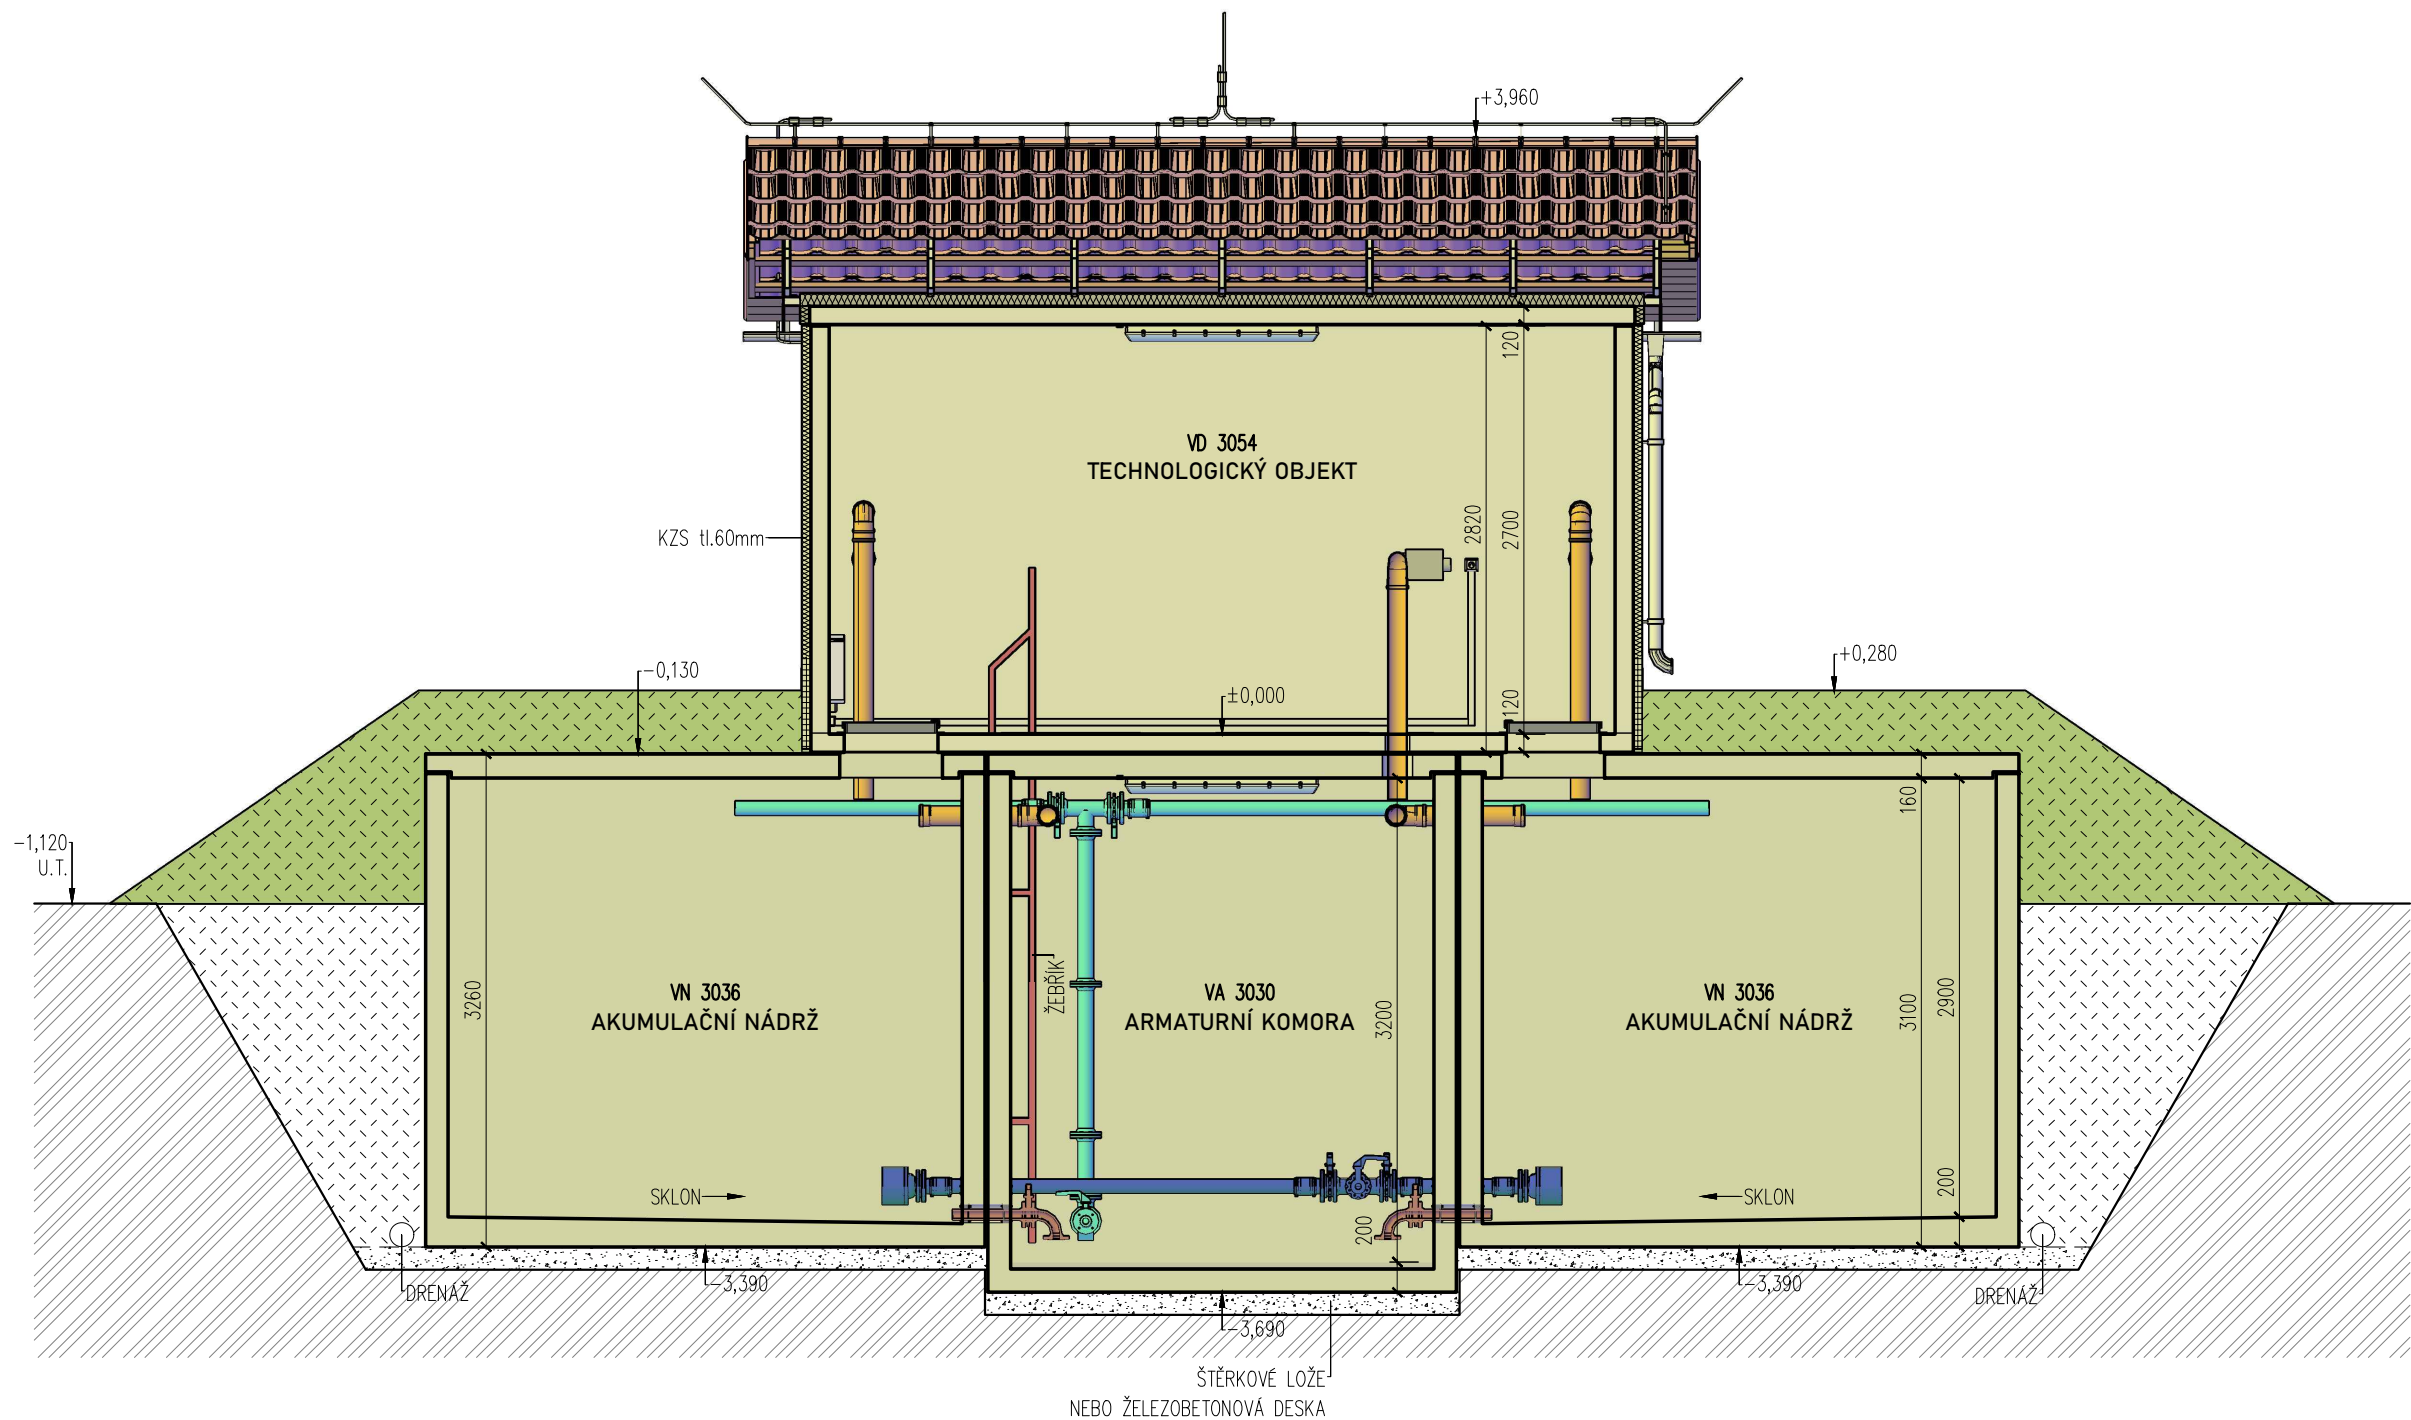

BETON SCC 45/55–XC4
DLE ČSN EN 206, VODONEPROUSTNÝ
VÝZTUŽ B500B
DLE ČSN EN 10080
KRYTÍ VÝZTUŽE
BĚŽNÉ PLOCHY 25mm
NÁVRH
NAVRŽENO DLE ČSN EN 1992–1–1
R30
POŽADOVANÁ ODOLNOST DLE ČSN EN 1992–1–2
TŘÍDA KONSTRUKCE S4

SESTAVA
ARMATURNÍ KOMORA – 1x VA 3030
AKUMULAČNÍ NÁDRŽ – 2x VN 3036
TECHNOLOGICKÝ OBJEKT – 1x VD 3054

VÝŠKA HLADINY VODY =2,50 m

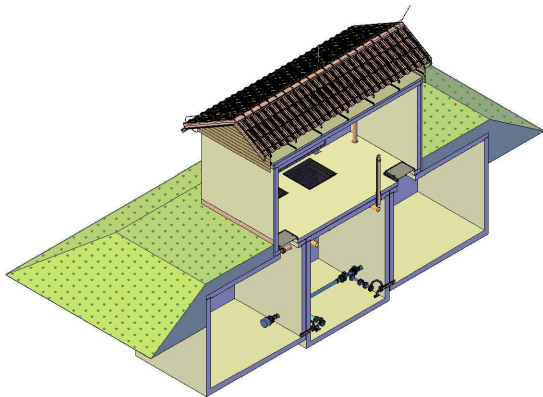

TYPOVÉ VODOJEMY - PRO

www.vodojemy.info / www.vodojemy-pro.cz

Projekt manager:

MILOSLAV MARTÍNEK
tel.: +420 602 324 713
+420 312 285 771

www.vodojemy.info
www.vodojemy-pro.cz

martinek@vodojemy.info
martinek@vodojemy-pro.cz

S K
STAVBY Kladno
STAVBY Kladno s.r.o.
Vrapická 685
Kladno 272 03

Odpovědný projektant:

Ing. DAVID KOHOUT
tel.: +420 602 346 152

kohout@vodojemy.info
kohout@vodojemy-pro.cz

VODOJEM-PRO:

2 x 20 m³

STŘECHA SEDLOVÁ

Výkres:

ŘEZ A-A

Datum 09/2019

Stupeň p.d. VTD

Číslo zakázky –


Měřítko 1:50

Formát A3

Číslo přílohy: 3

Tento projekt je duševním majetkem firmy Stavby Kladno s.r.o. (www.vodojemy.info / www.vodojemy-pro.cz) a podléhá ochraně dle příslušných zákonů. Bez písemného souhlasu firem není dovoleno tento plán rozmnožovat nebo předat další osobě. V případě zneužití bude postupováno dle občanského zákoníku.


ŘEZ B-B – TYPOVÝ VODOJEM PRO

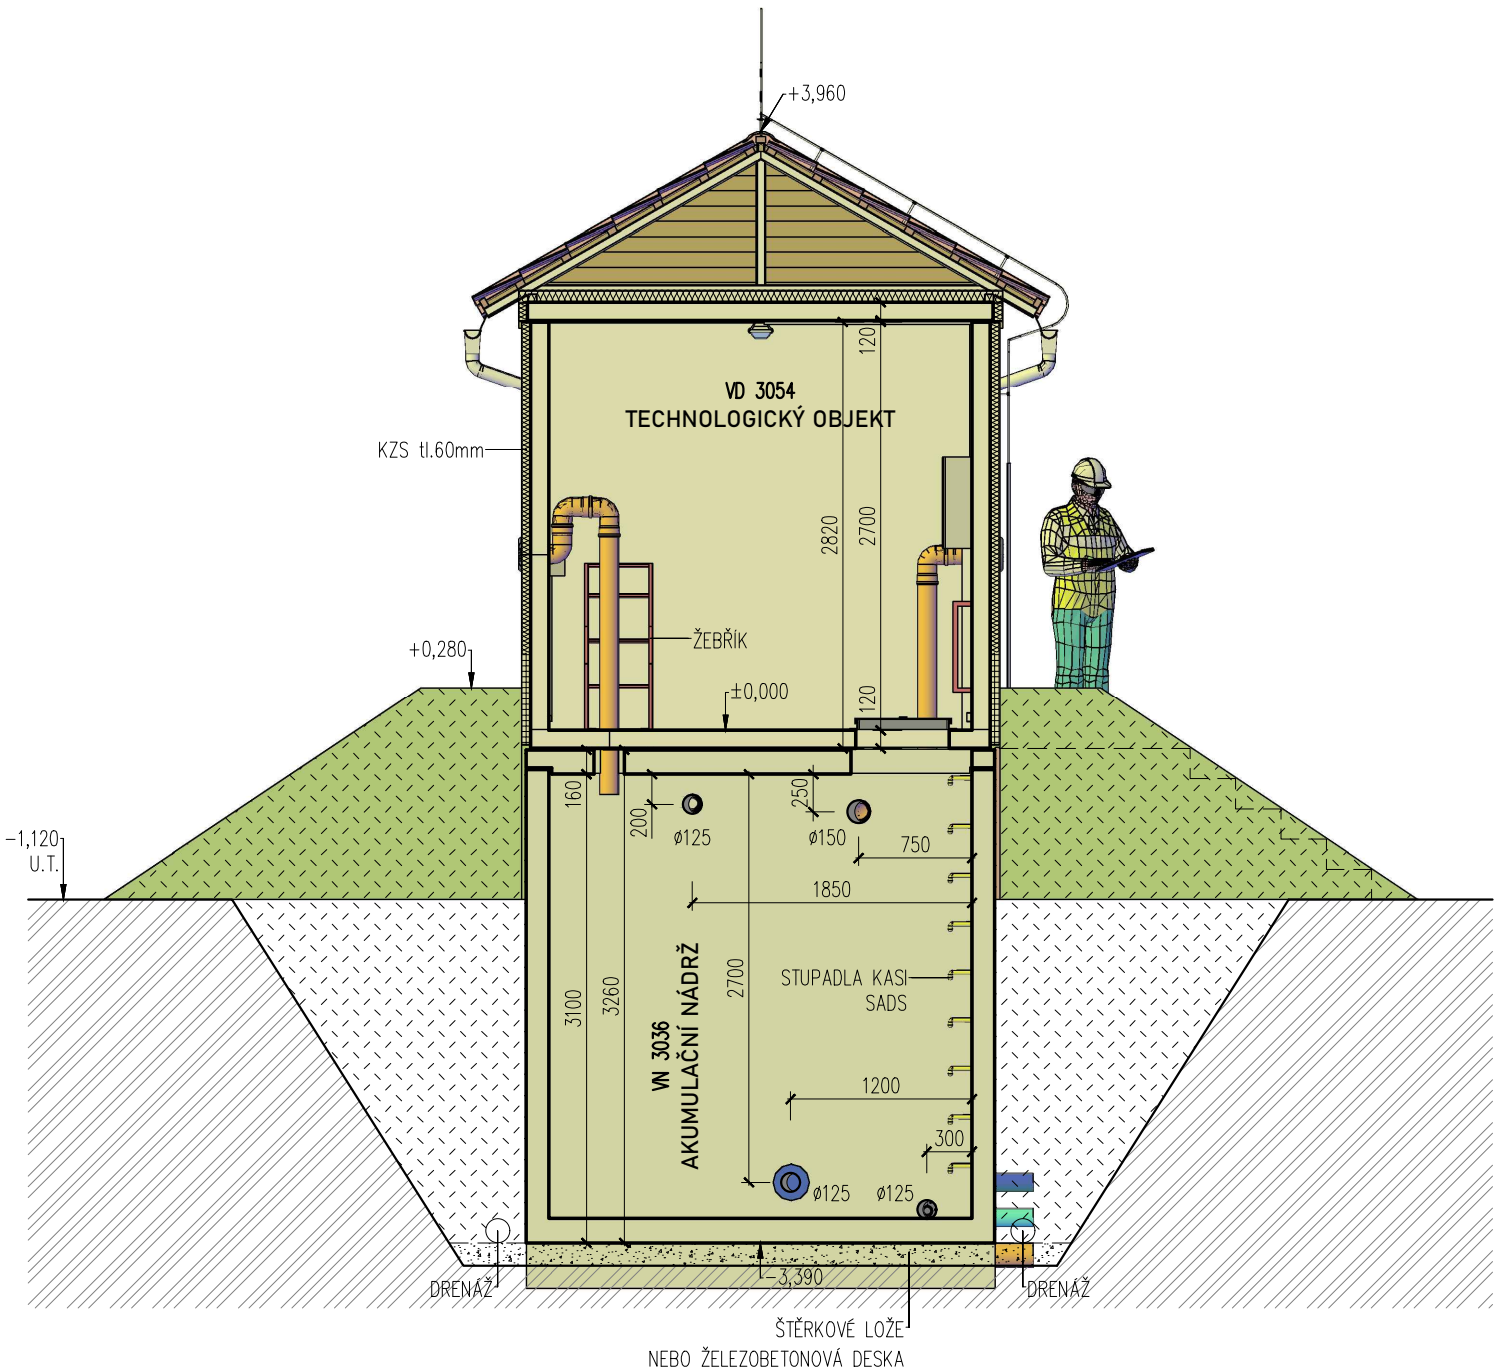

BETON SCC 45/55–XC4
DLE ČSN EN 206, VODONEPROUSTNÝ
VÝZTUŽ B500B
DLE ČSN EN 10080
KRYTÍ VÝZTUŽE
BĚŽNÉ PLOCHY 25mm
NÁVRH
NAVRŽENO DLE ČSN EN 1992–1–1
R30
POŽADOVANÁ ODOLNOST DLE ČSN EN 1992–1–2
TŘÍDA KONSTRUKCE S4

SESTAVA
ARMATURNÍ KOMORA – 1x VA 3030
AKUMULAČNÍ NÁDŽ – 2x VN 3036
TECHNOLOGICKÝ OBJEKT – 1x VD 3054

VÝŠKA HLADINY VODY =2,50 m

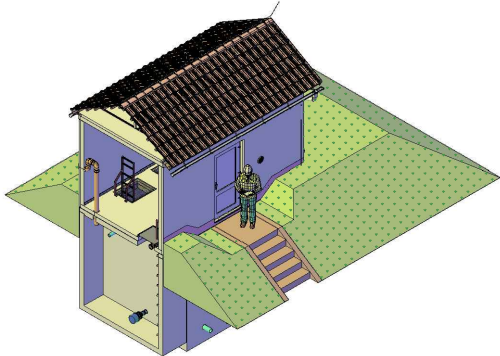

TYPOVÉ VODOJEMY - PRO

www.vodojemy.info / www.vodojemy-pro.cz

Projekt manager:

MILOSLAV MARTÍNEK
tel.: +420 602 324 713
+420 312 285 771

www.vodojemy.info
www.vodojemy-pro.cz

martinek@vodojemy.info
martinek@vodojemy-pro.cz

S K
STAVBY Kladno
STAVBY Kladno s.r.o.
Vrapická 685
Kladno 272 03

Odpovědný projektant:

Ing. DAVID KOHOUT
tel.: +420 602 346 152

kohout@vodojemy.info
kohout@vodojemy-pro.cz

VODOJEM-PRO:

2 x 20 m³

STŘECHA SEDLOVÁ


Výkres:

ŘEZ B-B

Datum	09/2019
Stupeň p.d.	VTD
Číslo zakázky	–
Měřítko	1:50
Formát	A3
Číslo přílohy	4

Tento projekt je duševním majetkem firmy Stavby Kladno s.r.o. (www.vodojemy.info / www.vodojemy-pro.cz) a podléhá ochraně dle příslušných zákonů. Bez písemného souhlasu firem není dovoleno tento plán rozmnožovat nebo předat další osobě. V případě zneužití bude postupováno dle občanského zákoníku.

ŘEZ C-C – TYPOVÝ VODOJEM PRO

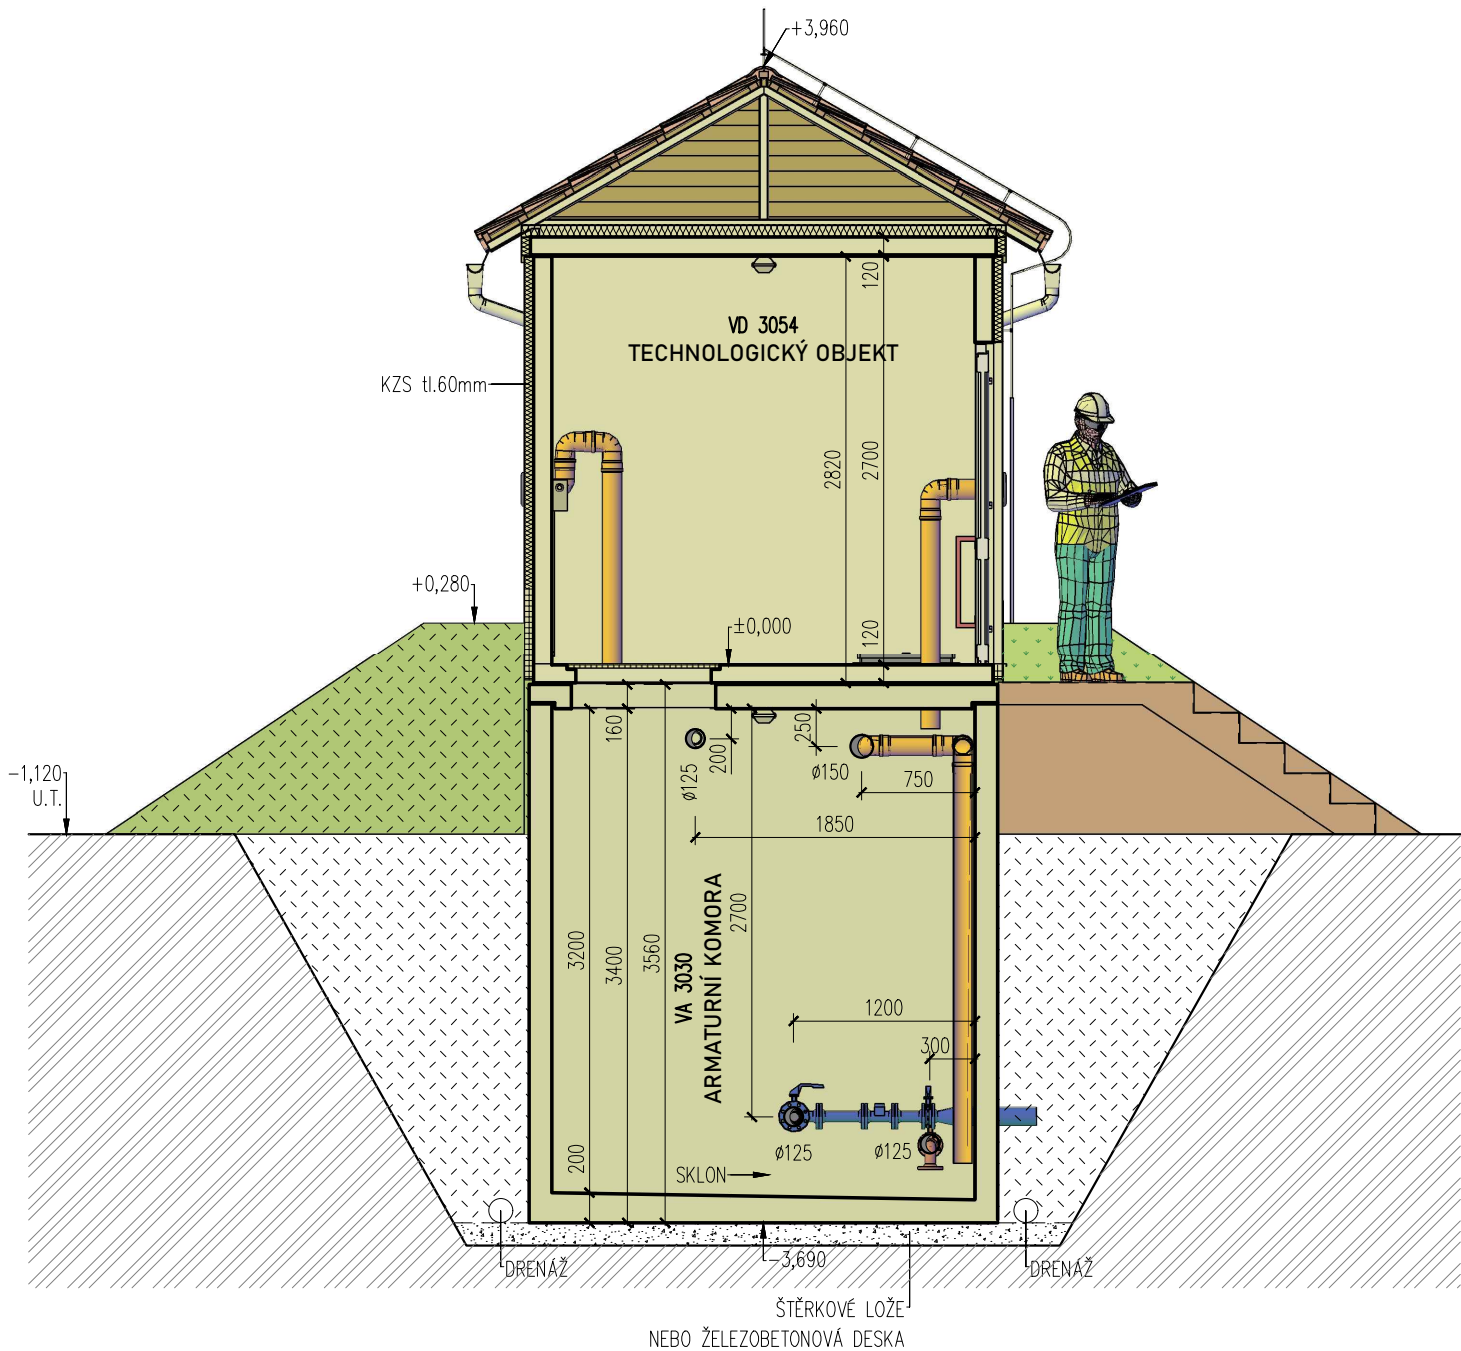

BETON SCC 45/55–XC4

DLE ČSN EN 206, VODONEPROUSTNÝ

VÝZTUŽ B500B

DLE ČSN EN 10080

KRYTÍ VÝZTUŽE

BĚŽNÉ PLOCHY 25mm

NÁVRH

NAVRŽENO DLE ČSN EN 1992–1–1

R30

POŽADOVANÁ ODOLNOST DLE ČSN EN 1992–1–2

TŘÍDA KONSTRUKCE S4


SESTAVA

ARMATURNÍ KOMORA – 1x VA 3030

AKUMULAČNÍ NÁDŽ – 2x VN 3036

TECHNOLOGICKÝ OBJEKT – 1x VD 3054

VÝŠKA HLADINY VODY =2,50 m

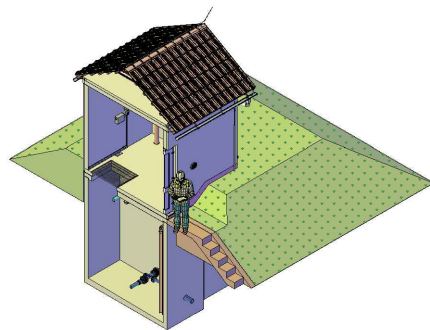

TYPOVÉ VODOJEMY - PRO

www.vodojemy.info / www.vodojemy-pro.cz

Projekt manager:

MILOSLAV MARTÍNEK

tel.: +420 602 324 713

+420 312 285 771

www.vodojemy.info

www.vodojemy-pro.cz

martinek@vodojemy.info

martinek@vodojemy-pro.cz

S K

STAVBY Kladno

STAVBY Kladno s.r.o.

Vrapická 685

Kladno 272 03

Odpovědný projektant:

Ing. DAVID KOHOUT

tel.: +420 602 346 152

kohout@vodojemy.info

kohout@vodojemy-pro.cz

VODOJEM-PRO:

2 x 20 m³

STŘECHA SEDLOVÁ

Výkres:

ŘEZ C-C

Datum 09/2019

Stupeň p.d. VTD

Číslo zakázky –


Měřítko 1:50

Formát A3

Číslo přílohy: 5

Tento projekt je duševním majetkem firmy Stavby Kladno s.r.o. (www.vodojemy.info / www.vodojemy-pro.cz) a podléhá ochraně dle příslušných zákonů. Bez písemného souhlasu firem není dovoleno tento plán rozmnožovat nebo předat další osobě. V případě zneužití bude postupováno dle občanského zákoníku.


ARMATURNÍ KOMORA, AKUMULAČNÍ NÁDRŽ – POHLED SHORA

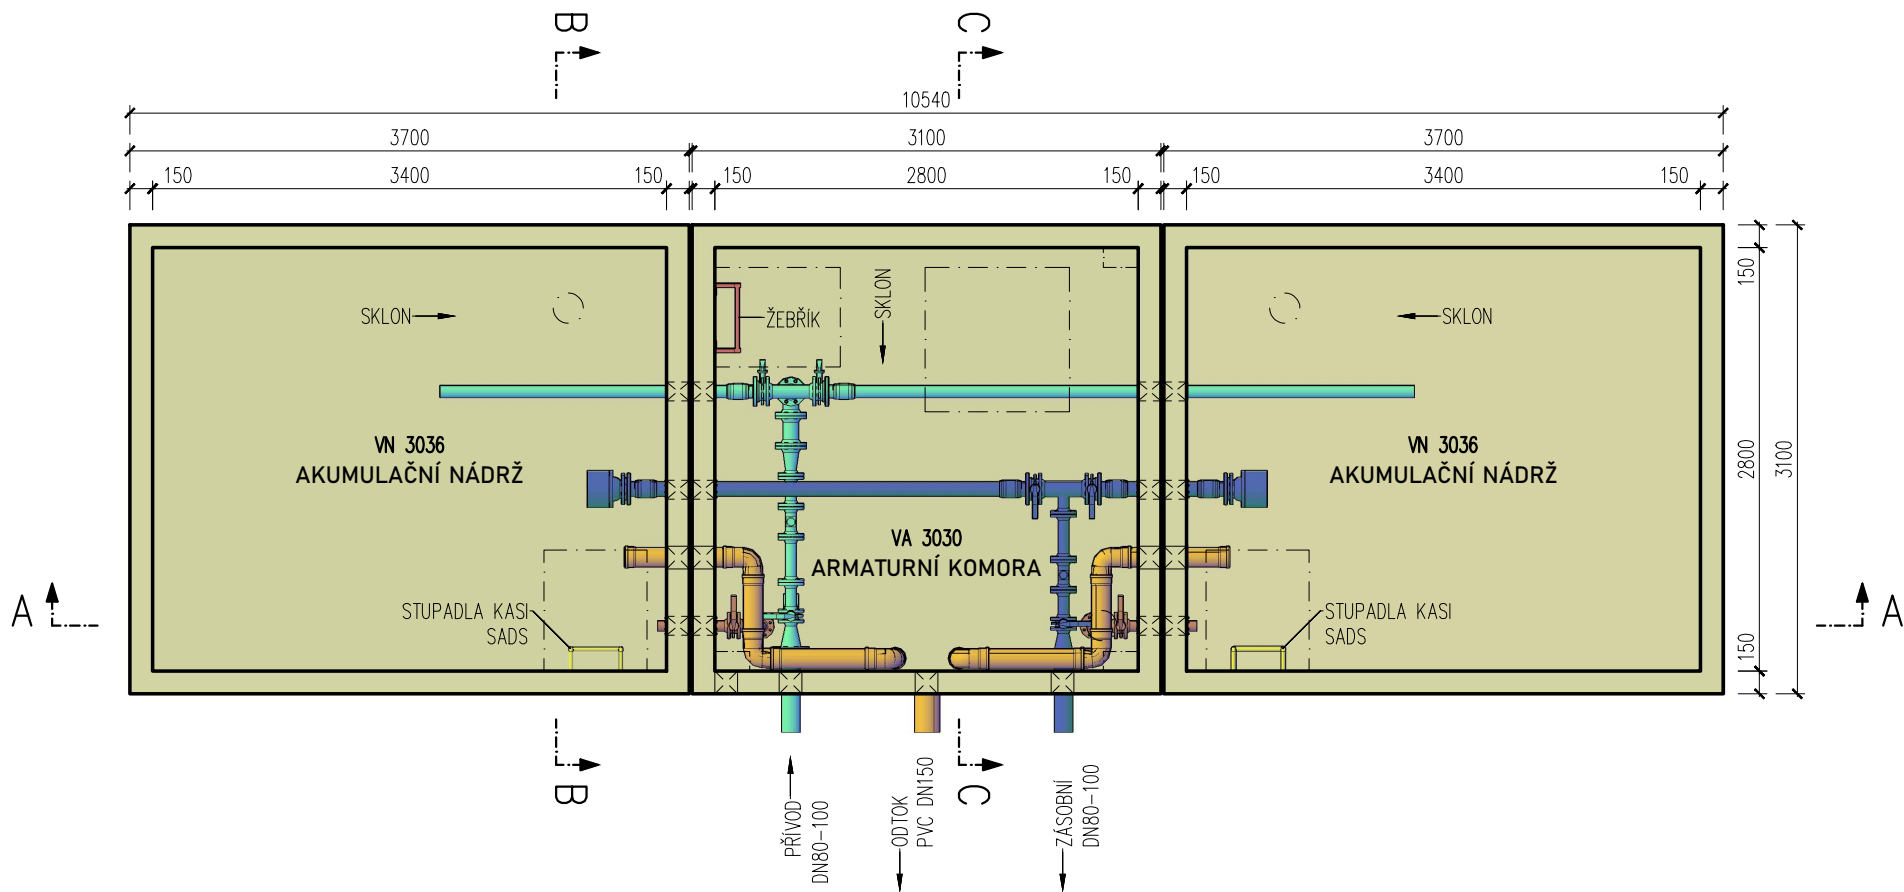

BETON SCC 45/55-XC4
DLE ČSN EN 206, VODONEPROUSTNÝ
VÝZTUŽ B500B
DLE ČSN EN 10080
KRYTÍ VÝZTUŽE
BĚŽNÉ PLOCHY 25mm
NÁVRH
NAVRŽENO DLE ČSN EN 1992-1-1
R30
POŽADOVANÁ ODOLNOST DLE ČSN EN 1992-1-2
TŘÍDA KONSTRUKCE S4

SESTAVA
ARMATURNÍ KOMORA – 1x VA 3030
AKUMULAČNÍ NÁDRŽ – 2x VN 3036
TECHNOLOGICKÝ OBJEKT – 1x VD 3054

VÝŠKA HLADINY VODY =2,50 m

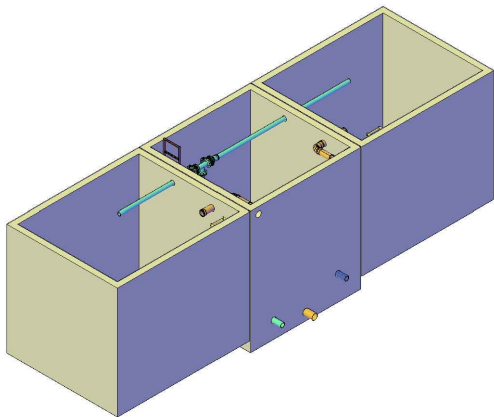

TYPOVÉ VODOJEMY - PRO

www.vodojemy.info / www.vodojemy-pro.cz

Projekt manager:

MILOSLAV MARTÍNEK
tel.: +420 602 324 713
+420 312 285 771

www.vodojemy.info
www.vodojemy-pro.cz

martinek@vodojemy.info
martinek@vodojemy-pro.cz

S K
STAVBY Kladno
STAVBY Kladno s.r.o.
Vrapická 685
Kladno 272 03

Odpovědný projektant:

Ing. DAVID KOHOUT
tel.: +420 602 346 152

kohout@vodojemy.info
kohout@vodojemy-pro.cz

VODOJEM-PRO:

2 x 20 m³

STŘECHA SEDLOVÁ


Výkres: **ARMATURNÍ KOMORA, AKUMULAČNÍ NÁDRŽ**

Datum	09/2019
Stupeň p.d.	VTD
Číslo zakázky	–
Měřítko	1:50
Formát	A3

Číslo přílohy: 2

Tento projekt je duševním majetkem firmy Stavby Kladno s.r.o. (www.vodojemy.info / www.vodojemy-pro.cz) a podléhá ochraně dle příslušných zákonů. Bez písemného souhlasu firem není dovoleno tento plán rozmnožovat nebo předat další osobě. V případě zneužití bude postupováno dle občanského zákoníku.

IZOMETRIE – TYPOVÝ VODEJEM PRO

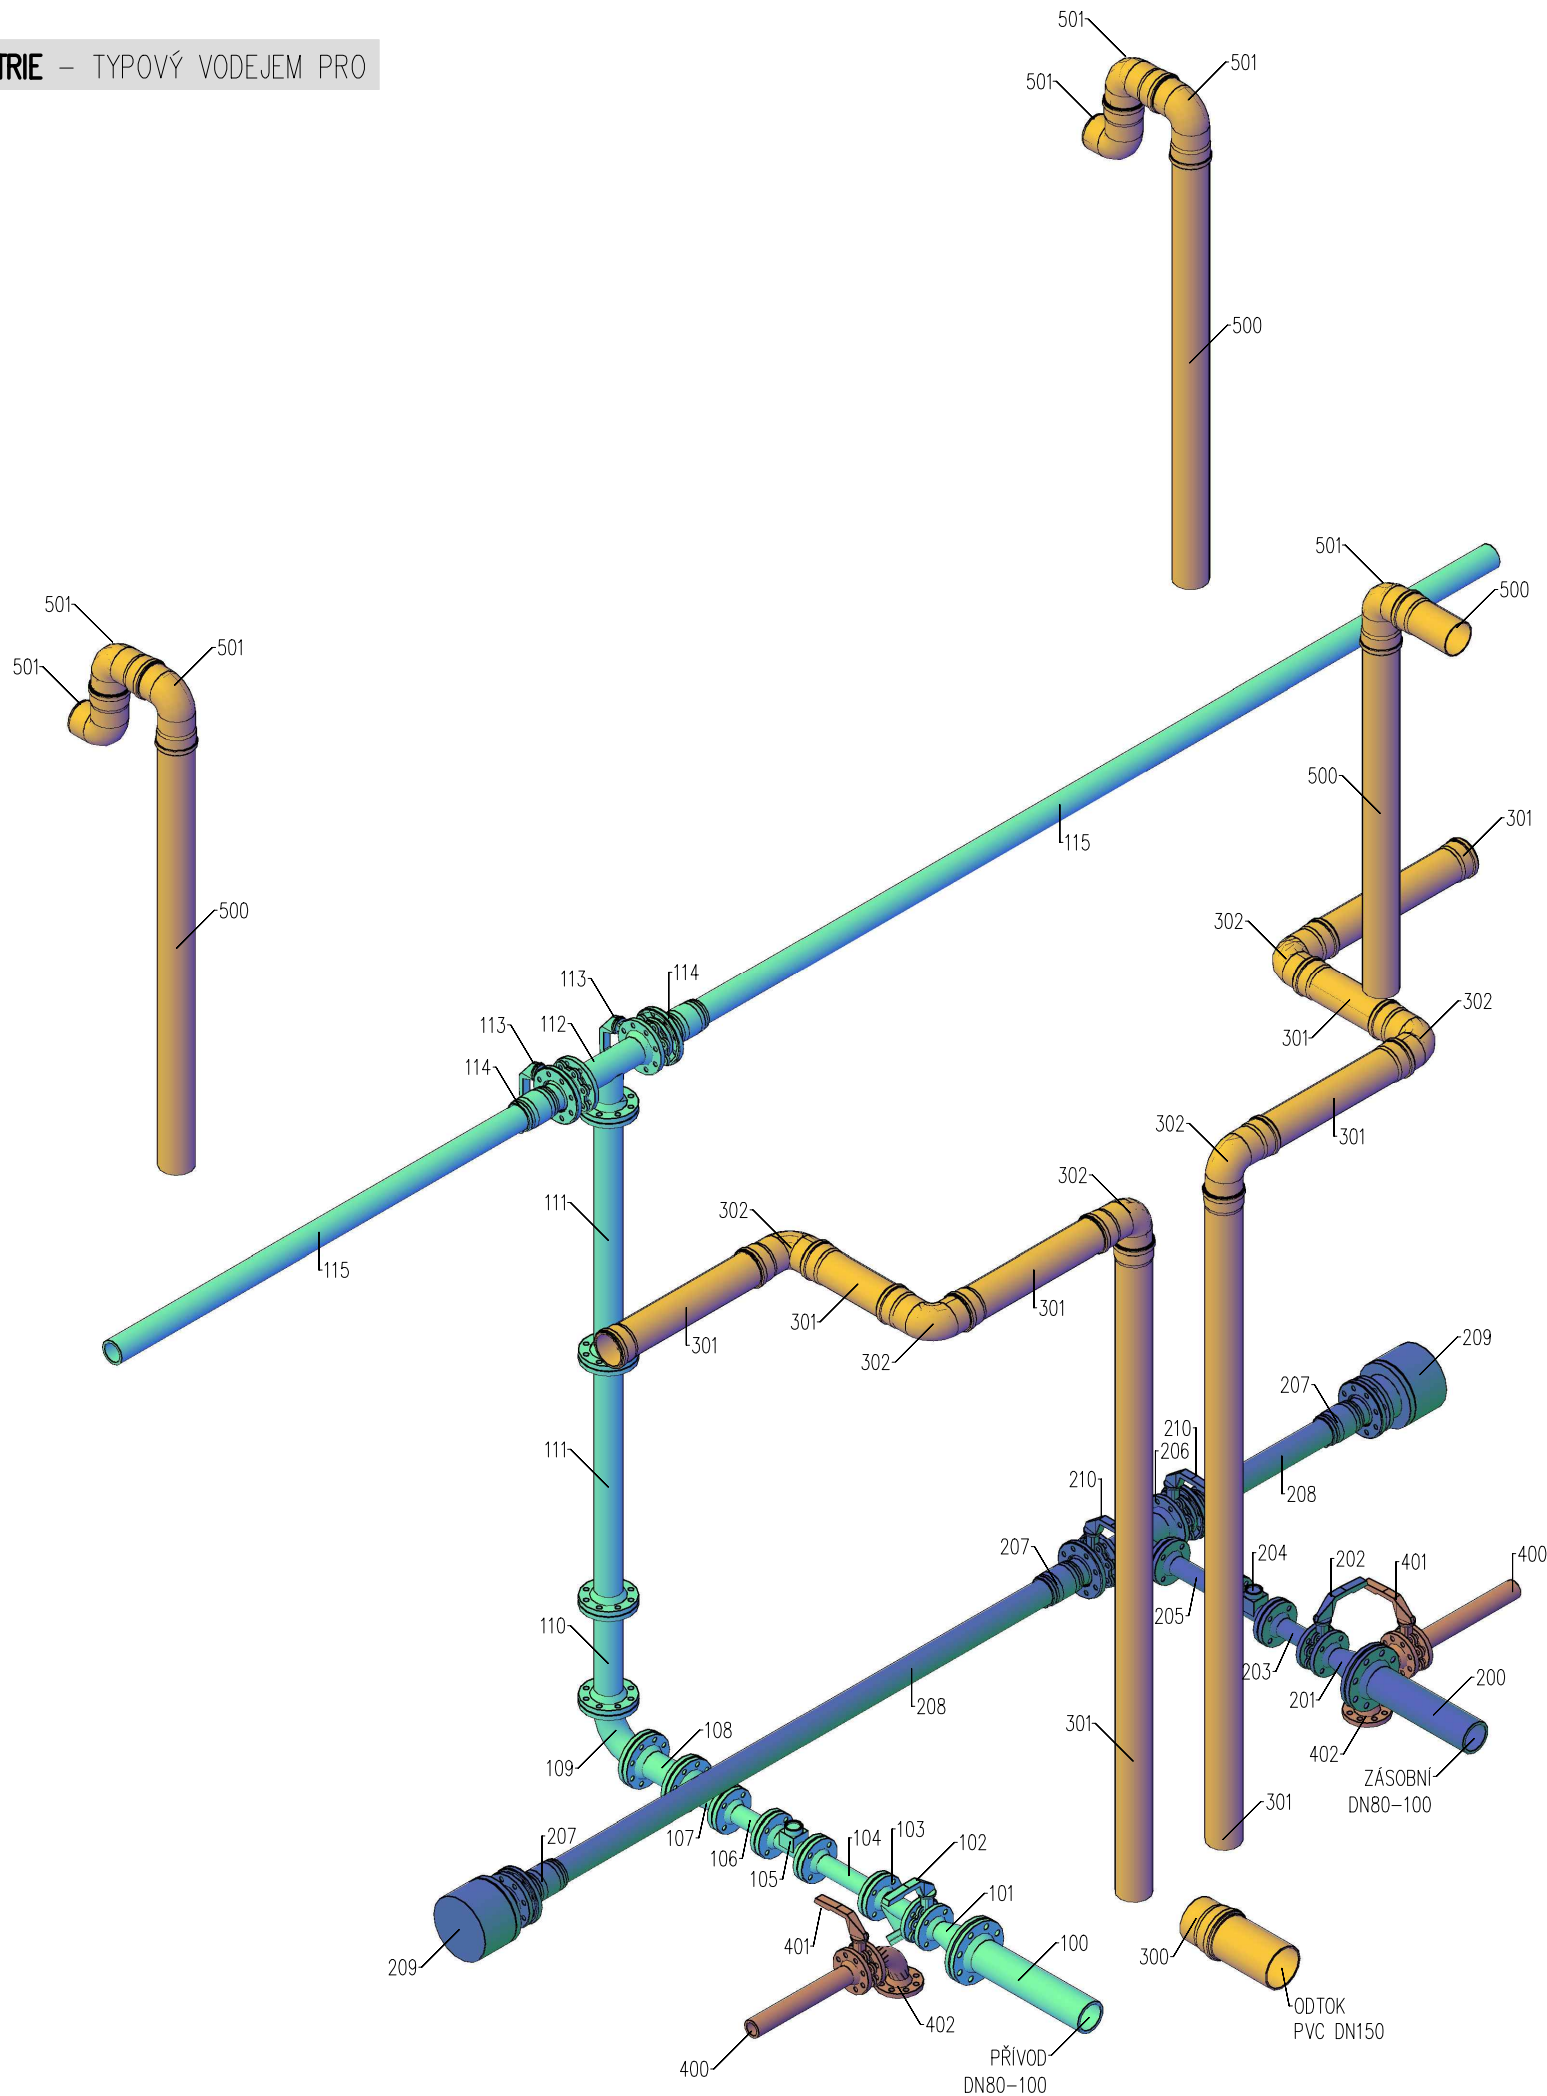

NAPOUŠTĚNÍ				
POZICE	OZNAČENÍ	NÁZEV	DIMENZE	POČET
100	PE/TVL	PE/TVL potrubí – přívod	100–150	1
101	FFR100/50	redukce 100/50 TVL	100/50	1
102	UK50	uzavírací mezipřírubová klapka	50	1
103	F50	filtr s nerez vložkou TVL	50	1
104	TP50/300	trubka přírubová TVL	50	1
105	vodoměr	vodoměr přírubový WPD	50	1
106	TP50/200	trubka přírubová TVL	50	1
107	FFR80/50	redukce 80/50 přírubová TVL	80/50	1
108	TP80/200	trubka přírubová TVL	80	1
109	Q80	koleno přírubové TVL	80	1
110	TP80/400	trubka přírubová TVL	80	1
111	TP80/1000	trubka přírubová TVL	80	2
112	T–Kus80	T kus TVL	80	1
113	UK80	uzavírací mezipřírubová klapka	80	2
114	ET90P	přechod PE90/příruba	80	2
115	PE90	trubka hladká PE90	80	2
ZÁSOBNÍ ŘÁD				
POZICE	OZNAČENÍ	NÁZEV	DIMENZE	POČET
200	PE/TVL	PE/TVL potrubí – zásobní řád	100	1
201	FFR100/50	redukce 100/50 TVL	100/50	1
202	UK50	uzavírací mezipřírubová klapka	50	1
203	TP50/200	trubka přírubová TVL	50	1
204	vodoměr	vodoměr přírubový WPD	50	1
205	TP50/300	trubka přírubová TVL	50	1
206	T–kus80/50	redukovaný T–kus 80/50/80 TVL	80/50	1
207	ET90P	přechod PE90/příruba	80	4
208	PE90	trubka hladká PE90	80	2
209	VK80	vtokový koš přírubový	80	2
210	UK80	uzavírací mezipřírubová klapka	80	2
PŘEPADY				
POZICE	OZNAČENÍ	NÁZEV	DIMENZE	POČET
300	KG 160	PVC KG / šachtové pouzdro–odtok	150	1
301	KG 125/3000	PVC KG hrdlová roura	125	8
302	KG 125/90st	PVC KG koleno 90 st	125	6
VYPOUŠTĚNÍ				
POZICE	OZNAČENÍ	NÁZEV	DIMENZE	POČET
400	F50	trubka příruba/hladká	50	2
401	UK50	uzavírací mezipřírubová klapka	50	2
402	Q50	koleno přírubové	50	2
ODVĚTRÁNÍ				
POZICE	OZNAČENÍ	NÁZEV	DIMENZE	POČET
500	KG 125/2000	PVC KG hrdlová roura	125	3
501	KG 125/90st	PVC KG koleno 90 st	125	7

TYPOVÉ VODOJEMY - PRO

www.vodojemy.info / www.vodojemy-pro.cz

Projekt manager:
MILOSLAV MARTÍNEK
tel.: +420 602 324 713
+420 312 285 771

www.vodojemy.info
www.vodojemy-pro.cz
martinek@vodojemy.info
martinek@vodojemy-pro.cz

S K
STAVBY Kladno
STAVBY Kladno s.r.o.
Vrapická 685
Kladno 272 03

Odpovědný projektant:
Ing. DAVID KOHOUT
tel.: +420 602 346 152
kohout@vodojemy.info
kohout@vodojemy-pro.cz

VODOJEM-PRO:

2 x 20 m³
STŘECHA SEDLOVÁ


Výkres:

IZOMETRIE

Datum	09/2019
Stupeň p.d.	VTD
Číslo zakázky	–
Měřítko	1:50
Formát	A3
Číslo přílohy:	10

Tento projekt je duševním majetkem firmy Stavby Kladno s.r.o. (www.vodojemy.info / www.vodojemy-pro.cz) a podléhá ochraně dle příslušných zákonů. Bez písemného souhlasu firm není dovoleno tento plán rozmnožovat nebo předat další osobě. V případě zneužití bude postupováno dle občanského zákoníku.


TECHNOLOGICKÝ OBJEKT – POHLED SHORA

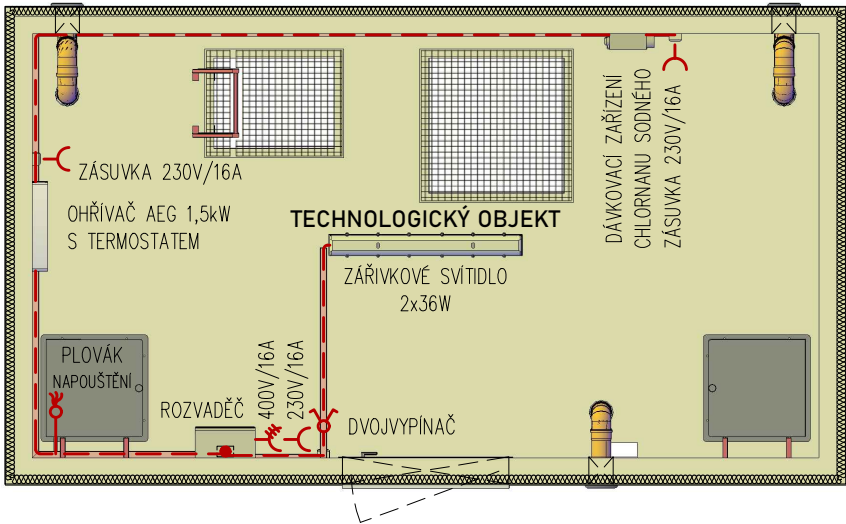

LEGENDA

- ZÁŘIVKOVÉ SVÍTIDLO 2x36W
- OHŘÍVAČ AEG 1,5kW S TERMOSTATEM
- DÁVKOVACÍ ZAŘÍZENÍ CHLORNANU SODNÉHO
- ROZVADĚČ
- DVOJVYPÍNAČ
- ZÁSUVKA 230V/16A
- ZÁSUVKA 400V/16A
- PLOVÁK, NAPOUŠTĚNÍ VODOJEMU
- UKLÁDACÍ LIŠTY 20x40, 40x60, 70x110
- CYKY 3Cx2,5, CYKY 3Cx1,5

ARMATURNÍ KOMORA, AKUMULAČNÍ NÁDRŽ – POHLED SHORA

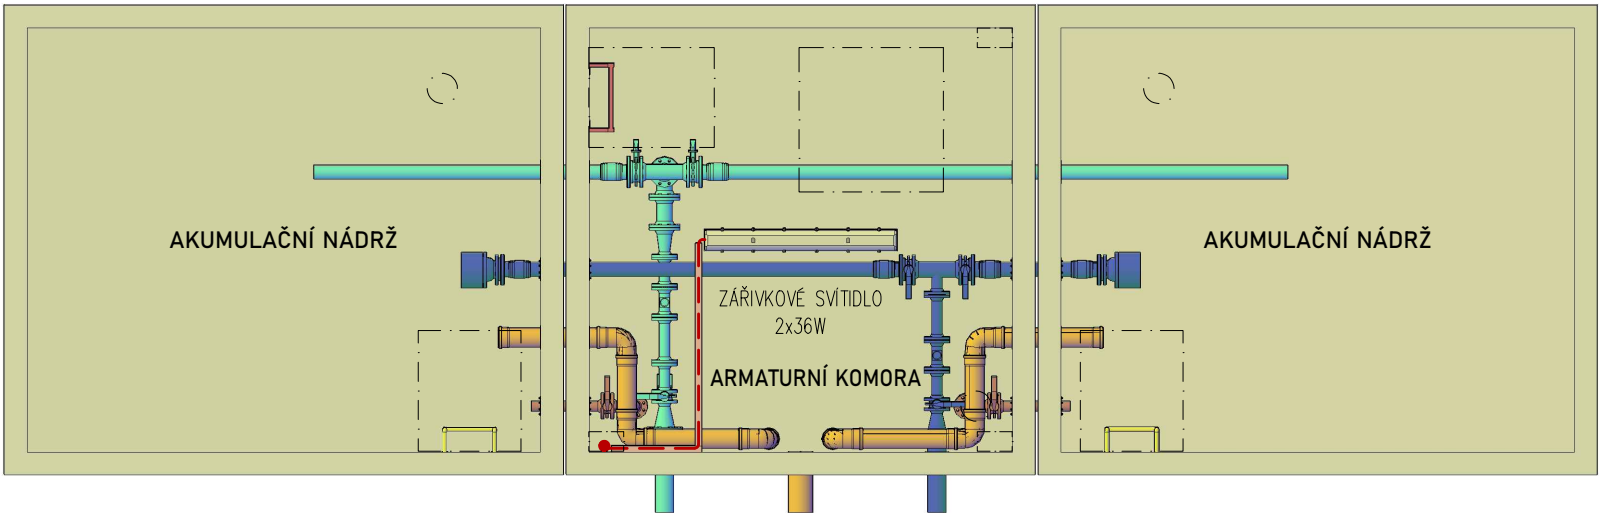

TYPOVÉ VODOJEMY - PRO		
www.vodojemy.info / www.vodojemy-pro.cz		
Projekt manager: MILOSLAV MARTÍNEK tel.: +420 602 324 713 +420 312 285 771 martinek@vodojemy.info martinek@vodojemy-pro.cz		Odpovědný projektant: Ing. DAVID KOHOUT tel.: +420 602 346 152 kohout@vodojemy.info kohout@vodojemy-pro.cz
VODOJEM-PRO: 2 x 20 m³ STŘECHA SEDLOVÁ		Datum 09/2019 Stupeň p.d. VTD Číslo zakázky – Měřítko 1:50 Formát A3
Výkres: ELEKTROINSTALACE		Číslo přílohy: 11

Tento projekt je duševním majetkem firmy Stavby Kladno s.r.o. (www.vodojemy.info / www.vodojemy-pro.cz) a podléhá ochraně dle příslušných zákonů. Bez písemného souhlasu firem není dovoleno tento plán rozmnožovat nebo předat další osobě. V případě zneužití bude postupováno dle občanského zákoníku.