



POHLED 1 – TYPOVÝ VODEJEM PRO

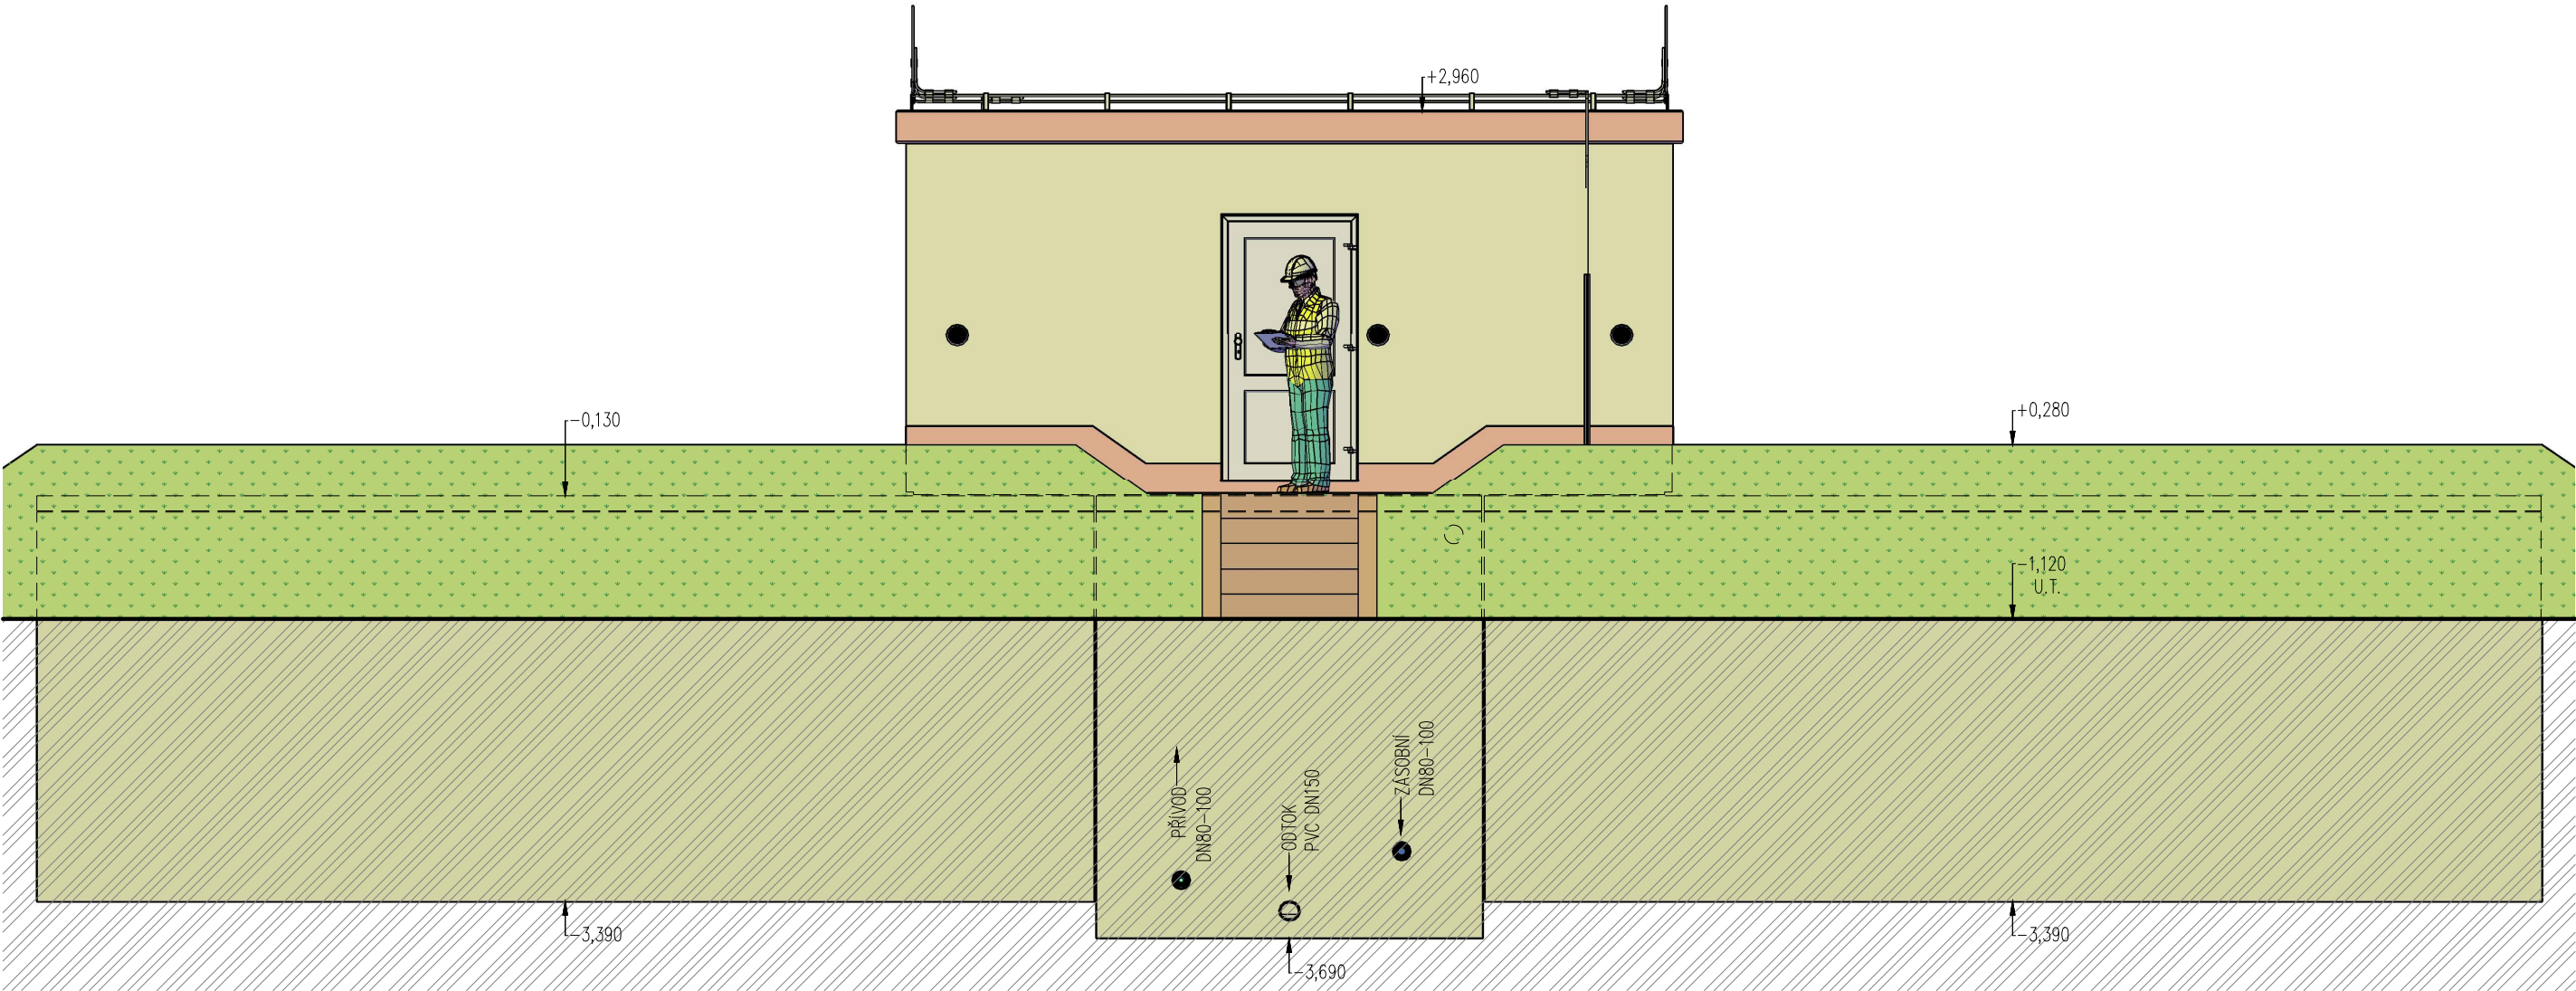

BETON SCC 45/55–XC4
DLE ČSN EN 206, VODONEPROUSTNÝ
VÝZTUŽ B500B
DLE ČSN EN 10080
KRYTÍ VÝZTUŽE
BĚŽNÉ PLOCHY 25mm
NÁVRH
NAVRŽENO DLE ČSN EN 1992–1–1
R30
POŽADOVANÁ ODOLNOST DLE ČSN EN 1992–1–2
TRÍDA KONSTRUKCE S4

SESTAVA
ARMATURNÍ KOMORA – 1x VA 3060
AKUMULAČNÍ NÁDŽ – 4x VN 3084
TECHNOLOGICKÝ OBJEKT – 1x VD 3060
VÝŠKA HLADINY VODY =2,50 m

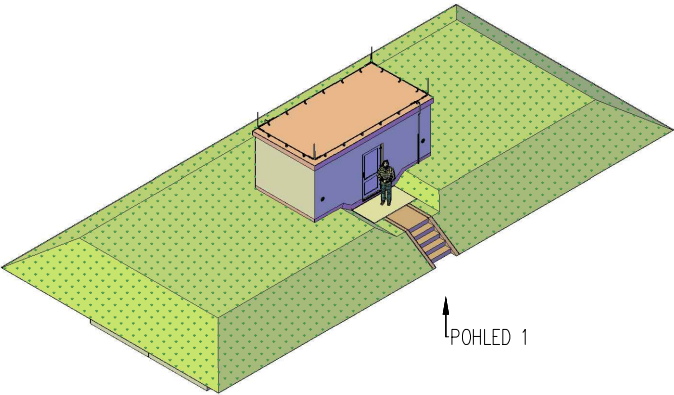

TYPOVÉ VODOJEMY - PRO

www.vodojemy.info / www.vodojemy-pro.cz

Projekt manager:

MILOSLAV MARTÍNEK
tel.: +420 602 324 713
+420 312 285 771

www.vodojemy.info
www.vodojemy-pro.cz

martinek@vodojemy.info
martinek@vodojemy-pro.cz

S K
STAVBY Kladno
STAVBY Kladno s.r.o.
Vrapická 685
Kladno 272 03

Odpovědný projektant:

Ing. DAVID KOHOUT
tel.: +420 602 346 152

kohout@vodojemy.info
kohout@vodojemy-pro.cz

VODOJEM-PRO:

4 x 60 m³

STŘECHA PULTOVÁ

Výkres:

POHLED 1

Datum 09/2019

Stupeň p.d. VTD

Číslo zakázky –


Měřítko 1:55

Formát A3

Číslo přílohy: 6

Tento projekt je duševním majetkem firmy Stavby Kladno s.r.o. (www.vodojemy.info / www.vodojemy-pro.cz) a podléhá ochraně dle příslušných zákonů. Bez písemného souhlasu firem není dovoleno tento plán rozmnožovat nebo předat další osobě. V případě zneužití bude postupováno dle občanského zákoníku.


POHLED 3 – TYPOVÝ VODEJEM PRO

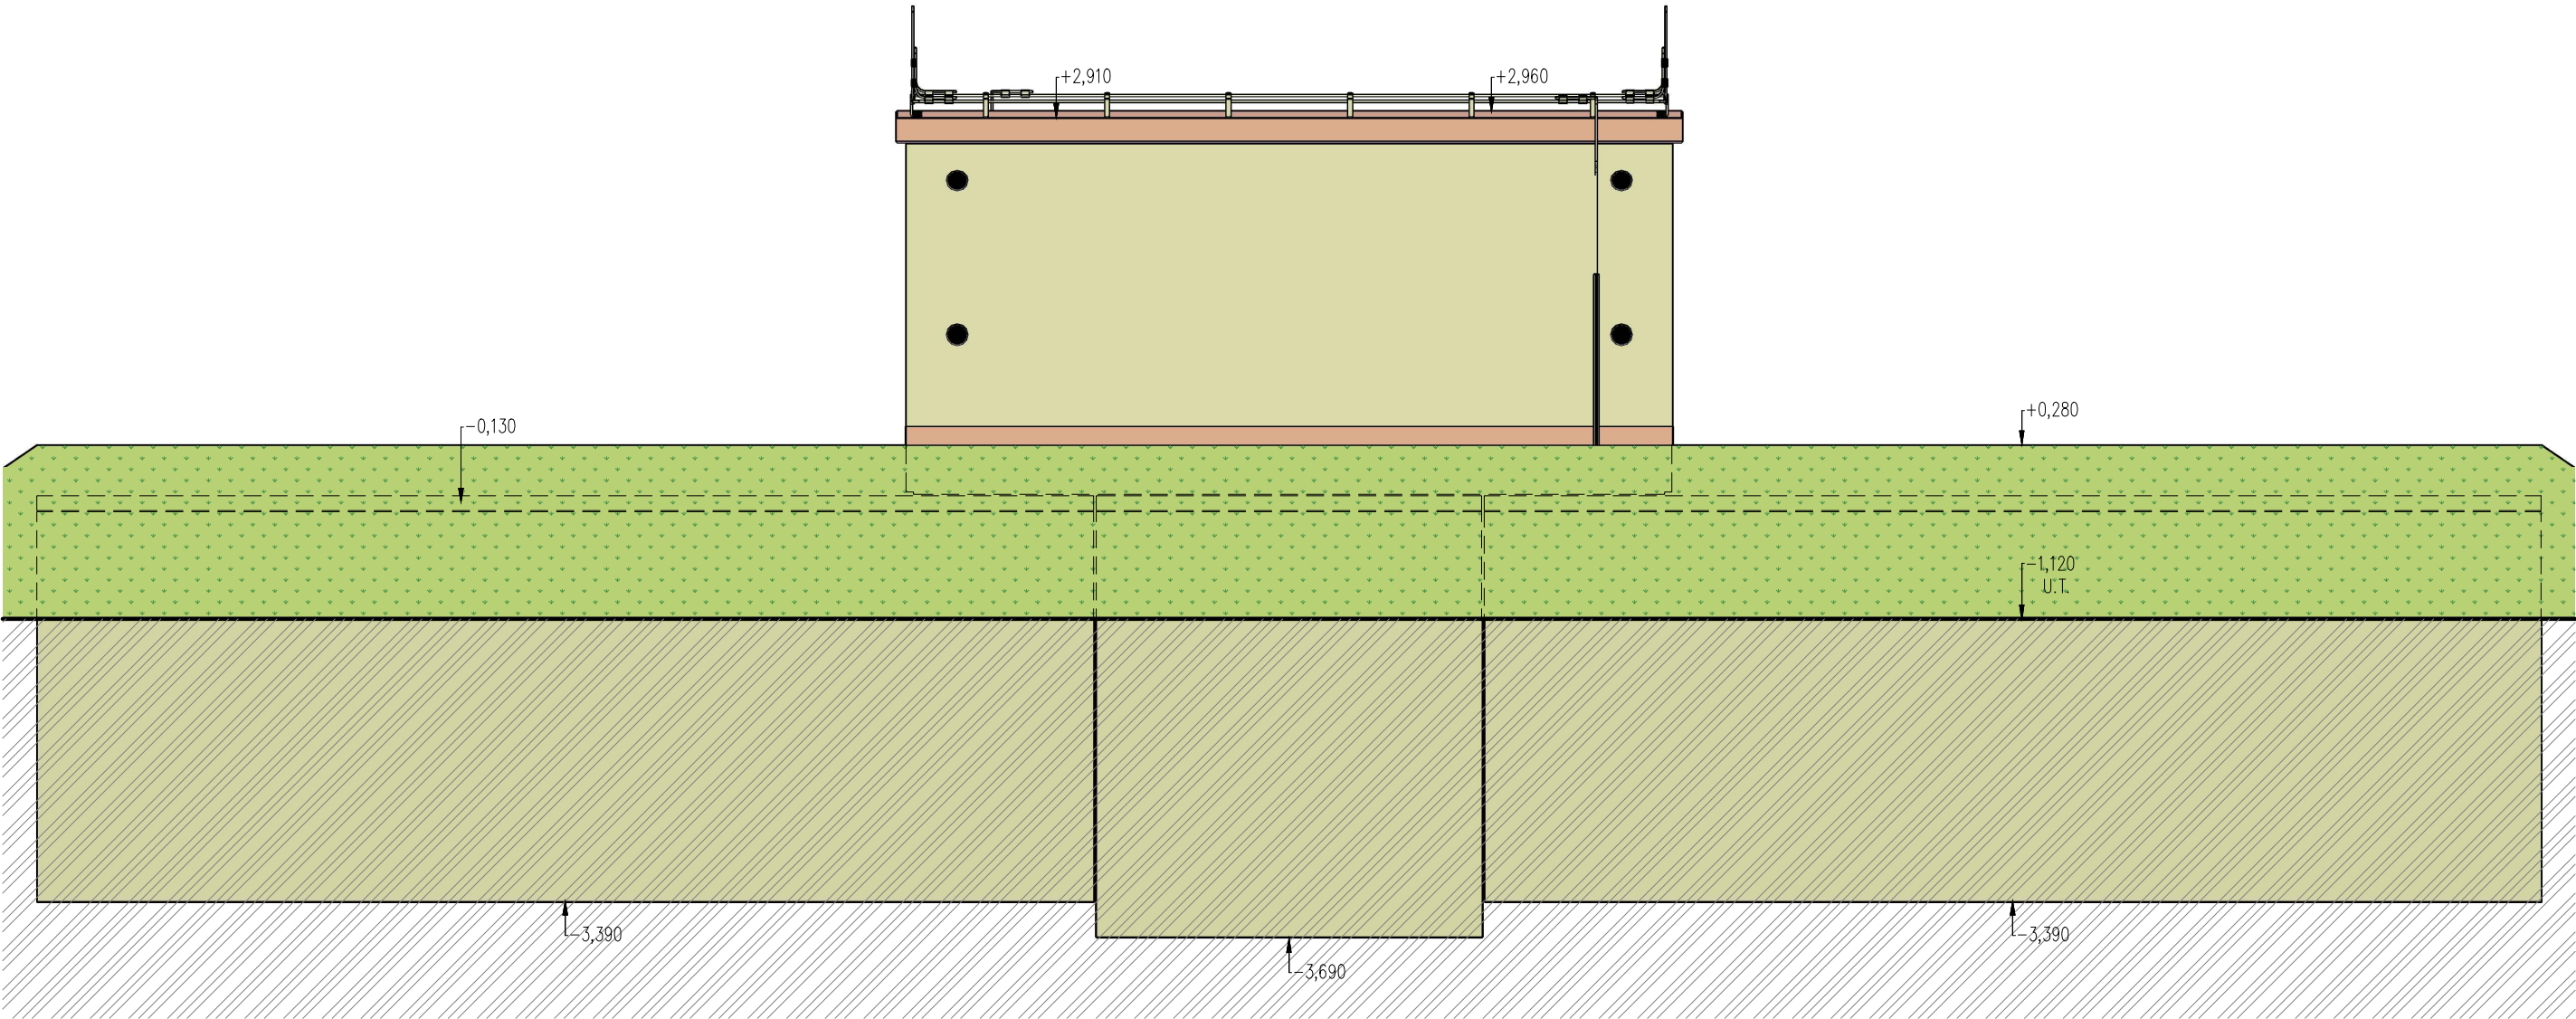

BETON SCC 45/55–XC4
DLE ČSN EN 206, VODONEPROPUSTNÝ
VÝZTUŽ B500B
DLE ČSN EN 10080
KRYTÍ VÝZTUŽE
BĚŽNÉ PLOCHY 25mm
NÁVRH
NAVRŽENO DLE ČSN EN 1992–1–1
R30
POŽADOVANÁ ODOLNOST DLE ČSN EN 1992–1–2
TŘÍDA KONSTRUKCE S4

SESTAVA
ARMATURNÍ KOMORA – 1x VA 3060
AKUMULAČNÍ NÁDŽ – 4x VN 3084
TECHNOLOGICKÝ OBJEKT – 1x VD 3060


VÝŠKA HLADINY VODY =2,50 m

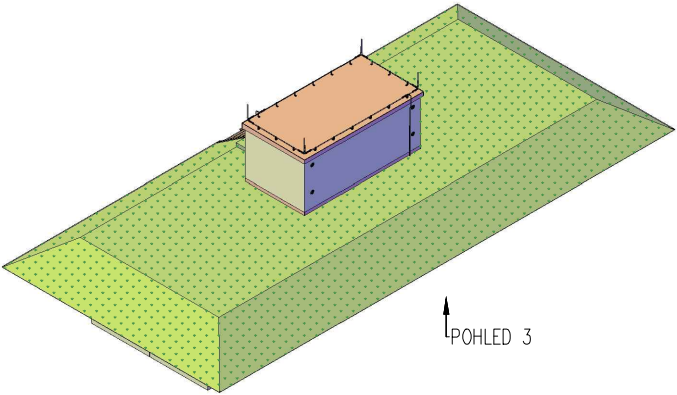

TYPOVÉ VODOJEMY - PRO			
www.vodojemy.info / www.vodojemy-pro.cz			
Projekt manager: MILOSLAV MARTÍNEK tel.: +420 602 324 713 +420 312 285 771 martinek@vodojemy.info martinek@vodojemy-pro.cz		Odpovědný projektant: Ing. DAVID KOHOUT tel.: +420 602 346 152 kohout@vodojemy.info kohout@vodojemy-pro.cz	
www.vodojemy.info www.vodojemy-pro.cz		 STAVBY Kladno STAVBY Kladno s.r.o. Vrapická 685 Kladno 272 03	
VODOJEM-PRO:		Datum 09/2019 Stupeň p.d. VTD Číslo zakázky – Měřítko 1:55 Formát A3	
Výkres:		POHLED 3	
4 x 60 m ³ STŘECHA PULTOVÁ		Číslo přílohy: 8	

Tento projekt je duševním majetkem firmy Stavby Kladno s.r.o. (www.vodojemy.info / www.vodojemy-pro.cz) a podléhá ochraně dle příslušných zákonů. Bez písemného souhlasu firem není dovoleno tento plán rozmnožovat nebo předat další osobě. V případě zneužití bude postupováno dle občanského zákoníku.


POHLED 4 – TYPOVÝ VODEJEM PRO

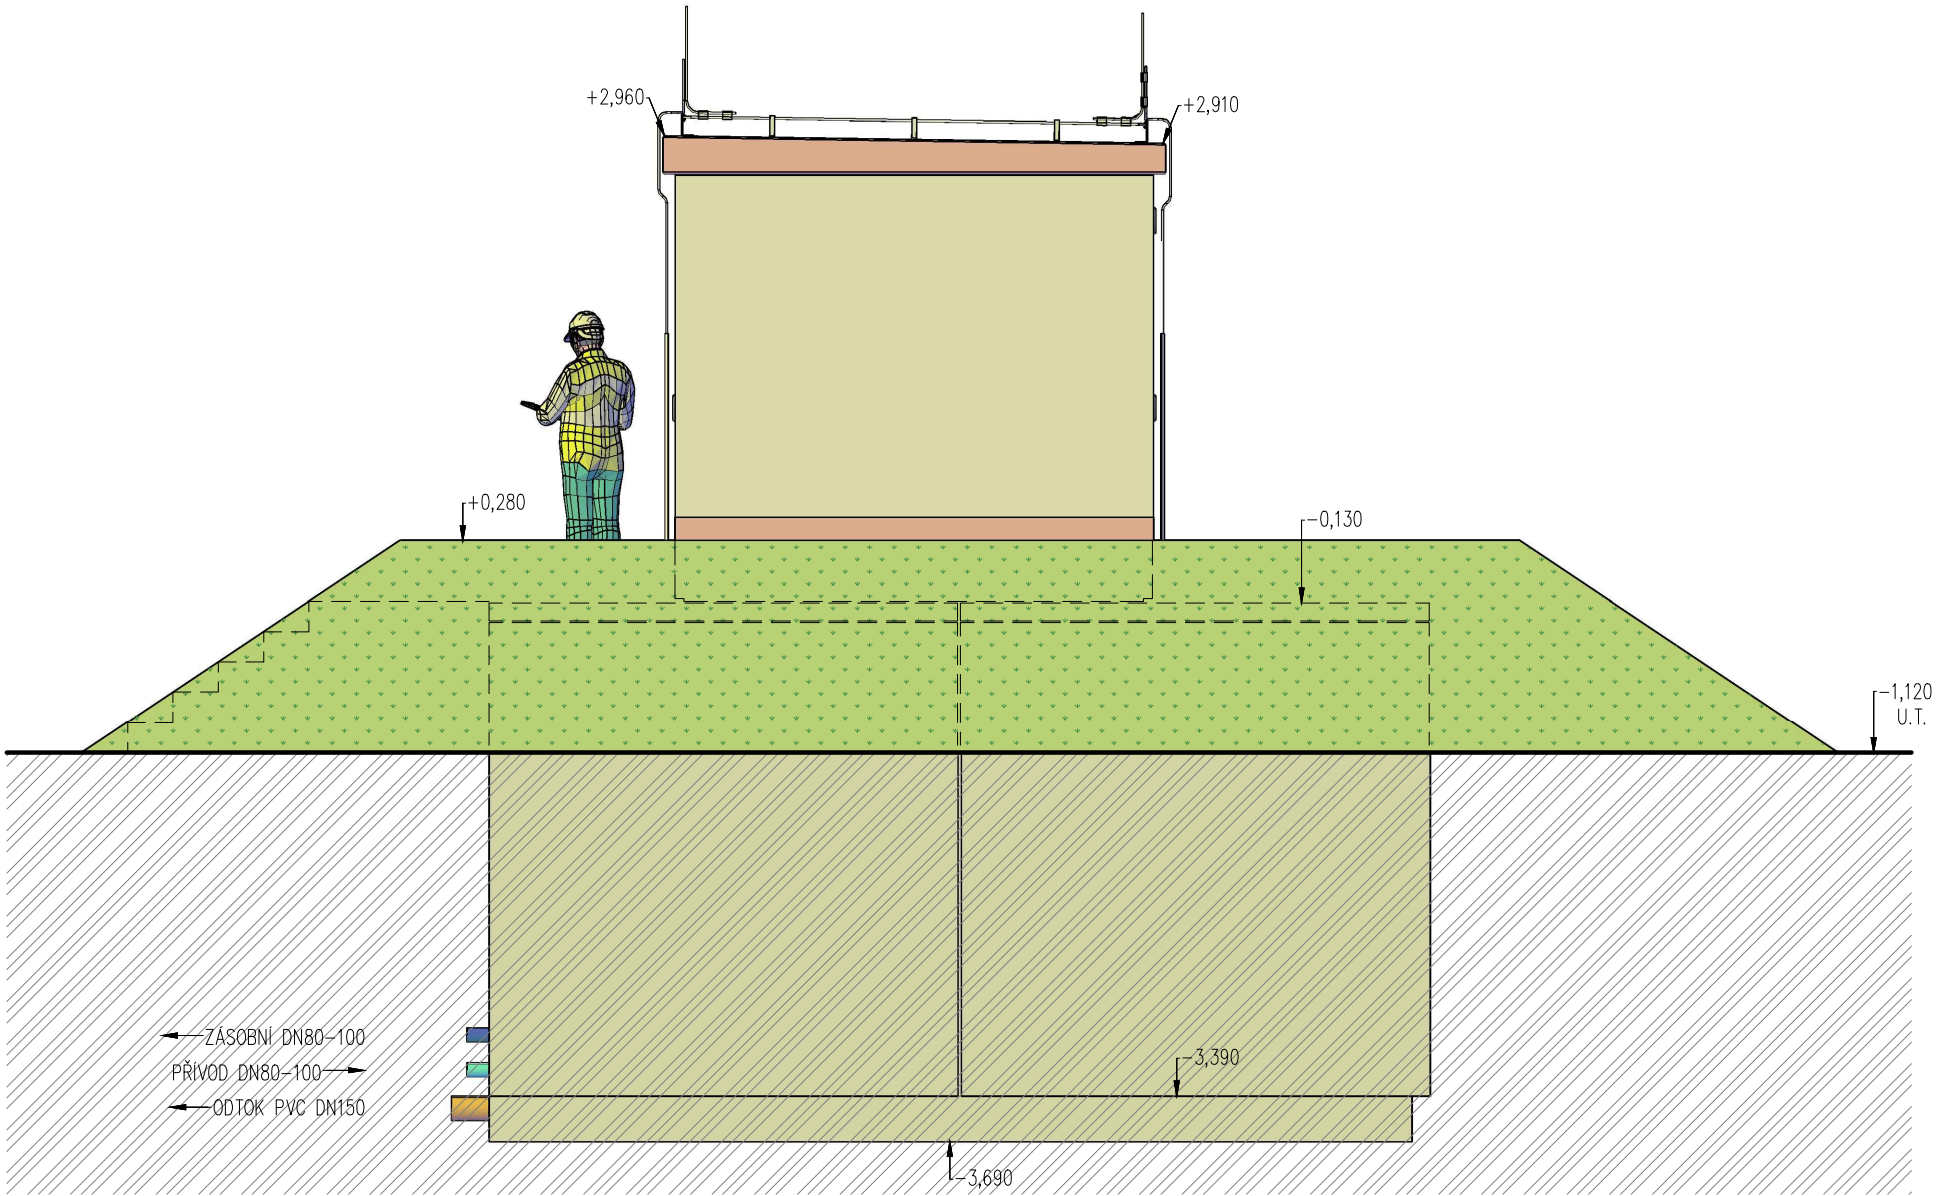

BETON SCC 45/55-XC4
DLE ČSN EN 206, VODONEPROPUSTNÝ
VÝZTUŽ B500B
DLE ČSN EN 10080
KRYTÍ VÝZTUŽE
BĚŽNÉ PLOCHY 25mm
NÁVRH
NAVRŽENO DLE ČSN EN 1992-1-1
R30
POŽADOVANÁ ODOLNOST DLE ČSN EN 1992-1-2
TŘÍDA KONSTRUKCE S4

SESTAVA
ARMATURNÍ KOMORA – 1x VA 3060
AKUMULAČNÍ NÁDŽ – 4x VN 3084
TECHNOLOGICKÝ OBJEKT – 1x VD 3060

VÝŠKA HLADINY VODY =2,50 m

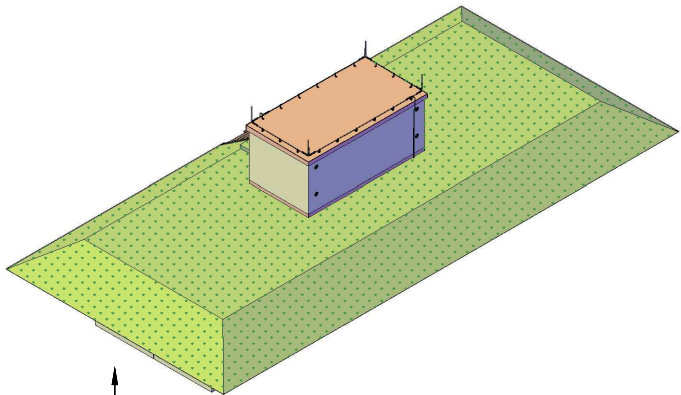

POHLED 4

TYPOVÉ VODOJEMY - PRO

www.vodojemy.info / www.vodojemy-pro.cz

Projekt manager:

MILOSLAV MARTÍNEK
tel.: +420 602 324 713
+420 312 285 771

www.vodojemy.info
www.vodojemy-pro.cz

martinek@vodojemy.info
martinek@vodojemy-pro.cz

S K
STAVBY Kladno
STAVBY Kladno s.r.o.
Vrapická 685
Kladno 272 03

Odpovědný projektant:

Ing. DAVID KOHOUT
tel.: +420 602 346 152

kohout@vodojemy.info
kohout@vodojemy-pro.cz

VODOJEM-PRO:

4 x 60 m³

STŘECHA PULTOVÁ


Výkres:

POHLED 4

Datum	09/2019
Stupeň p.d.	VTD
Číslo zakázky	–
Měřítko	1:50
Formát	A3
Číslo přílohy	9

Tento projekt je duševním majetkem firmy Stavby Kladno s.r.o. (www.vodojemy.info / www.vodojemy-pro.cz) a podléhá ochraně dle příslušných zákonů. Bez písemného souhlasu firem není dovoleno tento plán rozmnožovat nebo předat další osobě. V případě zneužití bude postupováno dle občanského zákoníku.


POHLED 2 – TYPOVÝ VODEJEM PRO

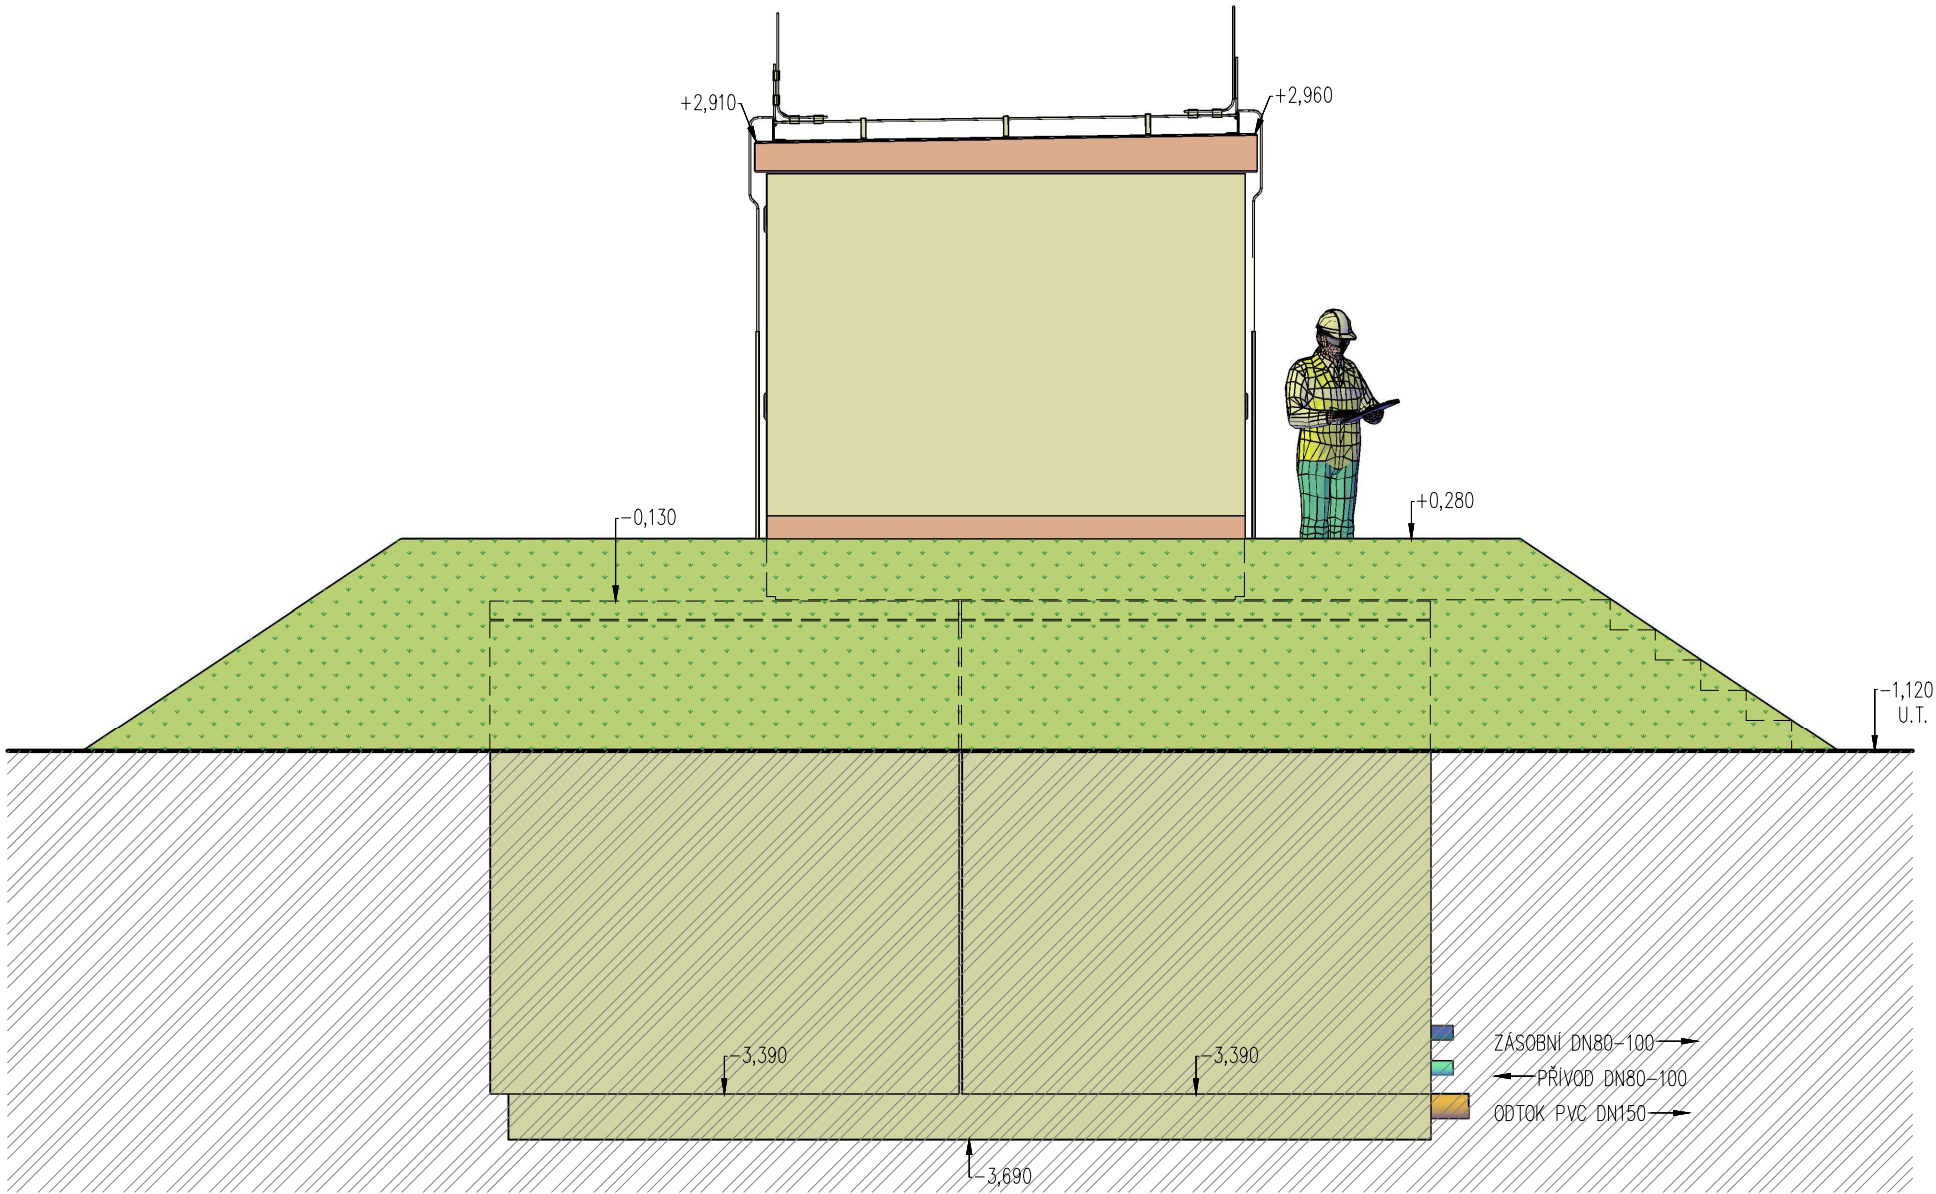

BETON SCC 45/55–XC4
DLE ČSN EN 206, VODONEPROPUSTNÝ
VÝZTUŽ B500B
DLE ČSN EN 10080
KRYTÍ VÝZTUŽE
BĚŽNÉ PLOCHY 25mm
NÁVRH
NAVRŽENO DLE ČSN EN 1992–1–1
R30
POŽADOVANÁ ODOLNOST DLE ČSN EN 1992–1–2
TRÍDA KONSTRUKCE S4

SESTAVA
ARMATURNÍ KOMORA – 1x VA 3060
AKUMULAČNÍ NÁDŽ – 4x VN 3084
TECHNOLOGICKÝ OBJEKT – 1x VD 3060

VÝŠKA HLADINY VODY =2,50 m

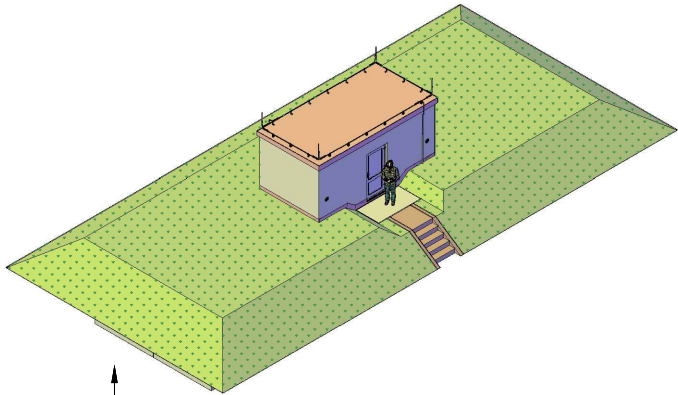

POHLED 2

TYPOVÉ VODOJEMY - PRO

www.vodojemy.info / www.vodojemy-pro.cz

Projekt manager:

MILOSLAV MARTÍNEK
tel.: +420 602 324 713
+420 312 285 771

www.vodojemy.info
www.vodojemy-pro.cz

martinek@vodojemy.info
martinek@vodojemy-pro.cz

S K
STAVBY Kladno
STAVBY Kladno s.r.o.
Vrapická 685
Kladno 272 03

Odpovědný projektant:

Ing. DAVID KOHOUT
tel.: +420 602 346 152

kohout@vodojemy.info
kohout@vodojemy-pro.cz

VODOJEM-PRO:

4 x 60 m³

STŘECHA PULTOVÁ


Výkres:

POHLED 2

Datum	09/2019
Stupeň p.d.	VTD
Číslo zakázky	–
Měřítko	1:50
Formát	A3
Číslo přílohy	7

Tento projekt je duševním majetkem firmy Stavby Kladno s.r.o. (www.vodojemy.info / www.vodojemy-pro.cz) a podléhá ochraně dle příslušných zákonů. Bez písemného souhlasu firem není dovoleno tento plán rozmnožovat nebo předat další osobě. V případě zneužití bude postupováno dle občanského zákoníku.


TECHNOLOGICKÝ OBJEKT – POHLED SHORA

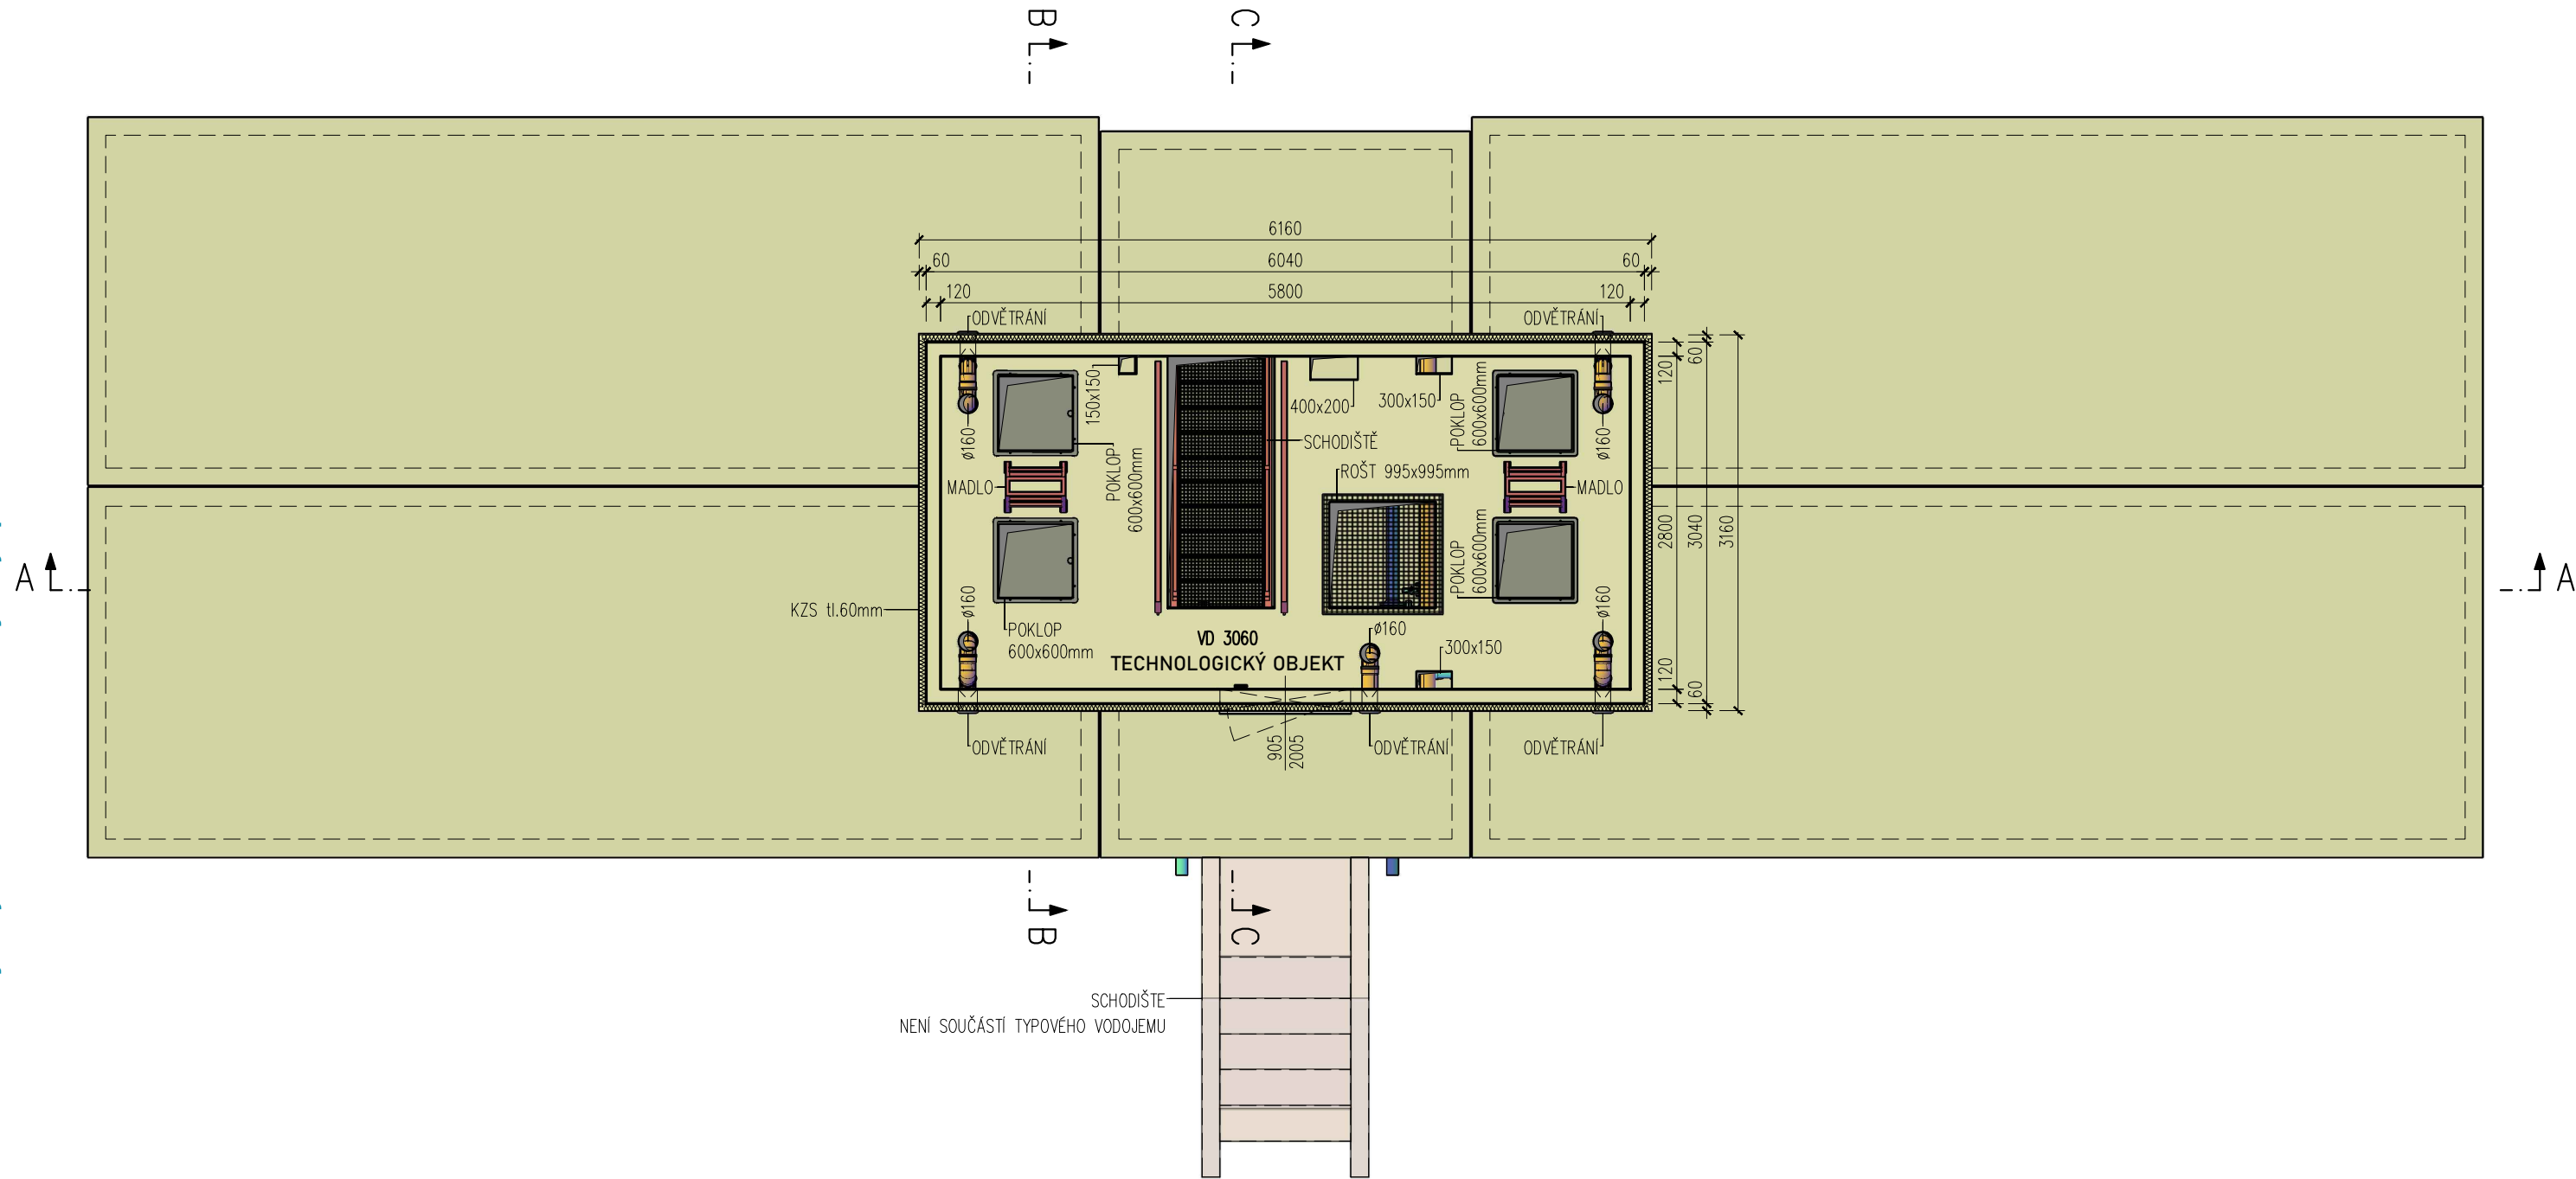

BETON SCC 45/55–XC4
DLE ČSN EN 206, VODONEPROUSTNÝ
VÝZTUŽ B500B
DLE ČSN EN 10080
KRYTÍ VÝZTUŽE
BĚŽNÉ PLOCHY 25mm
NÁVRH
NAVRŽENO DLE ČSN EN 1992–1–1
R30
POŽADOVANÁ ODOLNOST DLE ČSN EN 1992–1–2
TŘÍDA KONSTRUKCE S4

SESTAVA
ARMATURNÍ KOMORA – 1x VA 3060
AKUMULAČNÍ NÁDŽ – 4x VN 3084
TECHNOLOGICKÝ OBJEKT – 1x VD 3060

VÝŠKA HLADINY VODY =2,50 m

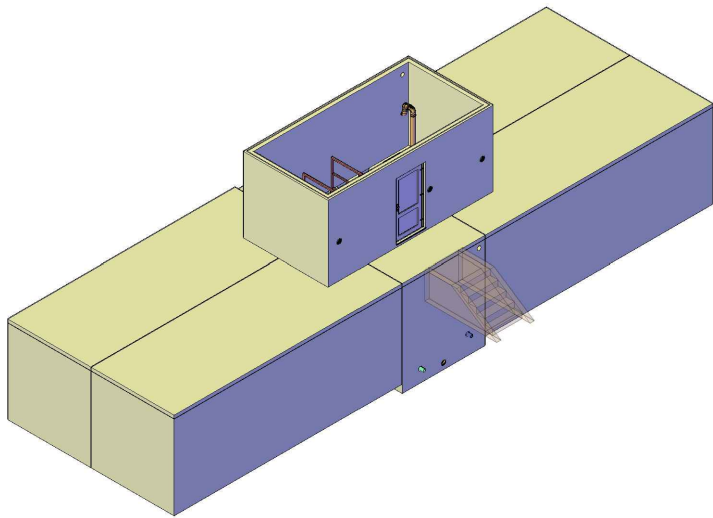

TYPOVÉ VODOJEMY - PRO

www.vodojemy.info / www.vodojemy-pro.cz

Projekt manager:

MILOSLAV MARTÍNEK
tel.: +420 602 324 713
+420 312 285 771

www.vodojemy.info
www.vodojemy-pro.cz

martinek@vodojemy.info
martinek@vodojemy-pro.cz

S K
STAVBY Kladno
STAVBY Kladno s.r.o.
Vrapická 685
Kladno 272 03

Odpovědný projektant:

Ing. DAVID KOHOUT
tel.: +420 602 346 152

kohout@vodojemy.info
kohout@vodojemy-pro.cz

VODOJEM-PRO:

4 x 60 m³

STŘECHA PULTOVÁ

Výkres:


TECHNOLOGICKÝ OBJEKT

Datum	09/2019
Stupeň p.d.	VTD
Číslo zakázky	–
Měřítko	1:55
Formát	A3

Číslo přílohy: 1

Tento projekt je duševním majetkem firmy Stavby Kladno s.r.o. (www.vodojemy.info / www.vodojemy-pro.cz) a podléhá ochraně dle příslušných zákonů. Bez písemného souhlasu firem není dovoleno tento plán rozmnožovat nebo předat další osobě. V případě zneužití bude postupováno dle občanského zákoníku.


ŘEZ A-A – TYPOVÝ VODOJEM PRO

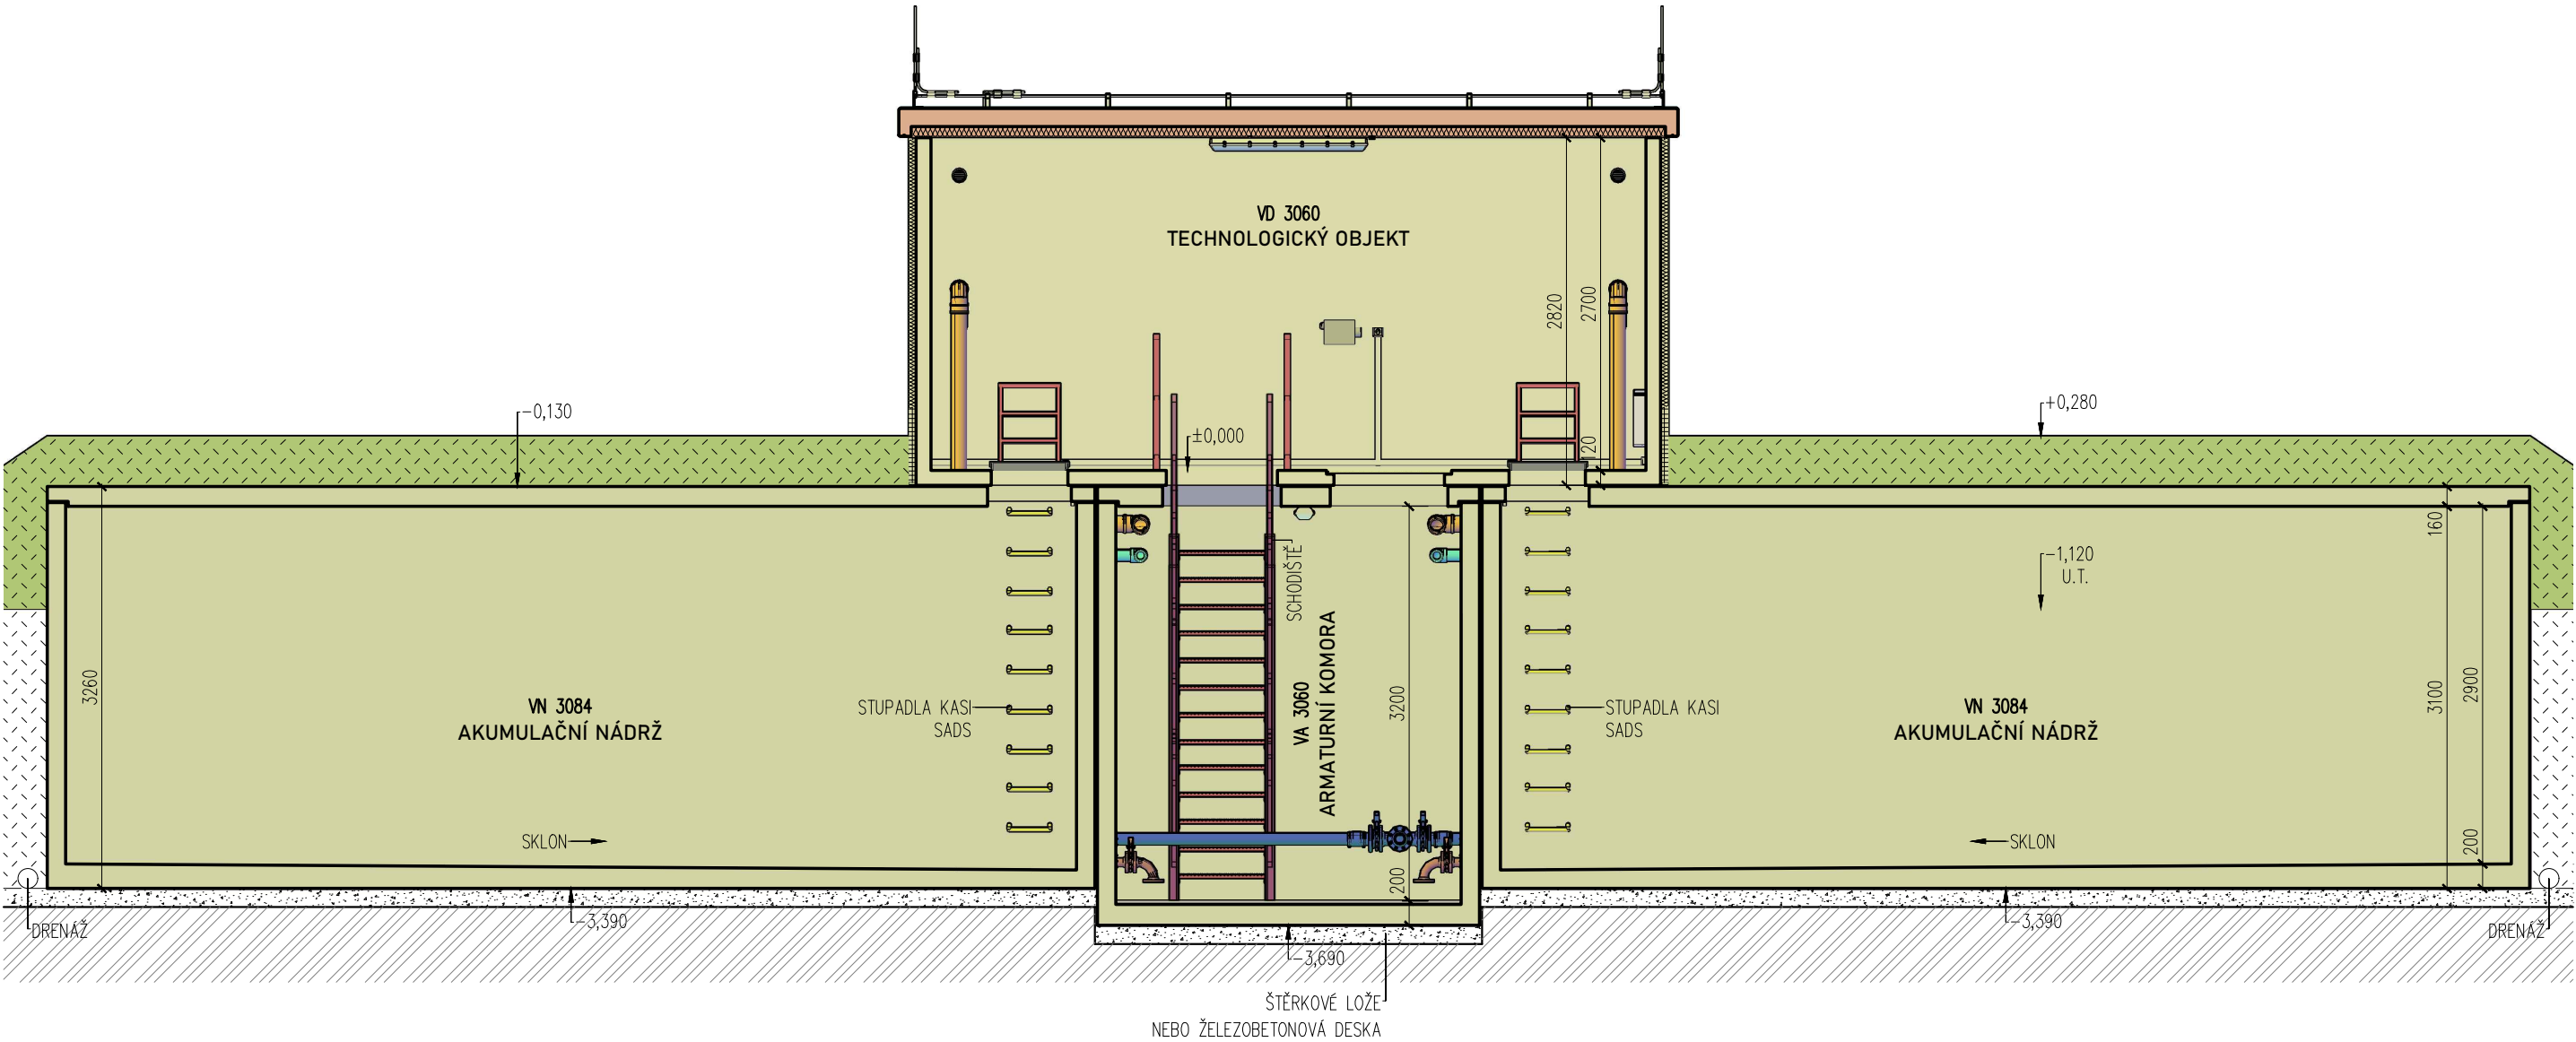

BETON SCC 45/55–XC4
DLE ČSN EN 206, VODONEPROUSTNÝ
VÝZTUŽ B500B
DLE ČSN EN 10080
KRYTÍ VÝZTUŽE
BĚŽNÉ PLOCHY 25mm
NÁVRH
NAVRŽENO DLE ČSN EN 1992–1–1
R30
POŽADOVANÁ ODOLNOST DLE ČSN EN 1992–1–2
TŘÍDA KONSTRUKCE S4

SESTAVA
ARMATURNÍ KOMORA – 1x VA 3060
AKUMULAČNÍ NÁDRŽ – 4x VN 3084
TECHNOLOGICKÝ OBJEKT – 1x VD 3060

VÝŠKA HLADINY VODY =2,50 m

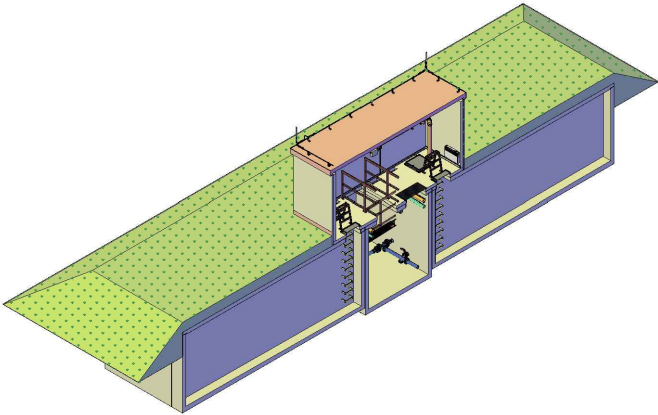

TYPOVÉ VODOJEMY - PRO

www.vodojemy.info / www.vodojemy-pro.cz

Projekt manager:

MILOSLAV MARTÍNEK
tel.: +420 602 324 713
+420 312 285 771

www.vodojemy.info
www.vodojemy-pro.cz

martinek@vodojemy.info
martinek@vodojemy-pro.cz

S K
STAVBY Kladno
STAVBY Kladno s.r.o.
Vrapická 685
Kladno 272 03

Odpovědný projektant:

Ing. DAVID KOHOUT
tel.: +420 602 346 152

kohout@vodojemy.info
kohout@vodojemy-pro.cz

VODOJEM-PRO:

4 x 60 m³

STŘECHA PULTOVÁ


Výkres:

ŘEZ A-A

Datum	09/2019
Stupeň p.d.	VTD
Číslo zakázky	–
Měřítko	1:55
Formát	A3
Číslo přílohy	3

Tento projekt je duševním majetkem firmy Stavby Kladno s.r.o. (www.vodojemy.info / www.vodojemy-pro.cz) a podléhá ochraně dle příslušných zákonů. Bez písemného souhlasu firem není dovoleno tento plán rozmnožovat nebo předat další osobě. V případě zneužití bude postupováno dle občanského zákoníku.


ŘEZ B-B – TYPOVÝ VODOJEM PRO

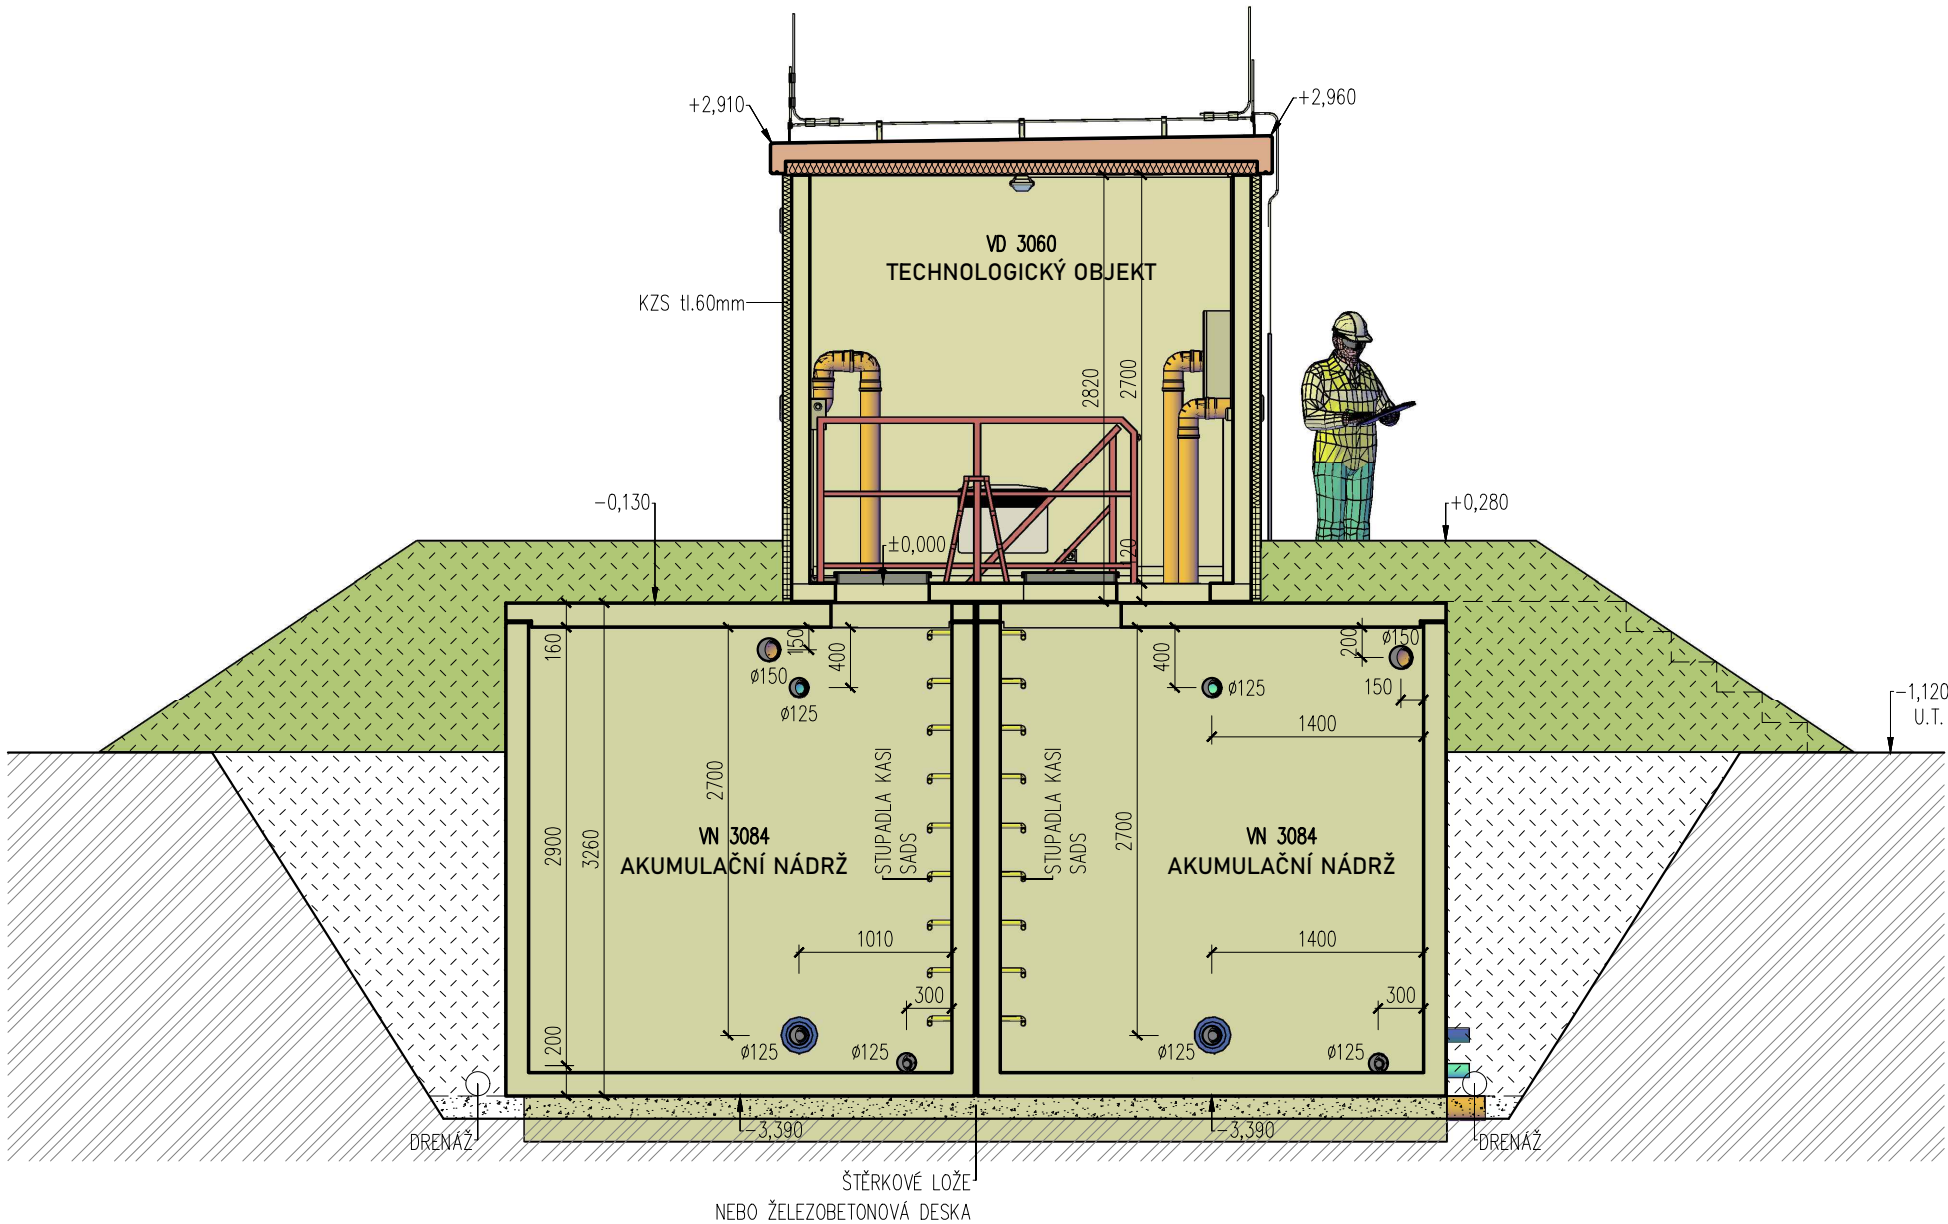

BETON SCC 45/55–XC4
DLE ČSN EN 206, VODONEPROPUSTNÝ
VÝZTUŽ B500B
DLE ČSN EN 10080
KRYTÍ VÝZTUŽE
BĚŽNÉ PLOCHY 25mm
NÁVRH
NAVRŽENO DLE ČSN EN 1992–1–1
R30
POŽADOVANÁ ODOLNOST DLE ČSN EN 1992–1–2
TŘÍDA KONSTRUKCE S4

SESTAVA
ARMATURNÍ KOMORA – 1x VA 3060
AKUMULAČNÍ NÁDŽ – 4x VN 3084
TECHNOLOGICKÝ OBJEKT – 1x VD 3060

VÝŠKA HLADINY VODY =2,50 m

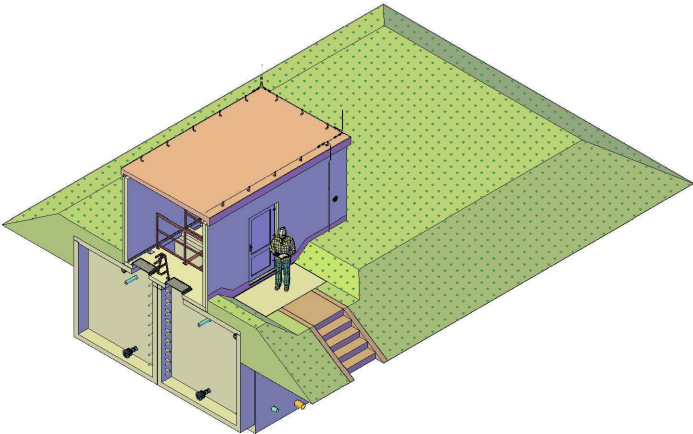

TYPOVÉ VODOJEMY - PRO

www.vodojemy.info / www.vodojemy-pro.cz

Projekt manager:

MILOSLAV MARTÍNEK
tel.: +420 602 324 713
+420 312 285 771

www.vodojemy.info
www.vodojemy-pro.cz

martinek@vodojemy.info
martinek@vodojemy-pro.cz

S K
STAVBY Kladno
STAVBY Kladno s.r.o.
Vrapická 685
Kladno 272 03

Odpovědný projektant:

Ing. DAVID KOHOUT
tel.: +420 602 346 152

kohout@vodojemy.info
kohout@vodojemy-pro.cz

VODOJEM-PRO:

4 x 60 m³

STŘECHA PULTOVÁ


Výkres:

ŘEZ B-B

Datum	09/2019
Stupeň p.d.	VTD
Číslo zakázky	–
Měřítko	1:50
Formát	A3
Číslo přílohy	4

Tento projekt je duševním majetkem firmy Stavby Kladno s.r.o. (www.vodojemy.info / www.vodojemy-pro.cz) a podléhá ochraně dle příslušných zákonů. Bez písemného souhlasu firem není dovoleno tento plán rozmnožovat nebo předat další osobě. V případě zneužití bude postupováno dle občanského zákoníku.


ŘEZ C-C – TYPOVÝ VODOJEM PRO

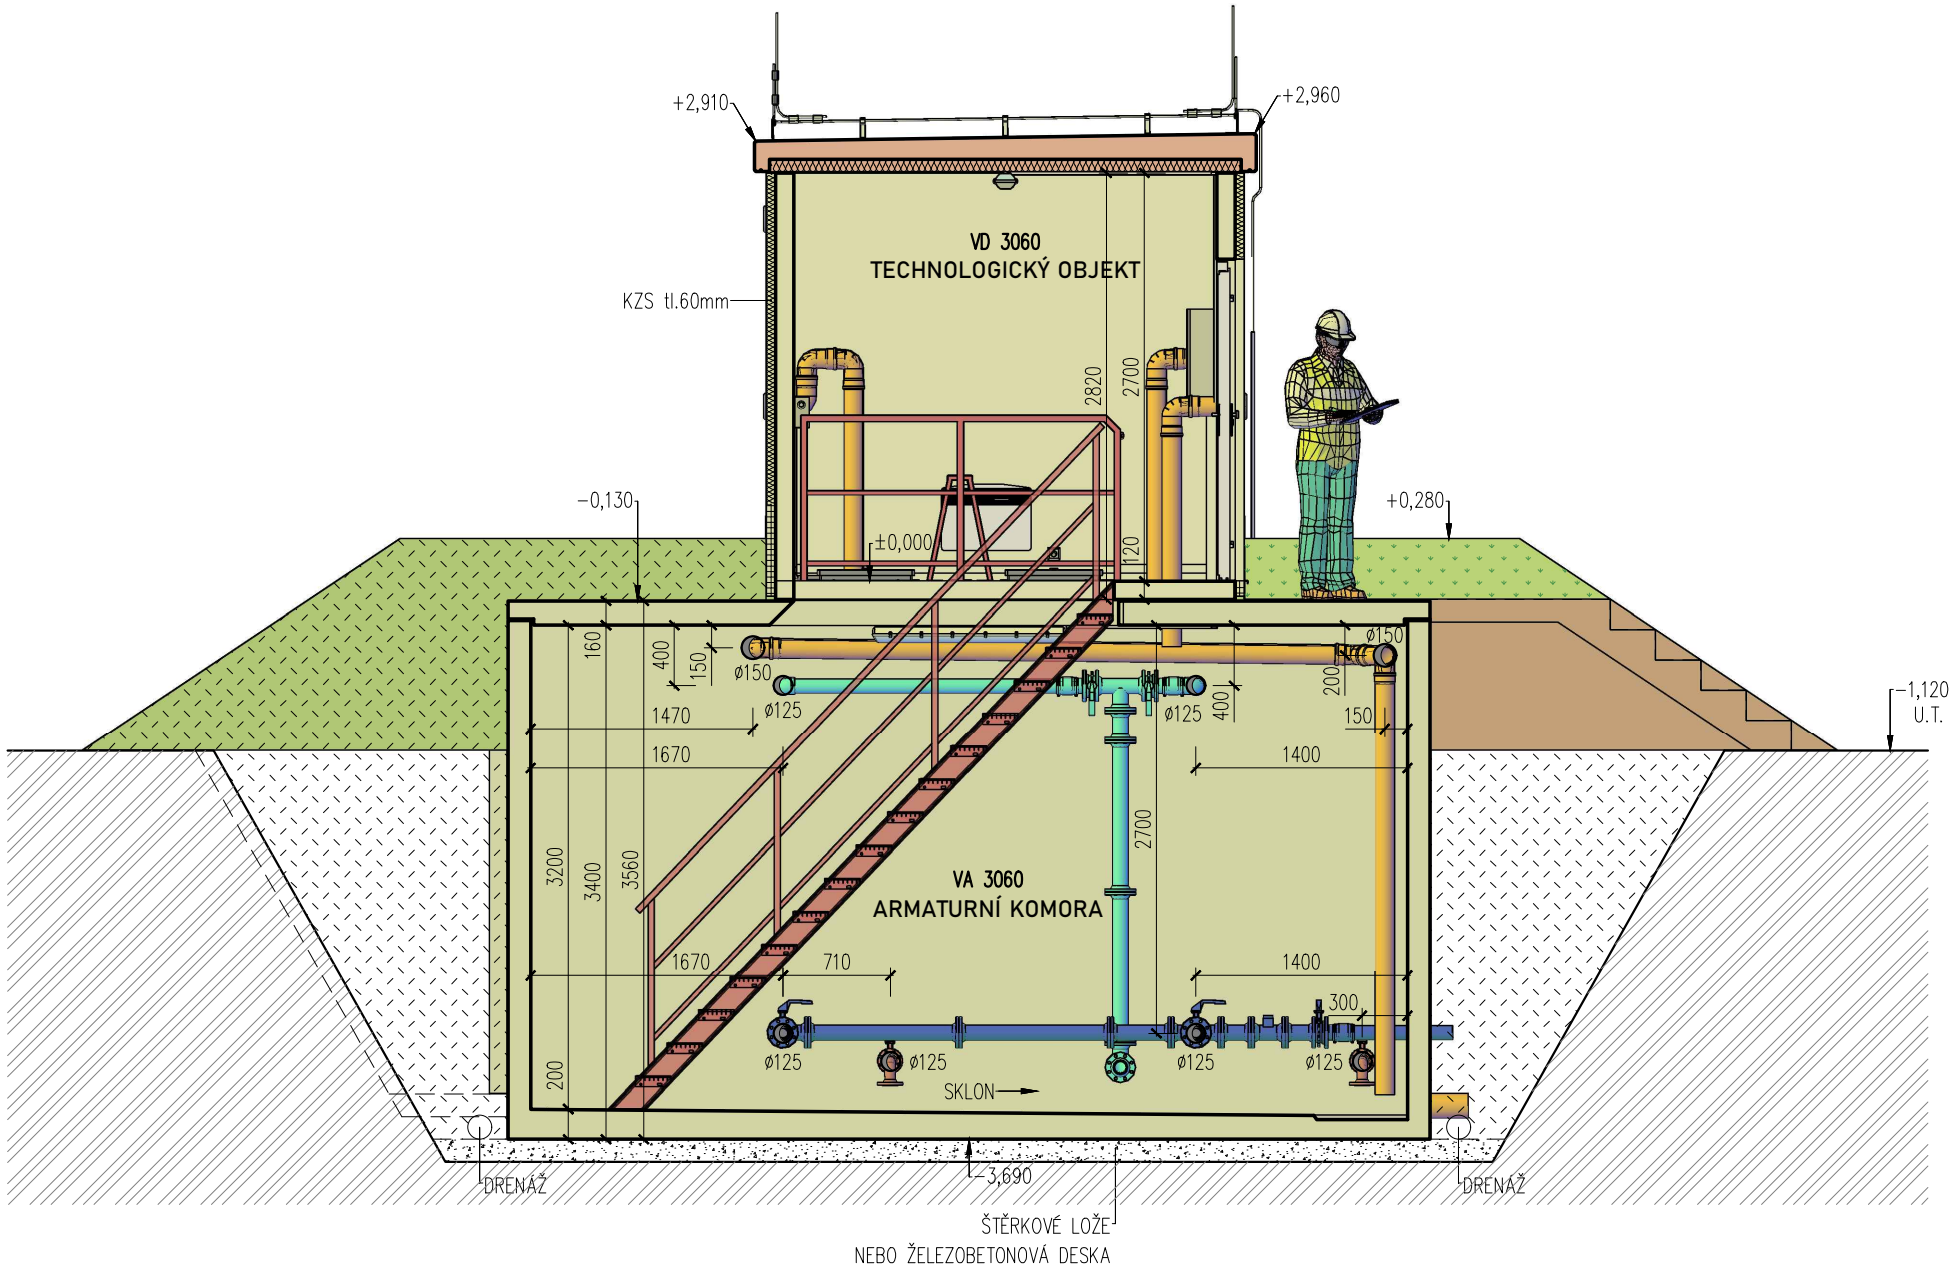

BETON SCC 45/55–XC4
DLE ČSN EN 206, VODONEPROPUSTNÝ
VÝZTUŽ B500B
DLE ČSN EN 10080
KRYTÍ VÝZTUŽE
BĚŽNÉ PLOCHY 25mm
NÁVRH
NAVRŽENO DLE ČSN EN 1992–1–1
R30
POŽADOVANÁ ODOLNOST DLE ČSN EN 1992–1–2
TŘÍDA KONSTRUKCE S4

SESTAVA
ARMATURNÍ KOMORA – 1x VA 3060
AKUMULAČNÍ NÁDŽ – 4x VN 3084
TECHNOLOGICKÝ OBJEKT – 1x VD 3060

VÝŠKA HLADINY VODY =2,50 m

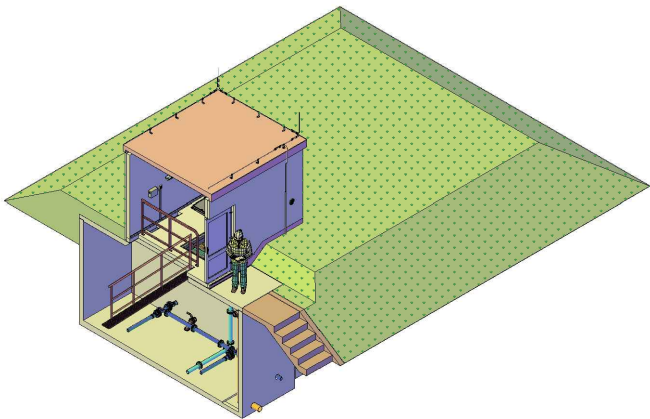

TYPOVÉ VODOJEMY - PRO

www.vodojemy.info / www.vodojemy-pro.cz

Projekt manager:

MILOSLAV MARTÍNEK
tel.: +420 602 324 713
+420 312 285 771

www.vodojemy.info
www.vodojemy-pro.cz

martinek@vodojemy.info
martinek@vodojemy-pro.cz

S K
STAVBY Kladno
STAVBY Kladno s.r.o.
Vrapická 685
Kladno 272 03

Odpovědný projektant:

Ing. DAVID KOHOUT
tel.: +420 602 346 152

kohout@vodojemy.info
kohout@vodojemy-pro.cz

VODOJEM-PRO:

4 x 60 m³

STŘECHA PULTOVÁ


Výkres:

ŘEZ C-C

Datum	09/2019
Stupeň p.d.	VTD
Číslo zakázky	–
Měřítko	1:50
Formát	A3
Číslo přílohy	5

Tento projekt je duševním majetkem firmy Stavby Kladno s.r.o. (www.vodojemy.info / www.vodojemy-pro.cz) a podléhá ochraně dle příslušných zákonů. Bez písemného souhlasu firem není dovoleno tento plán rozmnožovat nebo předat další osobě. V případě zneužití bude postupováno dle občanského zákoníku.


ARMATURNÍ KOMORA, AKUMULAČNÍ NÁDRŽ – POHLED SHORA

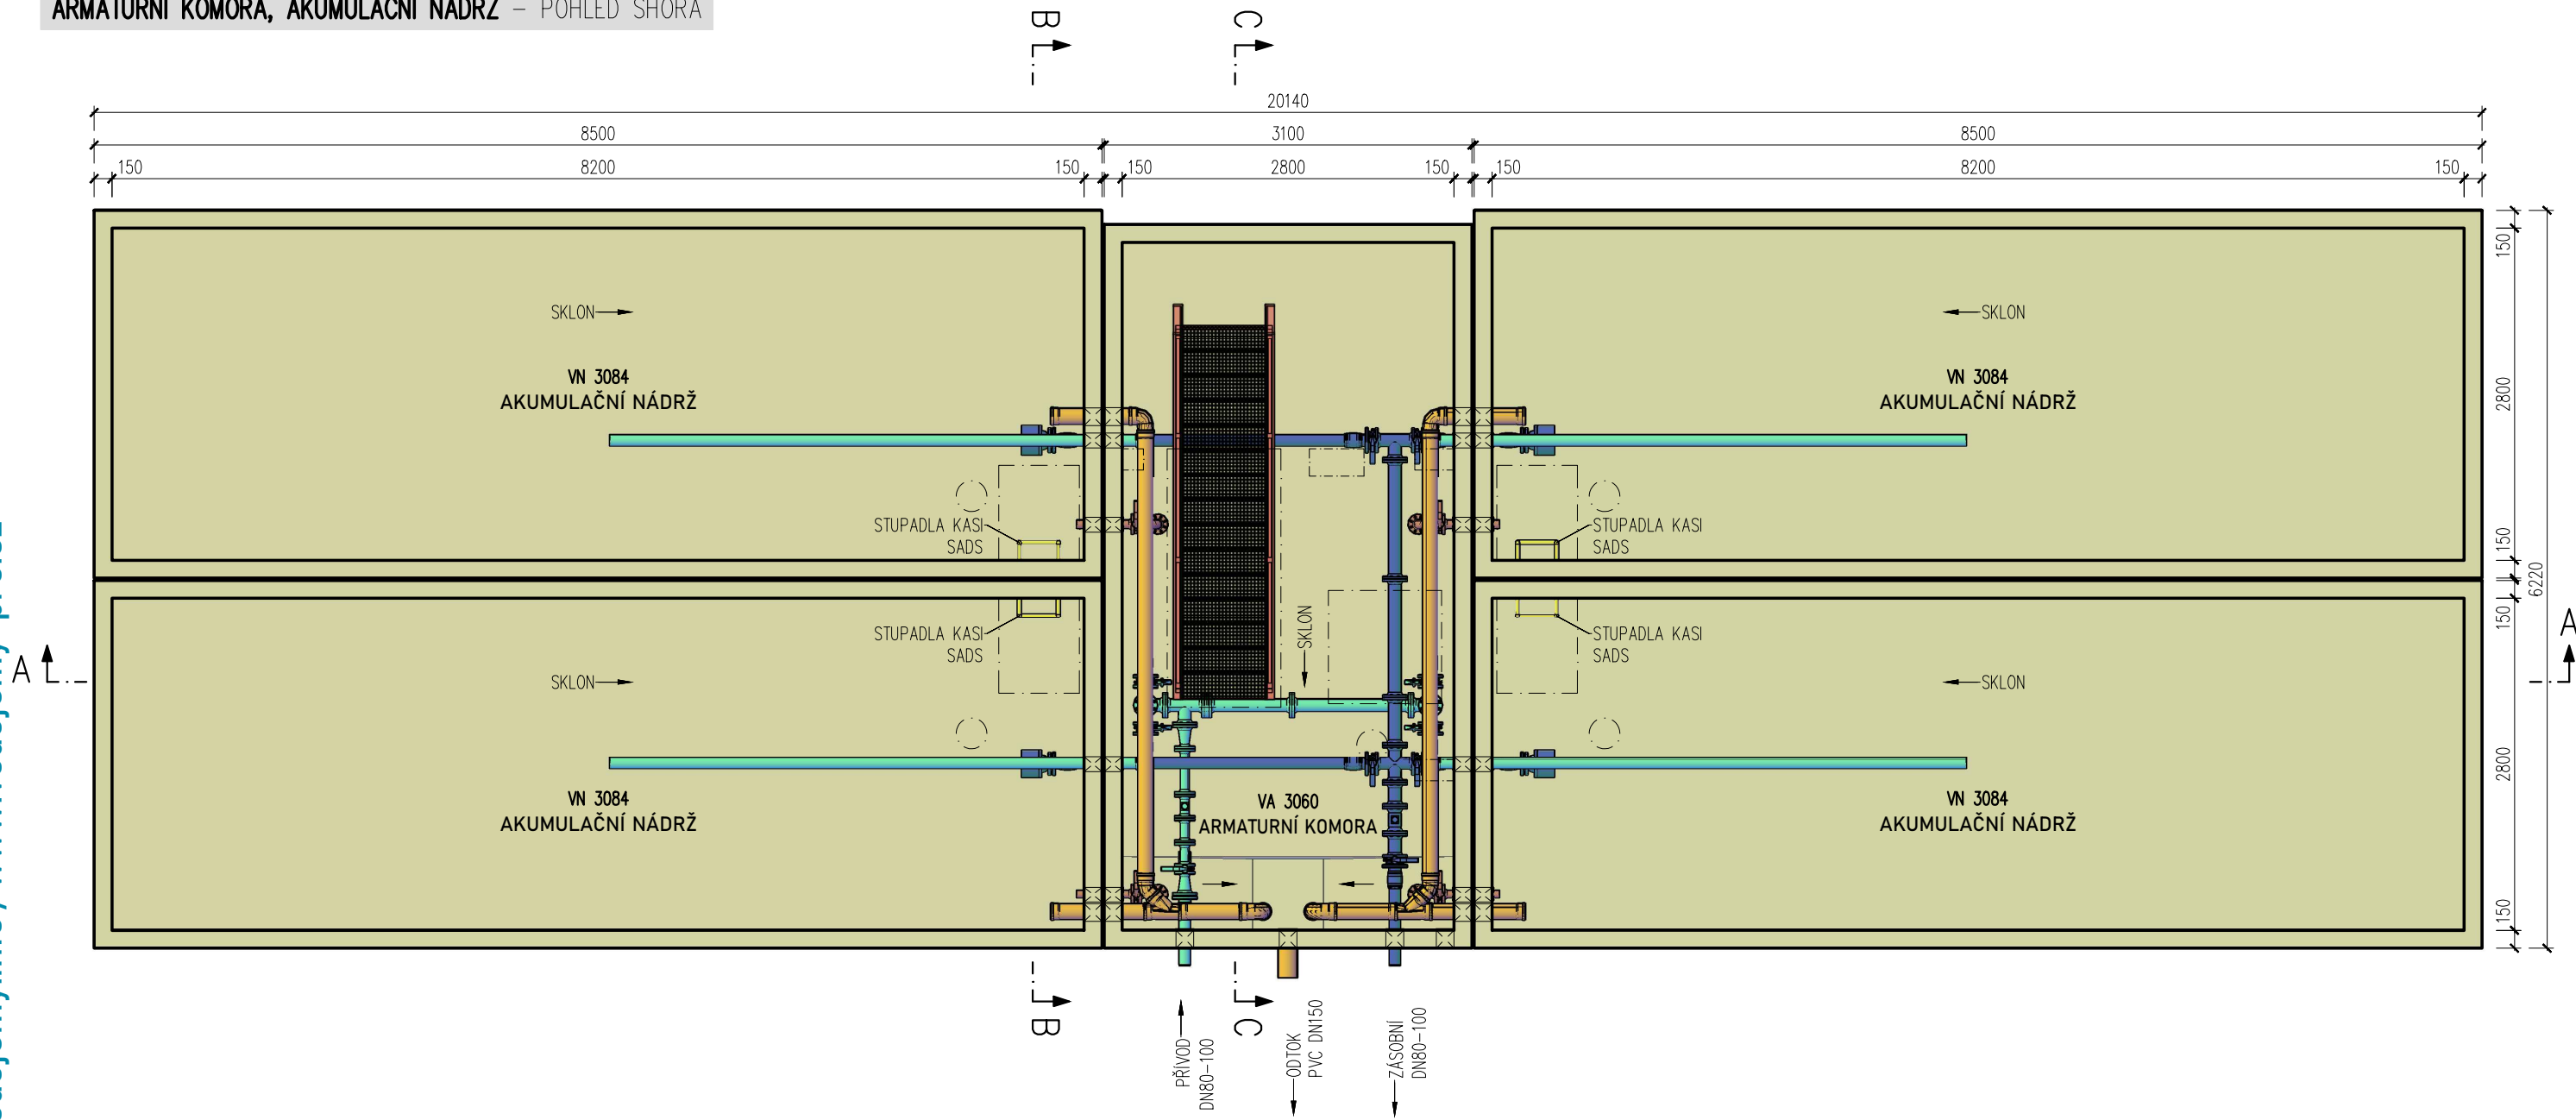

BETON SCC 45/55-XC4
DLE ČSN EN 206, VODONEPROUSTNÝ
VÝZTUŽ B500B
DLE ČSN EN 10080
KRYTÍ VÝZTUŽE
BĚŽNÉ PLOCHY 25mm
NÁVRH
NAVRŽENO DLE ČSN EN 1992-1-1
R30
POŽADOVANÁ ODOLNOST DLE ČSN EN 1992-1-2
TŘÍDA KONSTRUKCE S4

SESTAVA
ARMATURNÍ KOMORA – 1x VA 3060
AKUMULAČNÍ NÁDRŽ – 4x VN 3084
TECHNOLOGICKÝ OBJEKT – 1x VD 3060

VÝŠKA HLADINY VODY =2,50 m

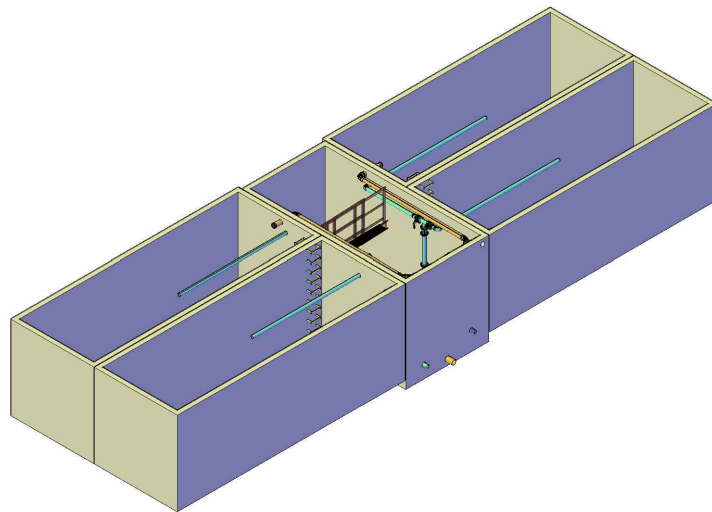

TYPOVÉ VODOJEMY - PRO

www.vodojemy.info / www.vodojemy-pro.cz

Projekt manager:

MILOSLAV MARTÍNEK
tel.: +420 602 324 713
+420 312 285 771

www.vodojemy.info
www.vodojemy-pro.cz

martinek@vodojemy.info
martinek@vodojemy-pro.cz

S K
STAVBY Kladno
STAVBY Kladno s.r.o.
Vrapická 685
Kladno 272 03

Odpovědný projektant:

Ing. DAVID KOHOUT
tel.: +420 602 346 152

kohout@vodojemy.info
kohout@vodojemy-pro.cz

VODOJEM-PRO:

4 x 60 m³

STŘECHA PULTOVÁ


Výkres: **ARMATURNÍ KOMORA, AKUMULAČNÍ NÁDRŽ**

Datum	09/2019
Stupeň p.d.	VTD
Číslo zakázky	–
Měřítko	1:55
Formát	A3

Číslo přílohy: 2

Tento projekt je duševním majetkem firmy Stavby Kladno s.r.o. (www.vodojemy.info / www.vodojemy-pro.cz) a podléhá ochraně dle příslušných zákonů. Bez písemného souhlasu firem není dovoleno tento plán rozmnožovat nebo předat další osobě. V případě zneužití bude postupováno dle občanského zákoníku.

IZOMETRIE – TYPOVÝ VODEJEM PRO

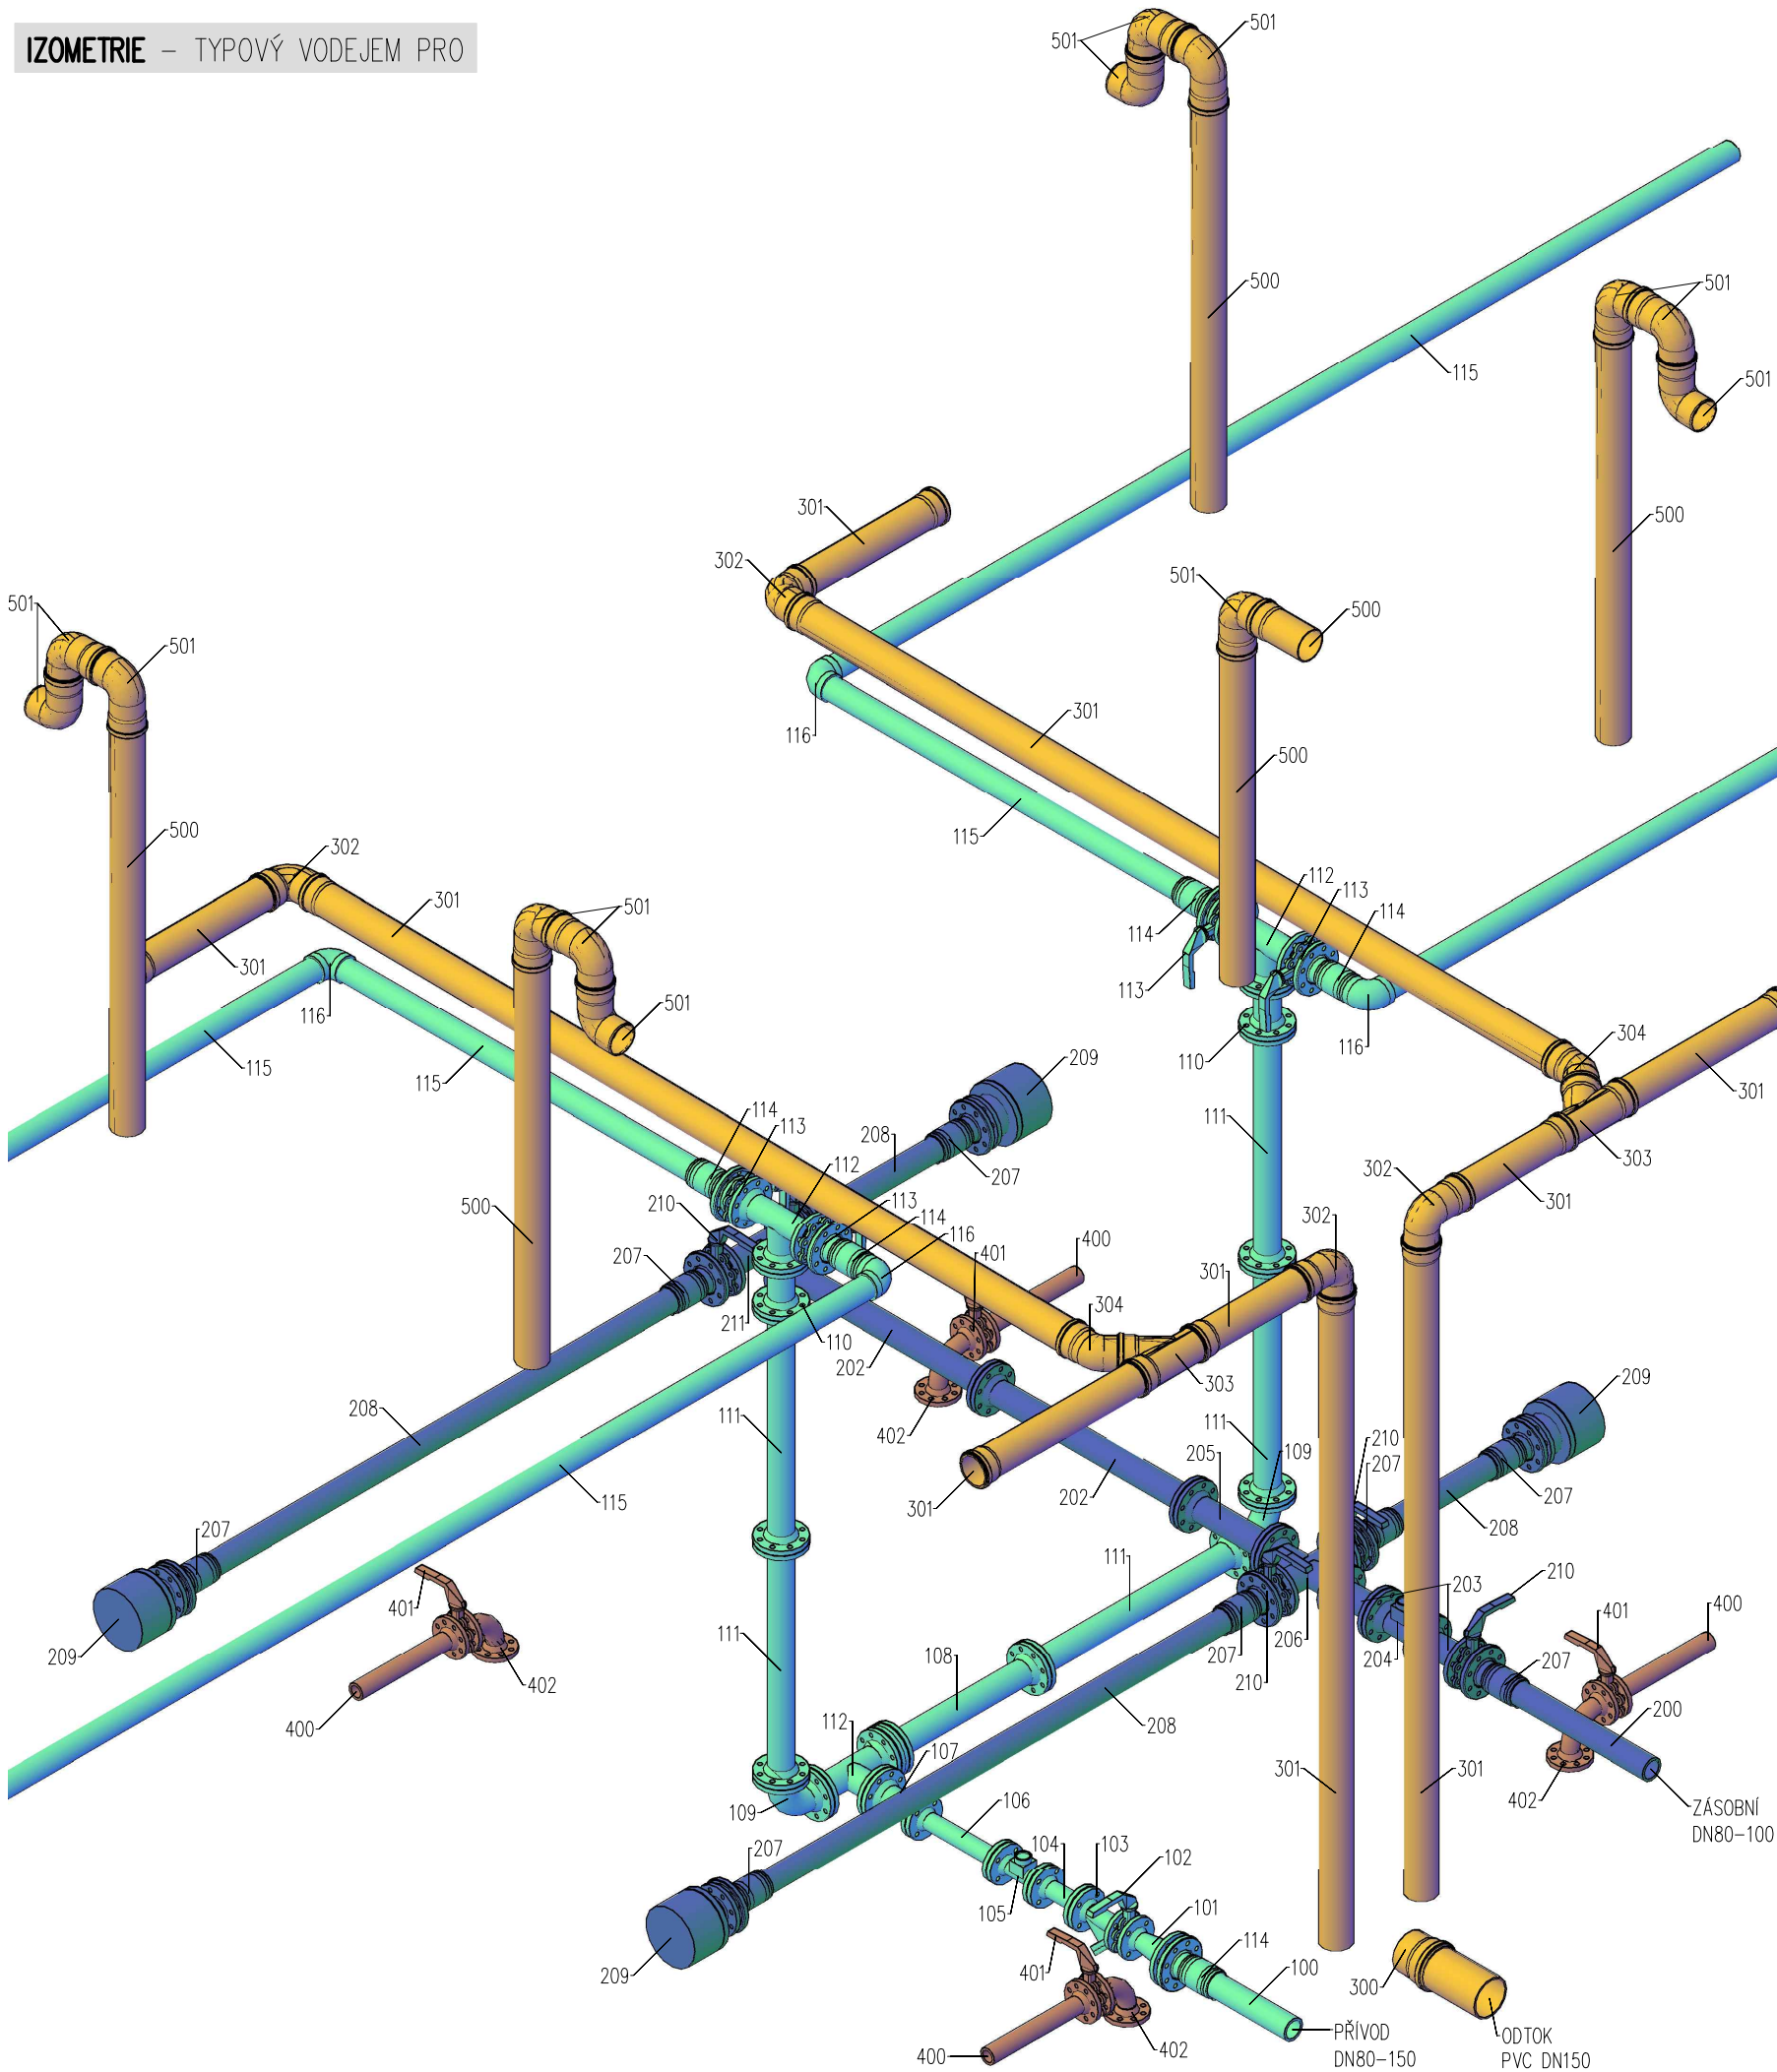

NAPOUŠTĚNÍ				
POZICE	OZNAČENÍ	NÁZEV	DIMENZE	POČET
100	PE/TVL	PE/TVL potrubí – přívod	80–150	1
101	FFR100/50	redukce 100/50 TVL	100/50	1
102	UK50	uzavírací mezipřírubová klapka	50	1
103	F50	filtr s nerez vložkou TVL	50	1
104	TP50/300	trubka přírubová TVL	50	1
105	vodoměr	vodoměr přírubový WPD	50	1
106	TP50/400	trubka přírubová TVL	50	1
107	FFR80/50	redukce 80/50 přírubová TVL	80/50	1
108	TP80/700	trubka přírubová TVL	80	1
109	Q80	koleno přírubové TVL	80	2
110	TP80/200	trubka přírubová TVL	80	2
111	TP80/1000	trubka přírubová TVL	80	5
112	T–Kus80	T kus TVL	80	3
113	UK80	uzavírací mezipřírubová klapka	80	4
114	ET90P	přechod PE90/příruba	80	5
115	PE90	trubka hladká PE90	80	6
116	PE90–K	PE koleno 90/90ST. ET	80	4

ZÁSOBNI ŘÁD				
POZICE	OZNAČENÍ	NÁZEV	DIMENZE	POČET
200	PE/TVL	PE/TVL potrubí – zásobní řád	80–150	1
202	TP80/1000	trubka přírubová TVL	80	2
203	TP80/200	trubka přírubová TVL	80	2
204	vodoměr	vodoměr přírubový WPD	80	1
205	TP80/400	trubka přírubová TVL	80	1
206	KŘÍŽ 80/80	kříž 80/80 TVL	80	1
207	ET90P	přechod PE90/příruba	80	9
208	PE90	trubka hladká PE90	80	4
209	VK80	vtokový koš přírubový	80	4
210	UK80	uzavírací mezipřírubová klapka	80	5
211	T–Kus80	T kus TVL	80	1

PŘEPADY				
POZICE	OZNAČENÍ	NÁZEV	DIMENZE	POČET
300	KG 160	PVC KG / šachtové pouzdro–odtok	150	1
301	KG 125/3000	PVC KG hrdlová roura	125	10
302	KG 125/90st	PVC KG koleno 90 st	125	4
303	KG 125	PVC KG T–kus 125/125/45	125	2
304	KG 125/45st	PVC KG koleno 45 st	125	2

VYPOUŠTĚNÍ				
POZICE	OZNAČENÍ	NÁZEV	DIMENZE	POČET
400	F50	trubka příruba/hladká	50	2
401	UK50	uzavírací mezipřírubová klapka	50	2
402	Q50	koleno přírubové	50	2

ODVĚTRÁNÍ				
POZICE	OZNAČENÍ	NÁZEV	DIMENZE	POČET
500	KG 125/2000	PVC KG hrdlová roura	125	5
501	KG 125/90st	PVC KG koleno 90 st	125	13

TYPOVÉ VODOJEMY - PRO

www.vodojemy.info / www.vodojemy-pro.cz

Projekt manager:
MILOSLAV MARTÍNEK
tel.: +420 602 324 713
+420 312 285 771

www.vodojemy.info
www.vodojemy-pro.cz

martinek@vodojemy.info
martinek@vodojemy-pro.cz

S K
STAVBY Kladno
STAVBY Kladno s.r.o.
Vrapická 685
Kladno 272 03


Odpovědný projektant:
Ing. DAVID KOHOUT
tel.: +420 602 346 152

kohout@vodojemy.info
kohout@vodojemy-pro.cz


VODOJEM-PRO:	4 x 60 m³ STŘECHA PULTOVÁ	Datum	09/2019
		Stupeň p.d.	VTD
		Číslo zakázky	–
		Měřítko	1:50
Výkres:	IZOMETRIE	Formát	A3
		Číslo přílohy:	10

Tento projekt je duševním majetkem firmy Stavby Kladno s.r.o. (www.vodojemy.info / www.vodojemy-pro.cz) a podléhá ochraně dle příslušných zákonů. Bez písemného souhlasu firm není dovoleno tento plán rozmnožovat nebo předat další osobě. V případě zneužití bude postupováno dle občanského zákoníku.

TECHNOLOGICKÝ OBJEKT – POHLED SHORA

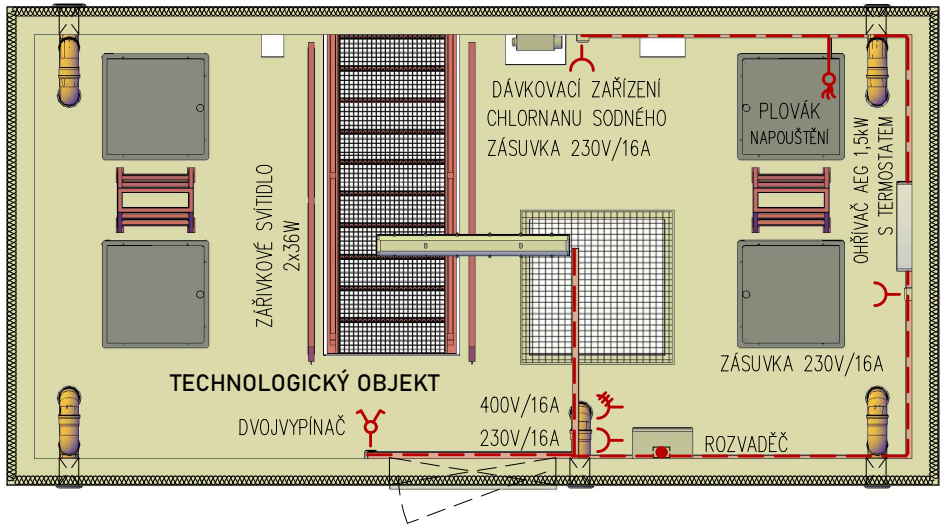

ARMATURNÍ KOMORA, AKUMULAČNÍ NÁDRŽ – POHLED SHORA

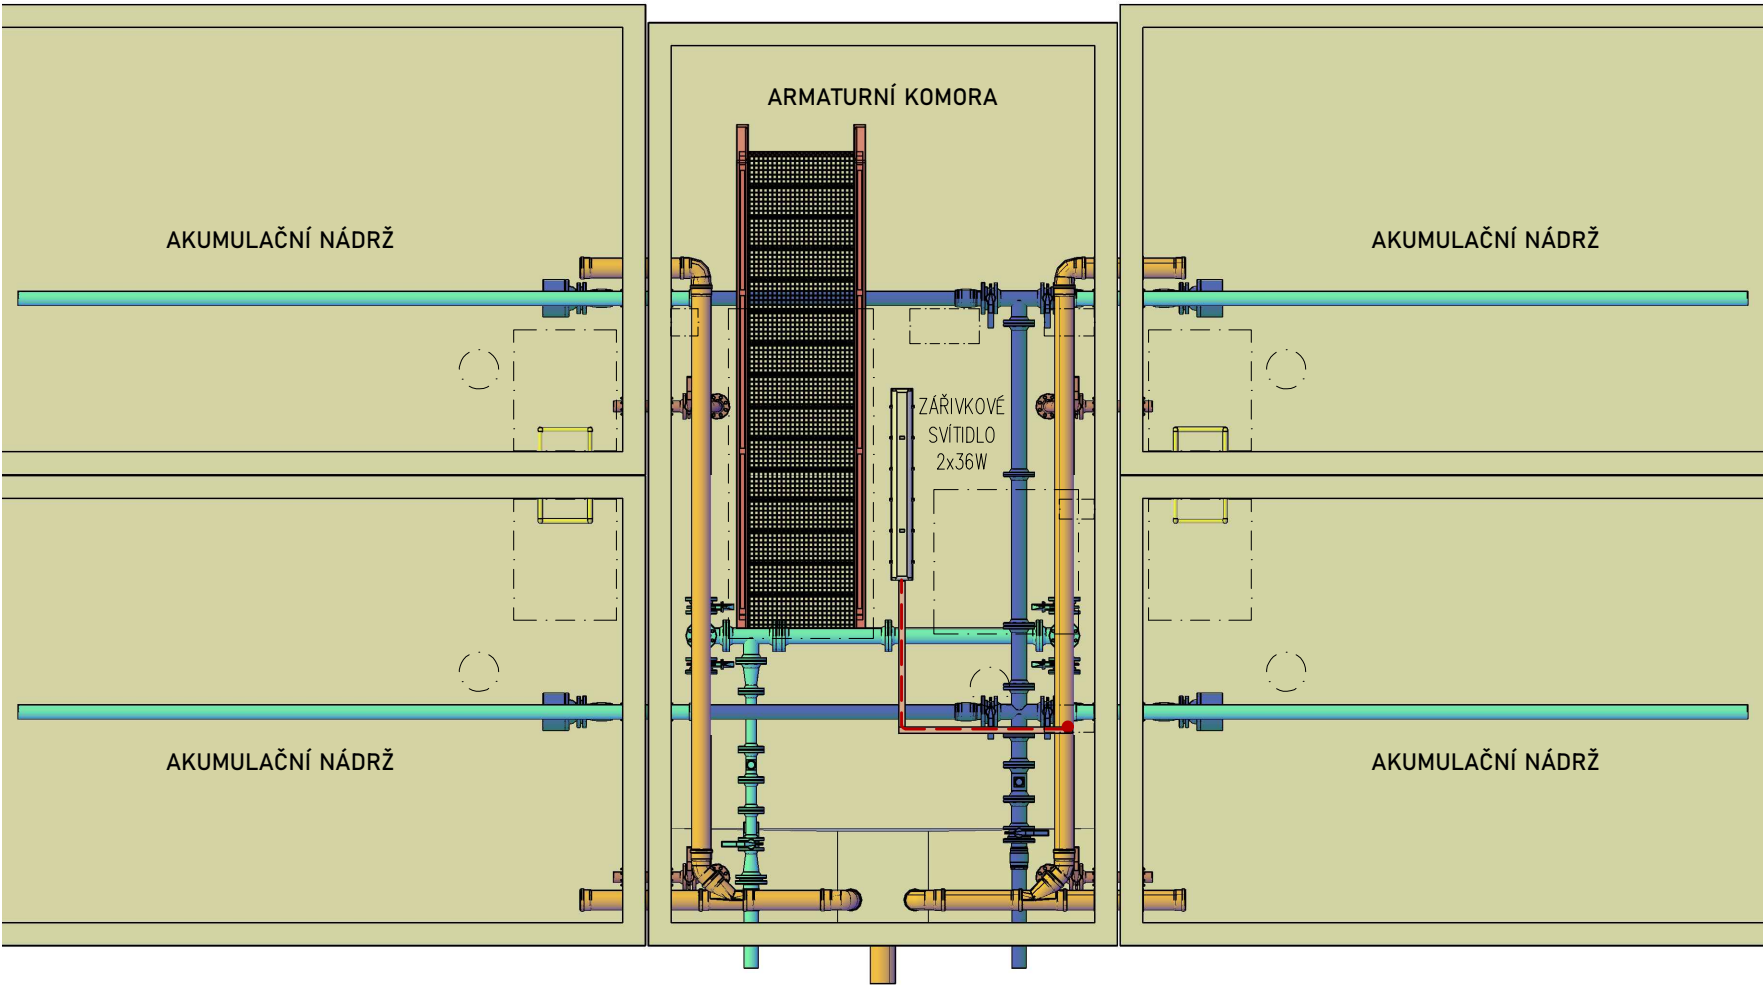

LEGENDA

- ZÁŘIVKOVÉ SVÍTIDLO 2x36W
- OHŘÍVAČ AEG 1,5kW S TERMOSTATEM
- DÁVKOVACÍ ZAŘÍZENÍ CHLORNANU SODNÉHO
- ROZVADĚČ
- DVOJVYPÍNAČ
- ZÁSUVKA 230V/16A
- ZÁSUVKA 400V/16A
- PLOVÁK, NAPOUŠTĚNÍ VODOJEMU
- UKLÁDACÍ LIŠTY 20x40, 40x60, 70x110
- CYKY 3Cx2,5, CYKY 3Cx1,5

TYPOVÉ VODOJEMY - PRO

www.vodojemy.info / www.vodojemy-pro.cz

Projekt manager:
MILOSLAV MARTÍNEK
tel.: +420 602 324 713
+420 312 285 771

www.vodojemy.info
www.vodojemy-pro.cz
martinek@vodojemy.info
martinek@vodojemy-pro.cz

S K
STAVBY Kladno

STAVBY Kladno s.r.o.
Vrapická 685
Kladno 272 03

Odpovědný projektant:
Ing. DAVID KOHOUT
tel.: +420 602 346 152
kohout@vodojemy.info
kohout@vodojemy-pro.cz

VODOJEM-PRO:
4 x 60 m³
STŘECHA PULTOVÁ

Výkres:
ELEKTROINSTALACE

Datum	09/2019
Stupeň p.d.	VTD
Číslo zakázky	–
Měřítko	1:50
Formát	A3
Číslo přílohy	11

Tento projekt je duševním majetkem firmy Stavby Kladno s.r.o. (www.vodojemy.info / www.vodojemy-pro.cz) a podléhá ochraně dle příslušných zákonů. Bez písemného souhlasu firem není dovoleno tento plán rozmnožovat nebo předat další osobě. V případě zneužití bude postupováno dle občanského zákoníku.